




LEGENDA	
	deviatore
	contatore generale
	luce emergenza
	termostato
	lampada a soffitto
	lampada a parete
	commutatore(int.a 2 vie)
	presa di corrente 10A
	presa di corrente 15A
	ronzatore
	presa televisione
	citofono a parete
	termosifone
	caldaia
	tubazione riscaldamento
	tubazione metano
	Misuratore metano
	Misuratore metano

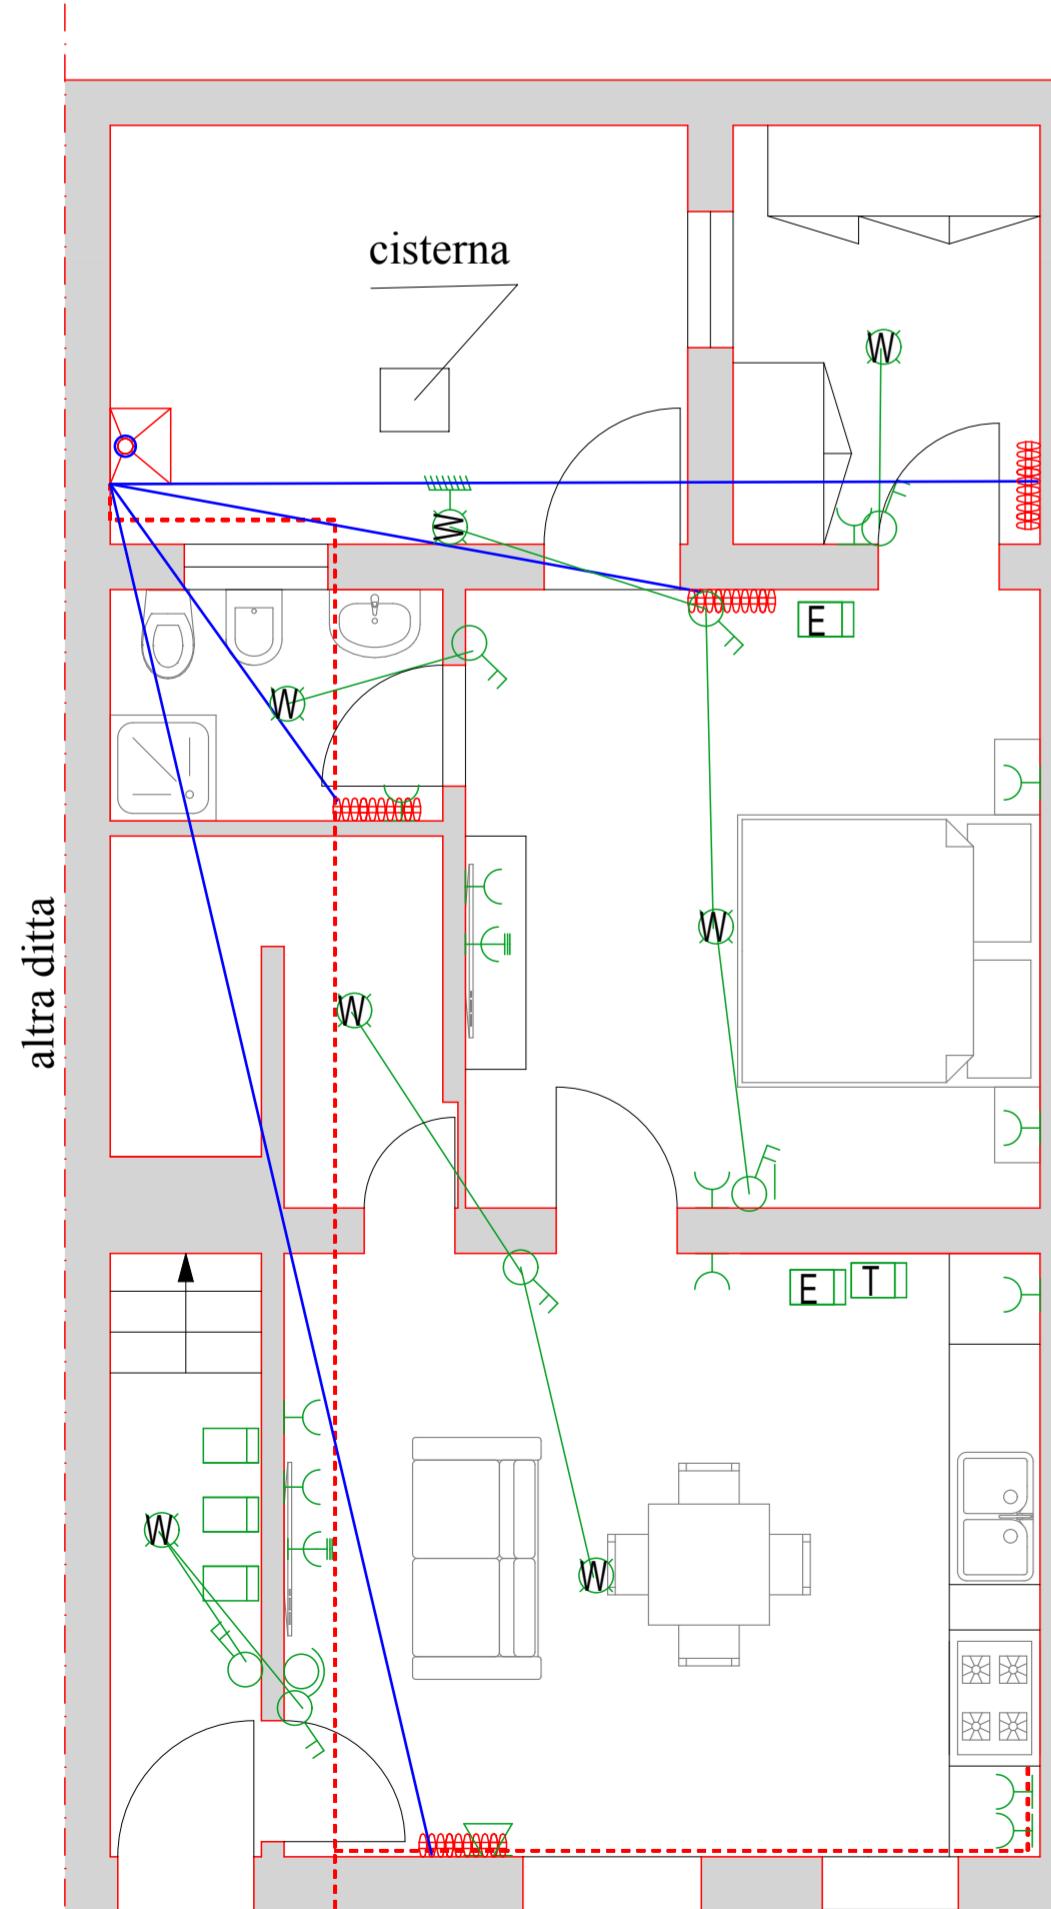

Pianta Piano Terra_arredata

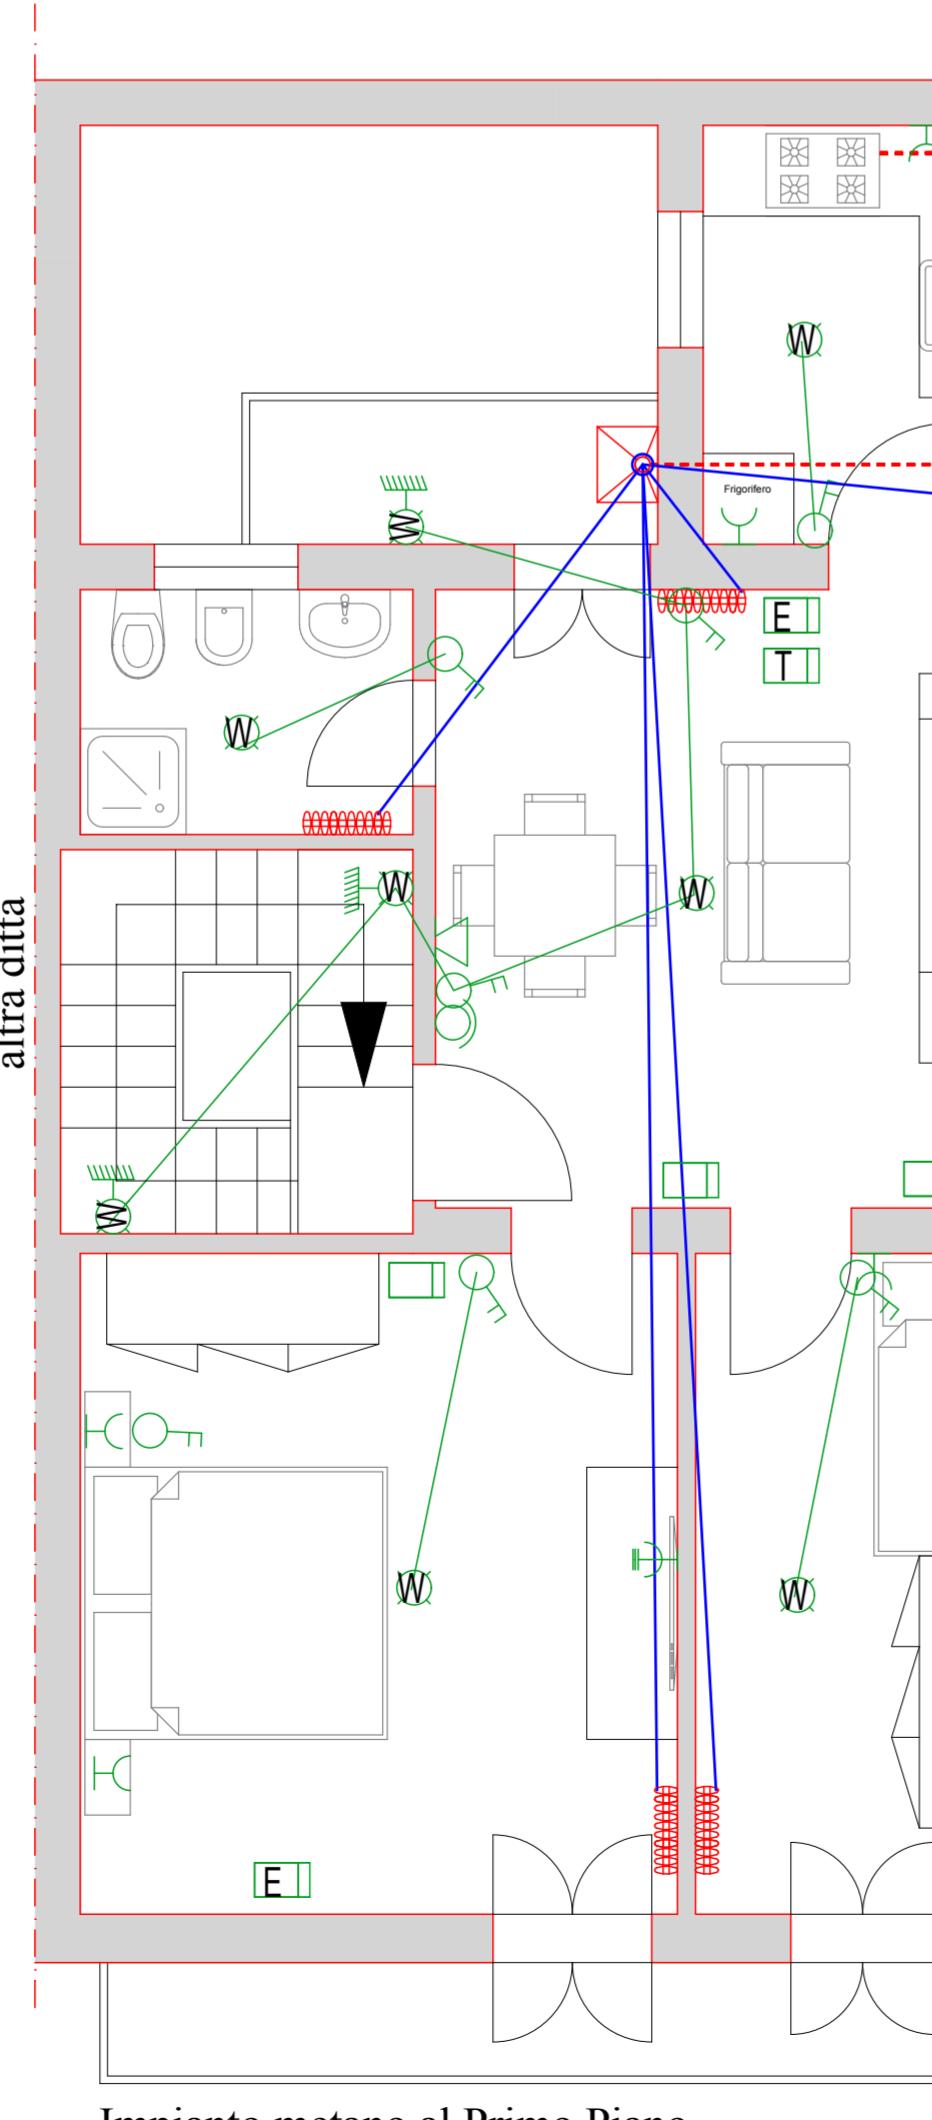

Pianta Primo Piano_arredata

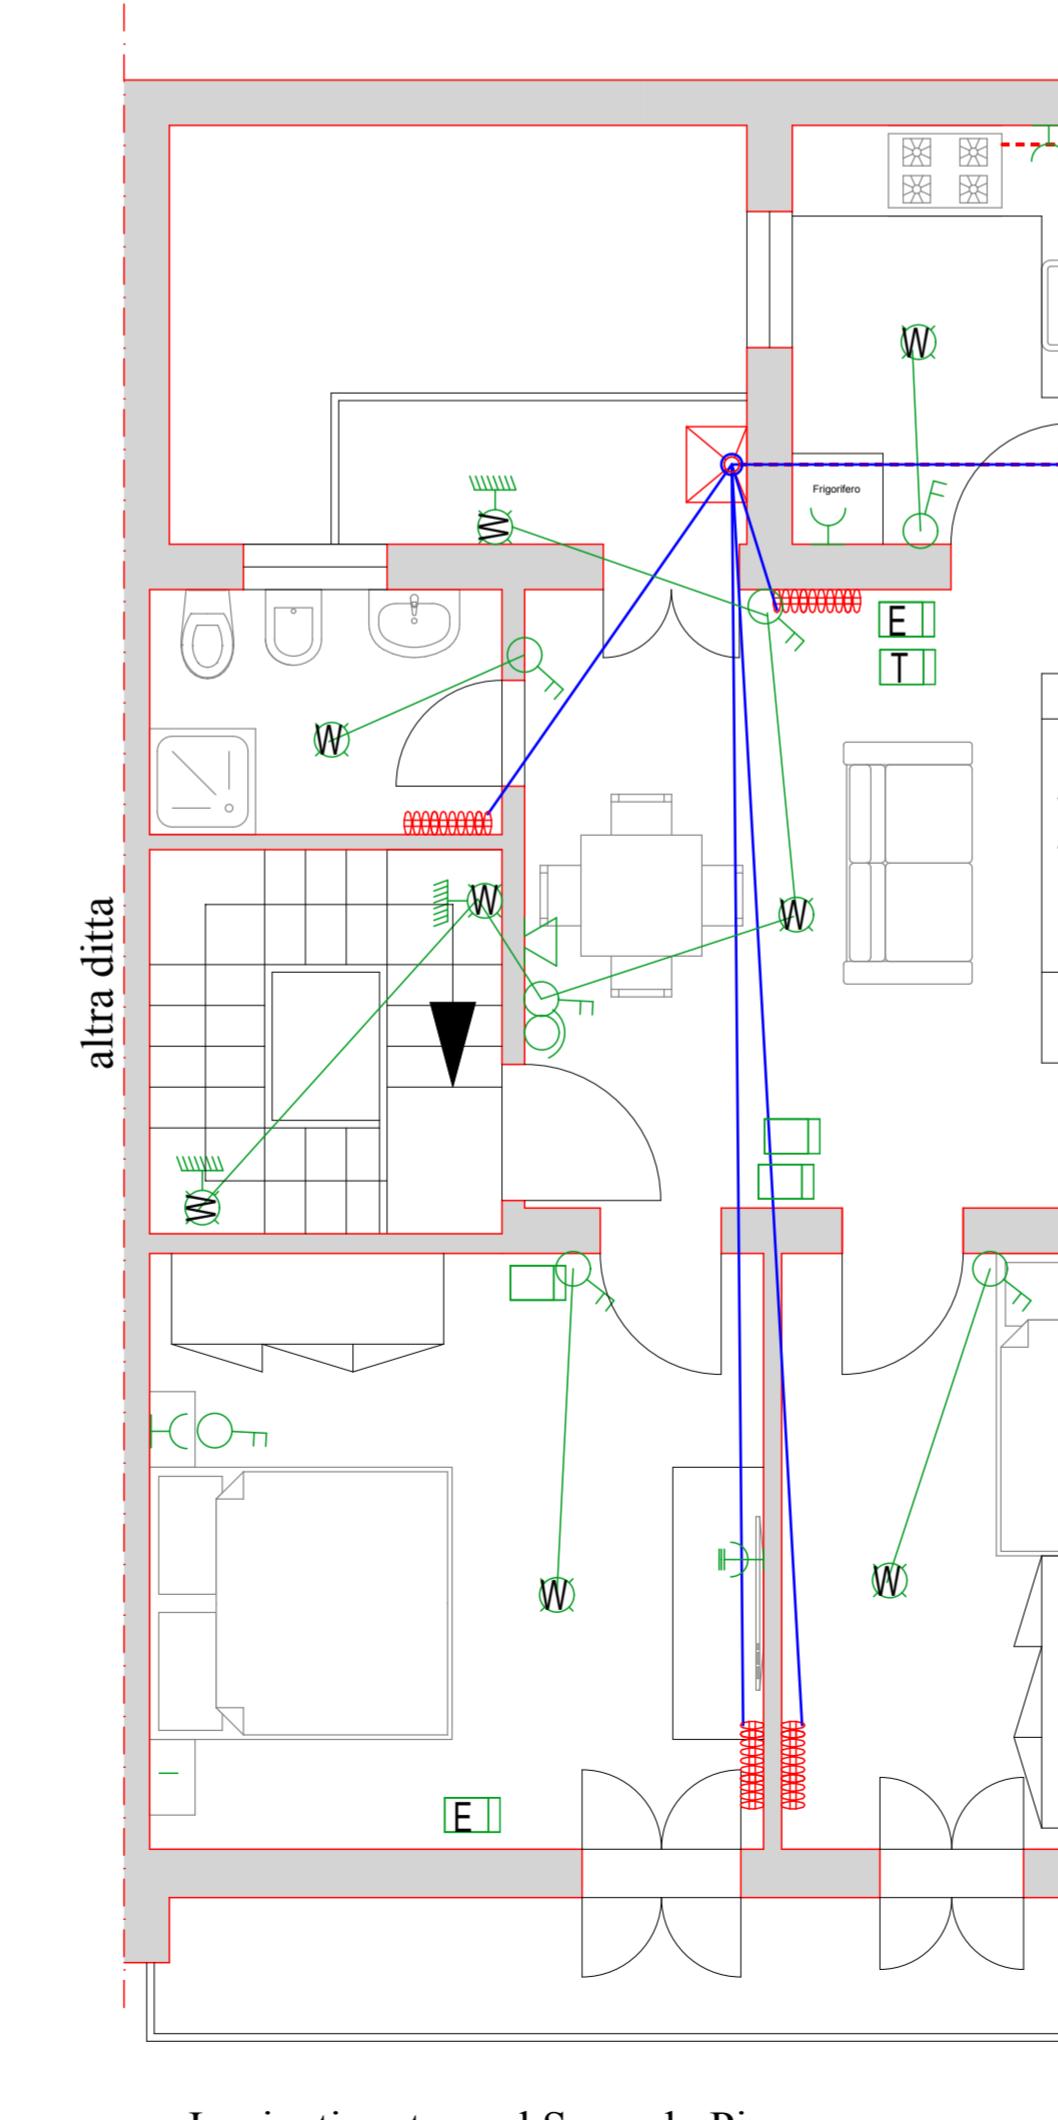

COMUNE DI RAGUSA		PROVINCIA DI RAGUSA	
OGGETTO:		INTERVENTI DI RECUPERO ALLOGGI DI PROPRIETÀ COMUNALE PER INCREMENTARE LA DISPONIBILITÀ DI ALLOGGI SOCIALI. 1° LOTTO (ALLOGGI UBICATI A RAGUSA OVEST). IMPORTO € 480.000,00 Id: 8.569.14 - Tipologia T1 ----- Georeferenziazione: 36.926505, 14.720781	
PROGETTO DEFINITIVO		UBICAZIONE:	Ragusa - Via Francesco Crispi, 55/57
		Scala: 1:50	TAV 19
STATO DI PROGETTO SCHEMA DEGLI IMPIANTI			
PIANTE - PROSPETTO		PIANTE - PROSPETTO	
COMUNE DI RAGUSA SETTORE IV DIRIGENTE Dott. Ing. Ignazio Alberghina	COMUNE DI RAGUSA SETTORE IV RUP Dott. Ing. Vincenzo Bonomo	COMUNE DI RAGUSA SETTORE IV DIRIGENTE Dott. Ing. Ignazio Alberghina	COMUNE DI RAGUSA SETTORE IV RUP Dott. Ing. Vincenzo Bonomo
Progetto definitivo, dell'importo di € 480.000,00 verificato ai sensi e per gli effetti dell'art. 26 comma 6d D.Lgs. 50/2016		Si approva in linea tecnica ai sensi dell'art. 5 comma 3 della L.R. 12/2011 il progetto definitivo per l'importo complessivo di € 480.000,00	
IL VERIFICATORE Dott. Ing. Vincenzo Bonomo		IL RUP Dott. Ing. Vincenzo Bonomo	