




LEGENDA			
	deviatore		presa televisione
	contatore generale		citofono a parete
	luce emergenza		termosifone
	termostato		caldaia
	lampada a soffitto		
	lampada a parete		
	commutatore(int.a 2 vie)		tubazione riscaldamento
	presa di corrente 10A		tubazione metano
	presa di corrente 15A		Misuratore metano
	ronzatore		Misuratore metano

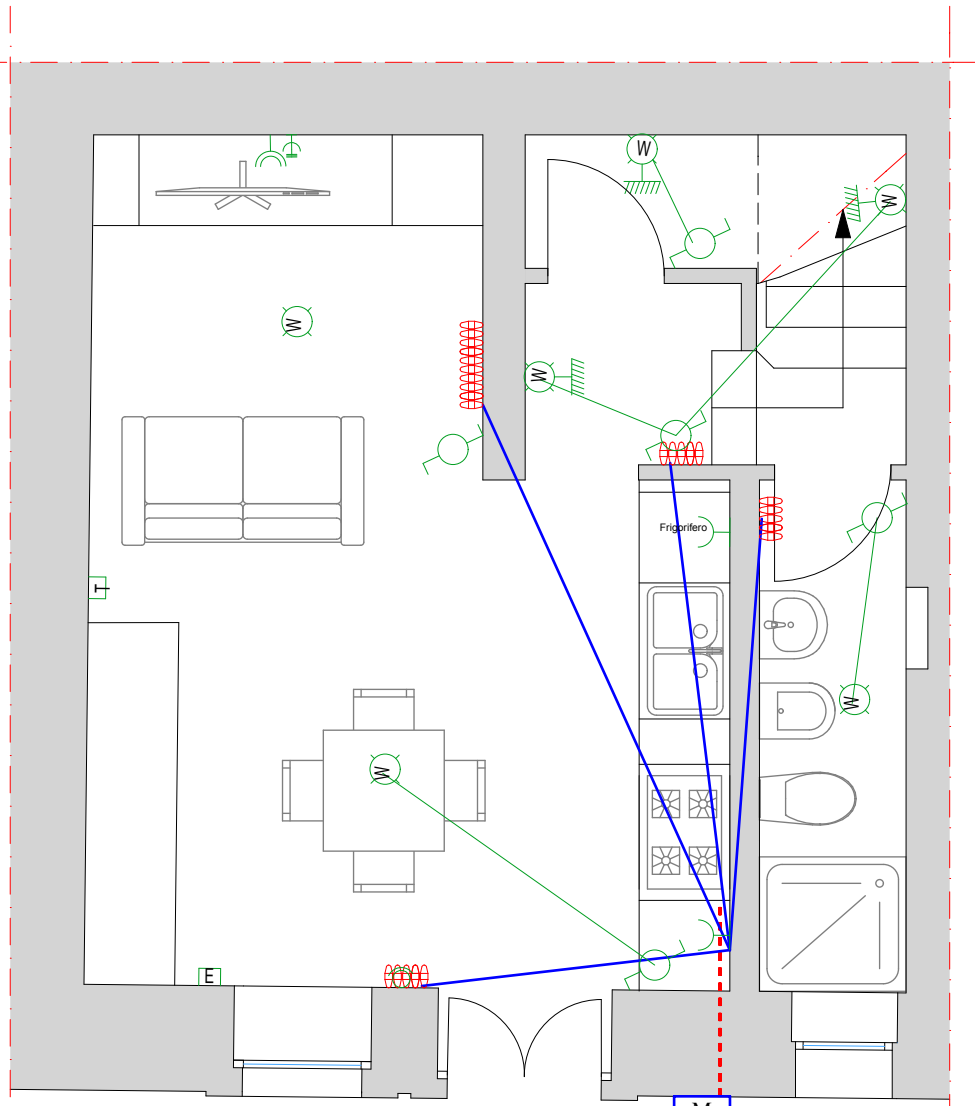

Pianta piano terra

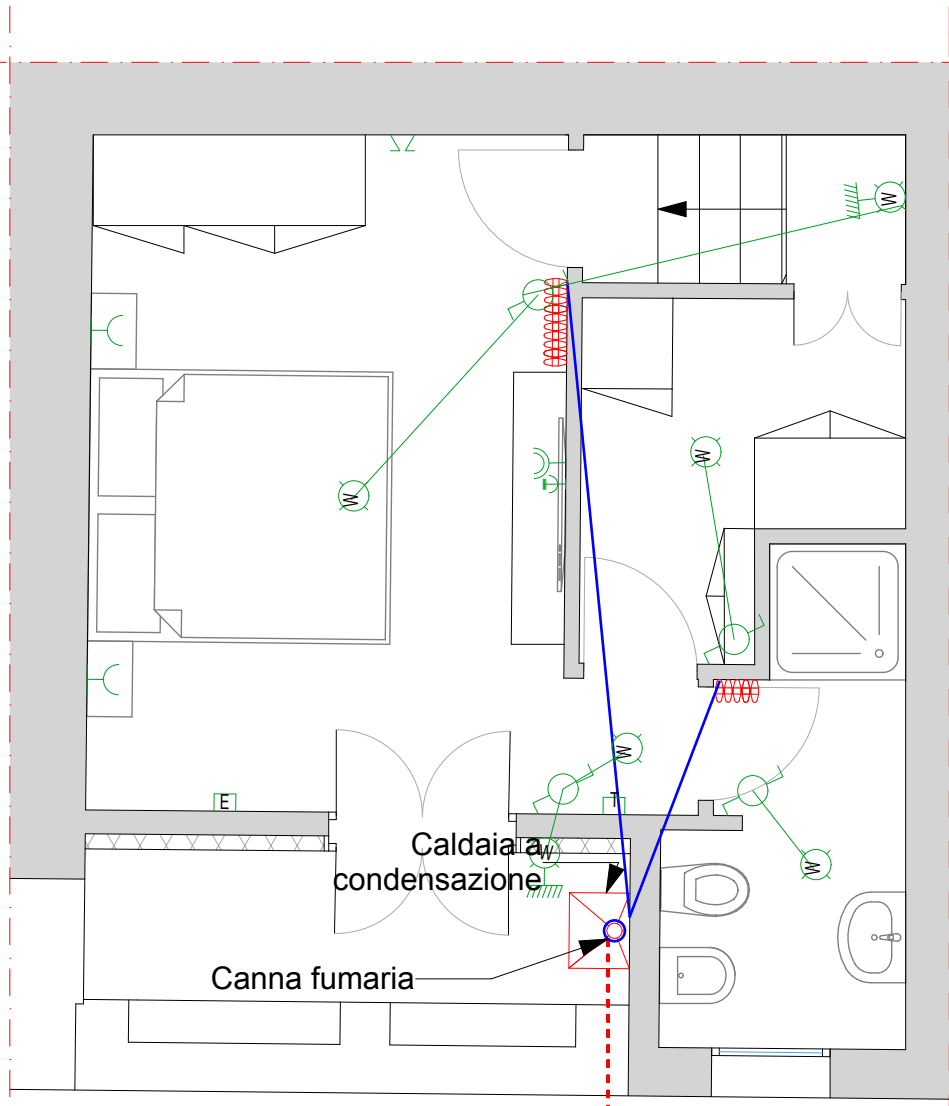

Pianta piano primo

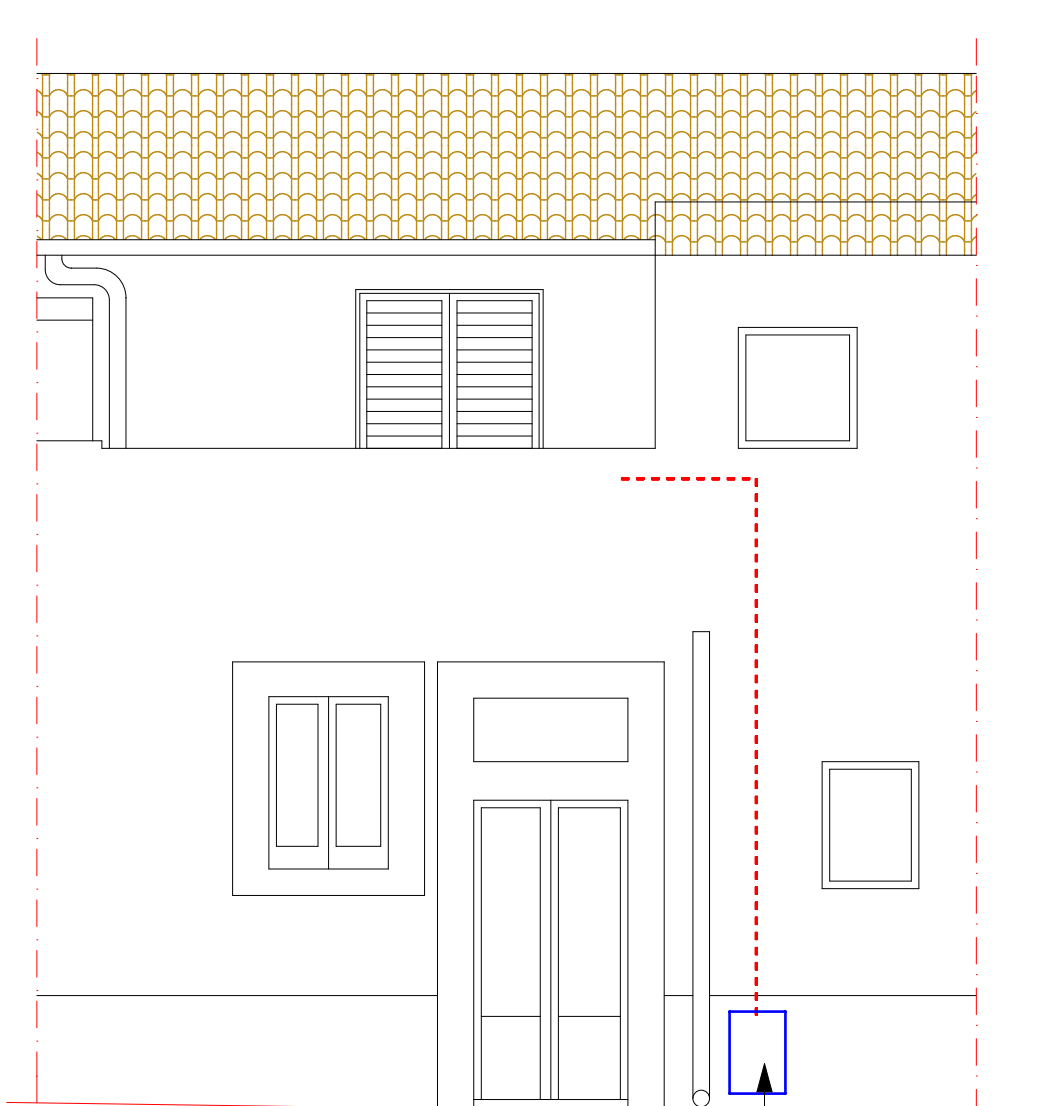

Prospetto su via XX Settembre

COMUNE DI RAGUSA PROVINCIA DI RAGUSA	
OGGETTO: INTERVENTI DI RECUPERO ALLOGGI DI PROPRIETÀ COMUNALE PER INCREMENTARE LA DISPONIBILITÀ DI ALLOGGI SOCIALI. 1° LOTTO (ALLOGGI UBICATI A RAGUSA OVEST). IMPORTO € 480.000,00 Id: 7.369.11 - Tipologia T1 ----- Georeferenziazione: 36.928645, 14.723948	
PROGETTO DEFINITIVO	UBICAZIONE: Ragusa, Via XX Settembre, 46
	Scala: 1:50
TAV 29	
STATO DI PROGETTO SCHEMA IMPIANTI METANO - TERMICO - ELETTRICO	
PIANTE - PROSPETTO	
COMUNE DI RAGUSA SETTORE IV DIRIGENTE Dott. Ing. Ignazio Alberghina	COMUNE DI RAGUSA SETTORE IV RUP Dott. Ing. Vincenzo Bonomo
COMUNE DI RAGUSA SETTORE IV Progetto definitivo, dell'importo di € 480.000,00 verificato ai sensi e per gli effetti dell'art. 26 comma 6d D.Lgs. 50/2016	COMUNE DI RAGUSA SETTORE IV Si approva in linea tecnica ai sensi dell'art. 5 comma3 della L.R. 12/2011 il progetto definitivo per l'importo complessivo di € 480.000,00
IL VERIFICATORE Dott. Ing. Vincenzo Bonomo	IL RUP Dott. Ing. Vincenzo Bonomo