



PIANTA PIANO TERRA

scala 1:50

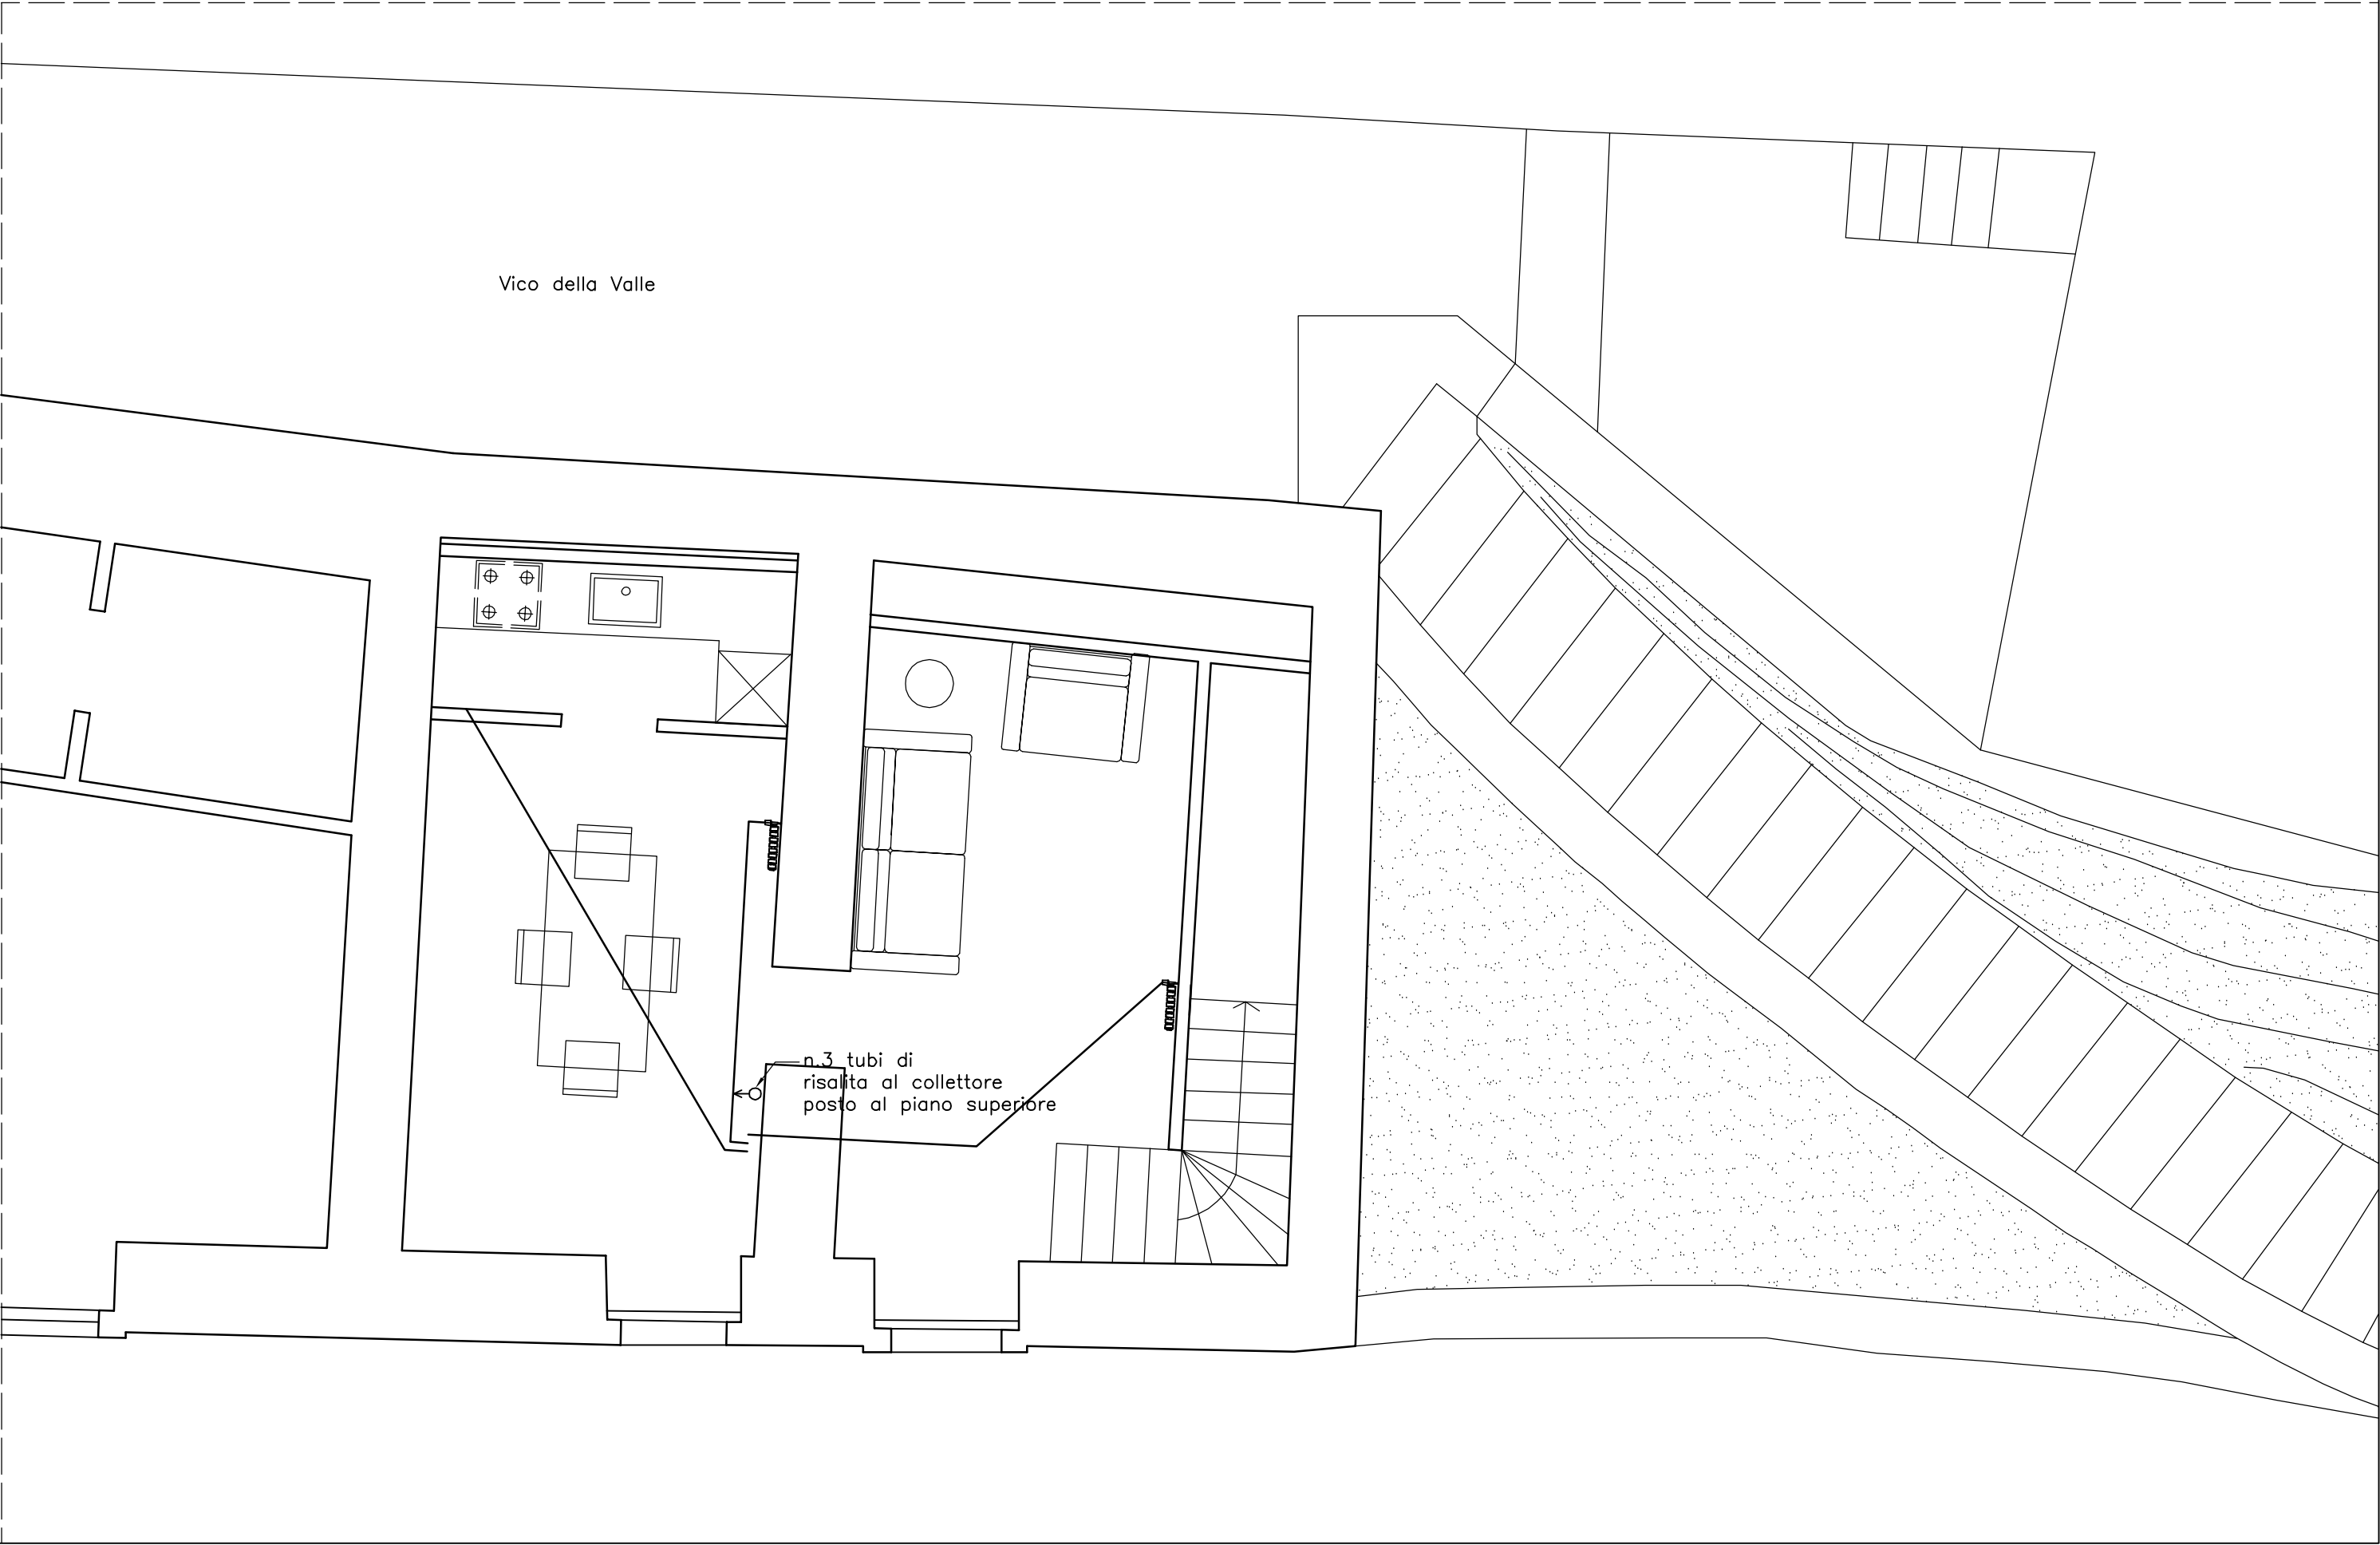

PIANTA PIANO PRIMO

scala 1:50

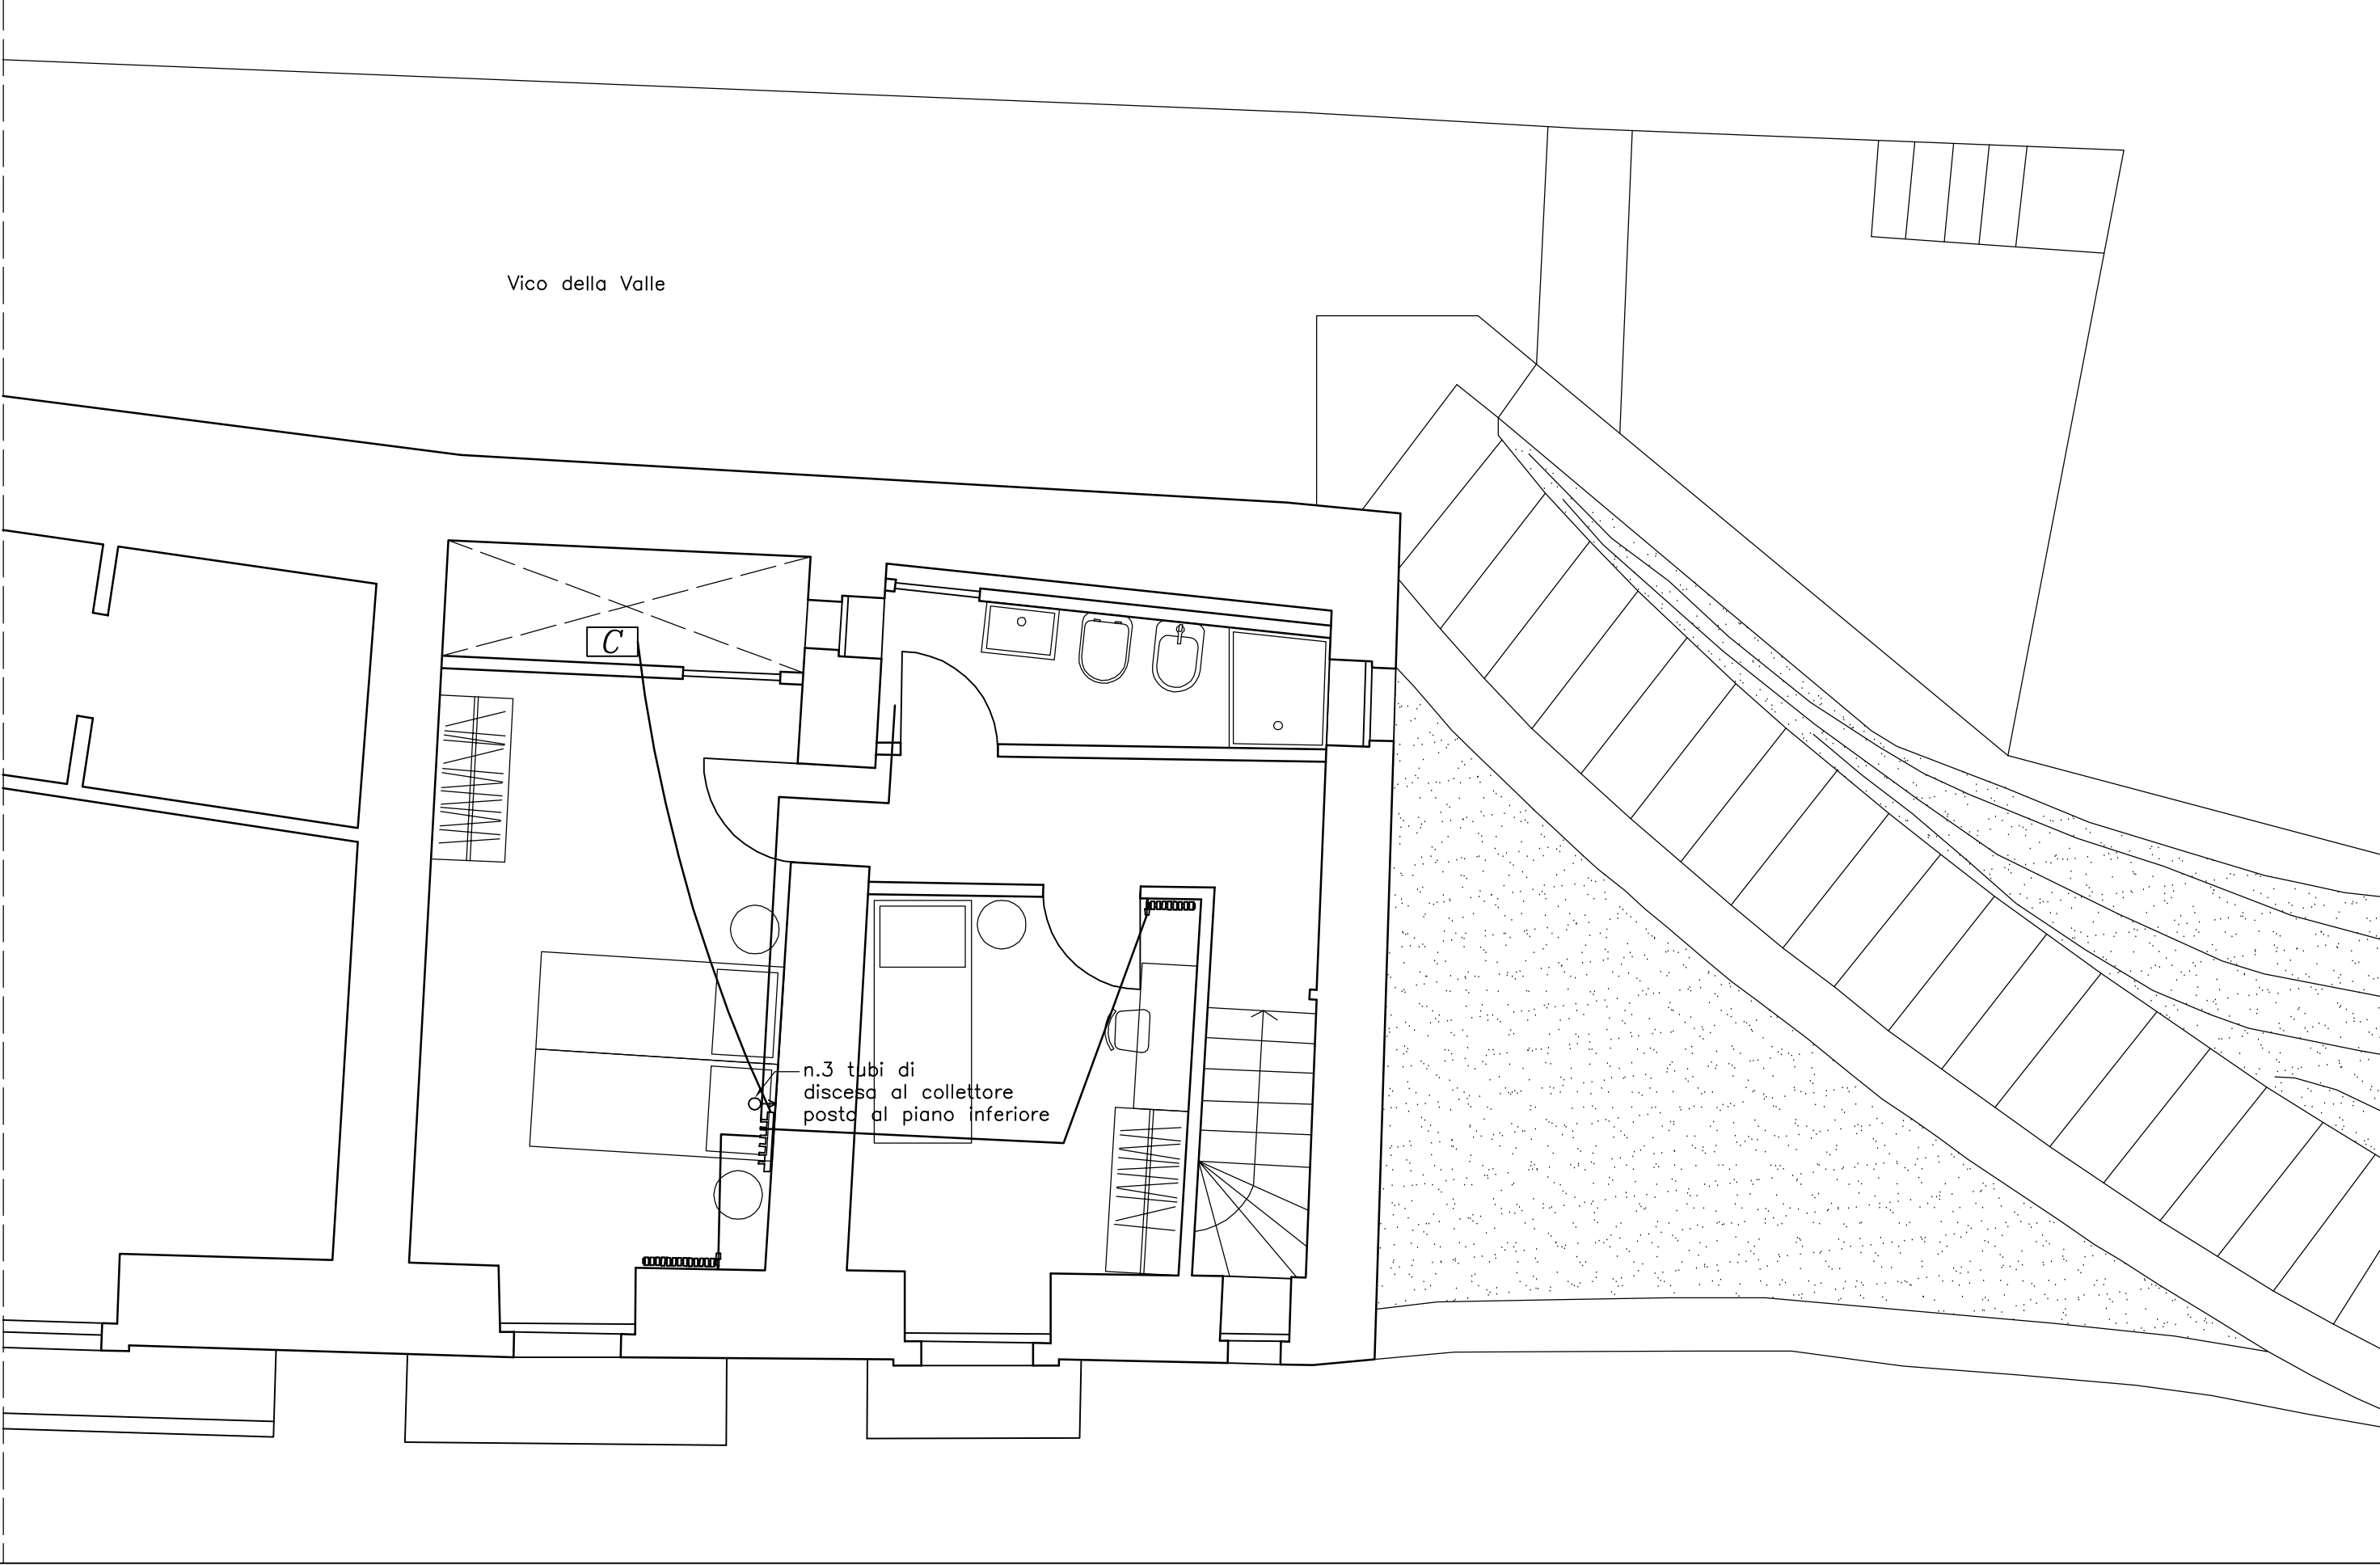

COMUNE DI RAGUSA

PROVINCIA DI RAGUSA

OGGETTO:

INTERVENTI DI RECUPERO ALLOGGI DI PROPRIETA' COMUNALE PER INCREMENTARE LA DISPONIBILITA' DI ALLOGGI SOCIALI. 3° LOTTO (ALLOGGI UBICATI A RAGUSA IBLA). IMPORTO € 531.861,00 Georeferenziazione: 36.928274, 14.733960

PROGETTO DEFINITIVO

UBICAZIONE :

Ragusa Ibla - Via Ugolino, 96

PROGETTISTA

Dott. Ing. Fabrizio Leggio

Scala 1:50

TAV 23

ELABORATO

SCHEMI IMPIANTO TERMICO



COMUNE DI RAGUSA

SETTORE IV

DIRIGENTE

Dott. Ing. Ignazio Alberghina

COMUNE DI RAGUSA

SETTORE IV

RUP

Dott. Ing. Vincenzo Bonomo

COMUNE DI RAGUSA

SETTORE IV

Progetto definitivo, dell'importo di € 531.861,00 verificato ai sensi e per gli effetti dell'art. 26 comma 6d D.Lgs 50/ 2016

IL VERIFICATORE

Dott. Ing. Vincenzo Bonomo

COMUNE DI RAGUSA

SETTORE IV

Si approva in linea tecnica ai sensi dell'art. 5 comma3 della L.R. 12/2011 il progetto definitivo per l'importo complessivo di € 531.861,00

IL RUP

Dott. Ing. Vincenzo Bonomo

LEGENDA SIMBOLI

Simbolo	Descrizione
	Caldaia a condensazione a metano
	Corpi scaldanti con tubi in lamiera d'acciaio
	Collettore complanare per imp. di riscaldamento
	Tubazioni in rame