




PIANTA PIANO SOTTOSTRADA

scala 1:50

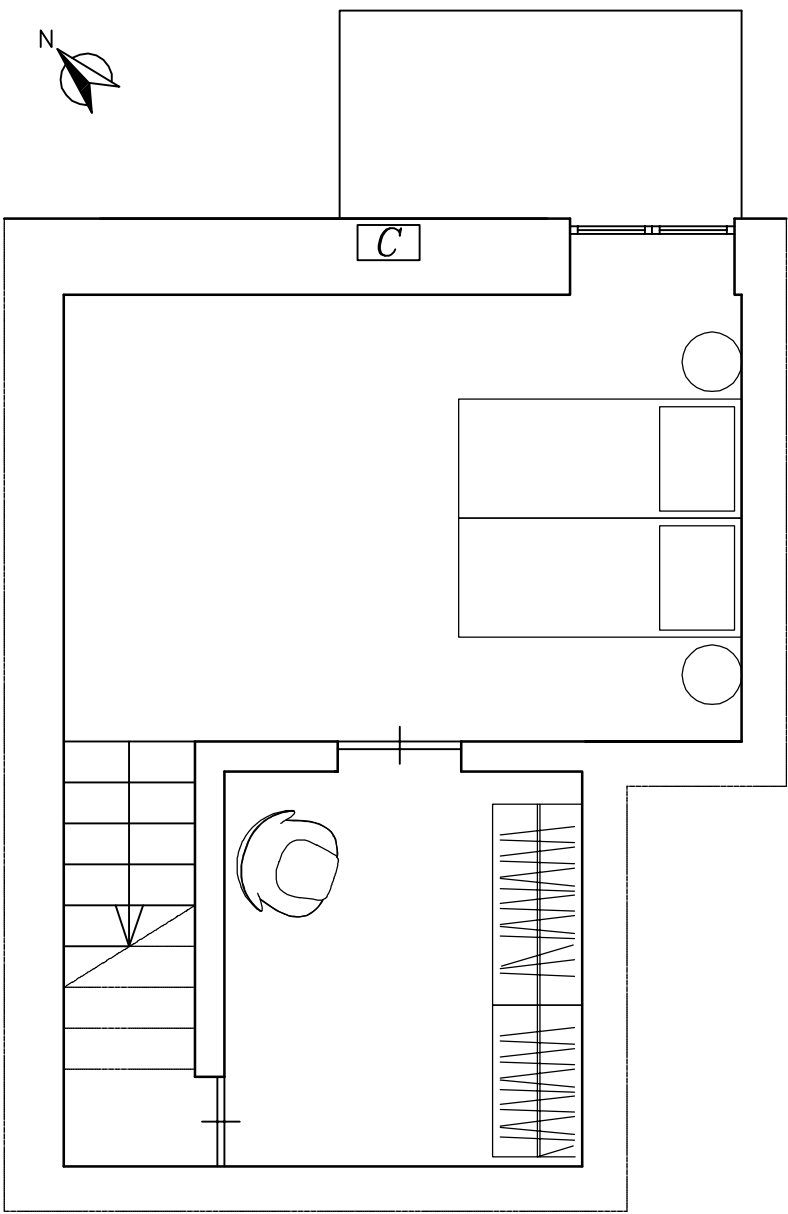

PIANTA PIANO TERRA

scala 1:50

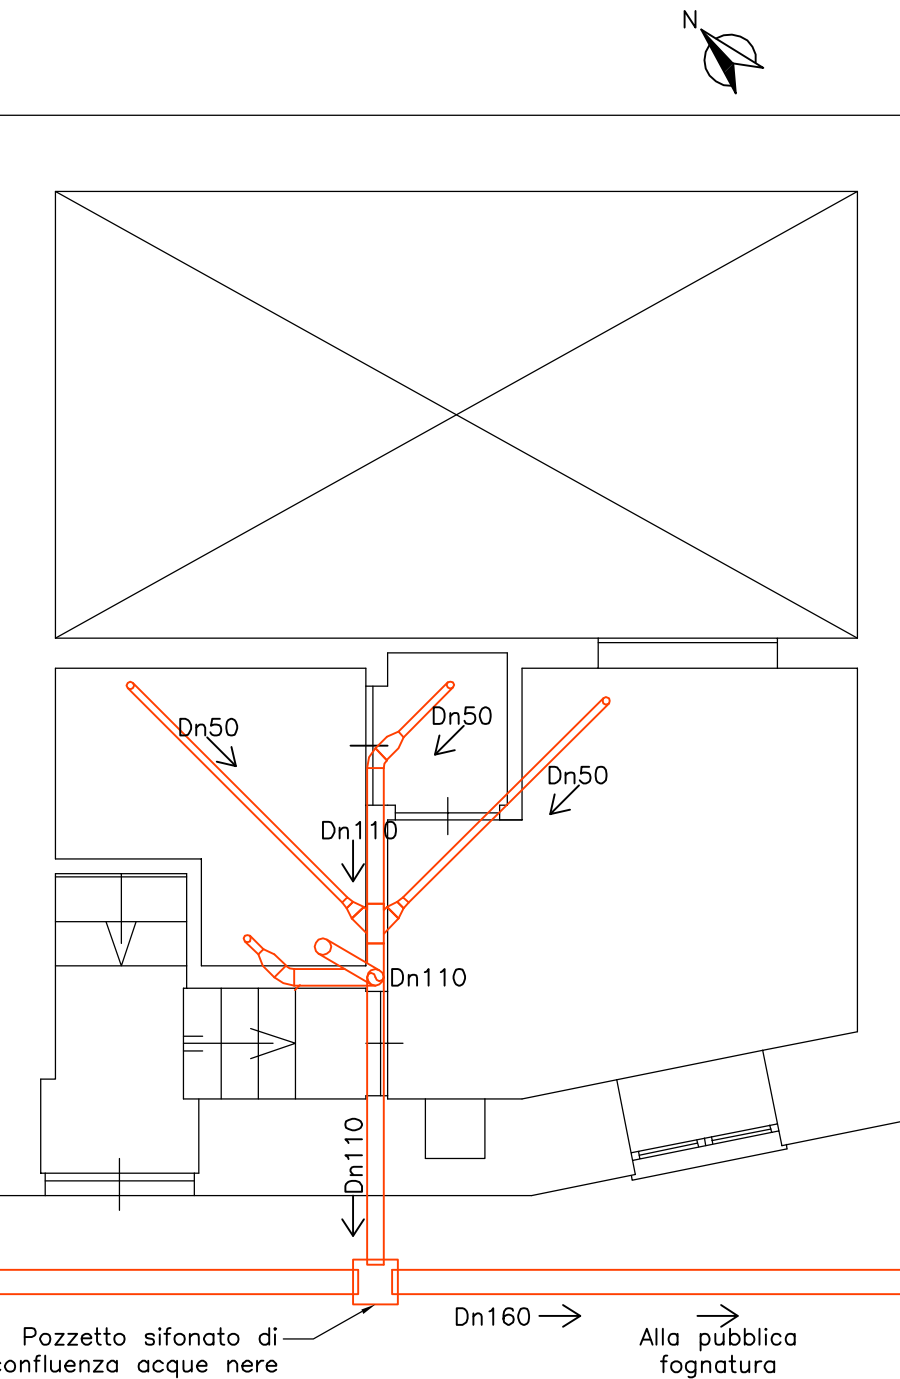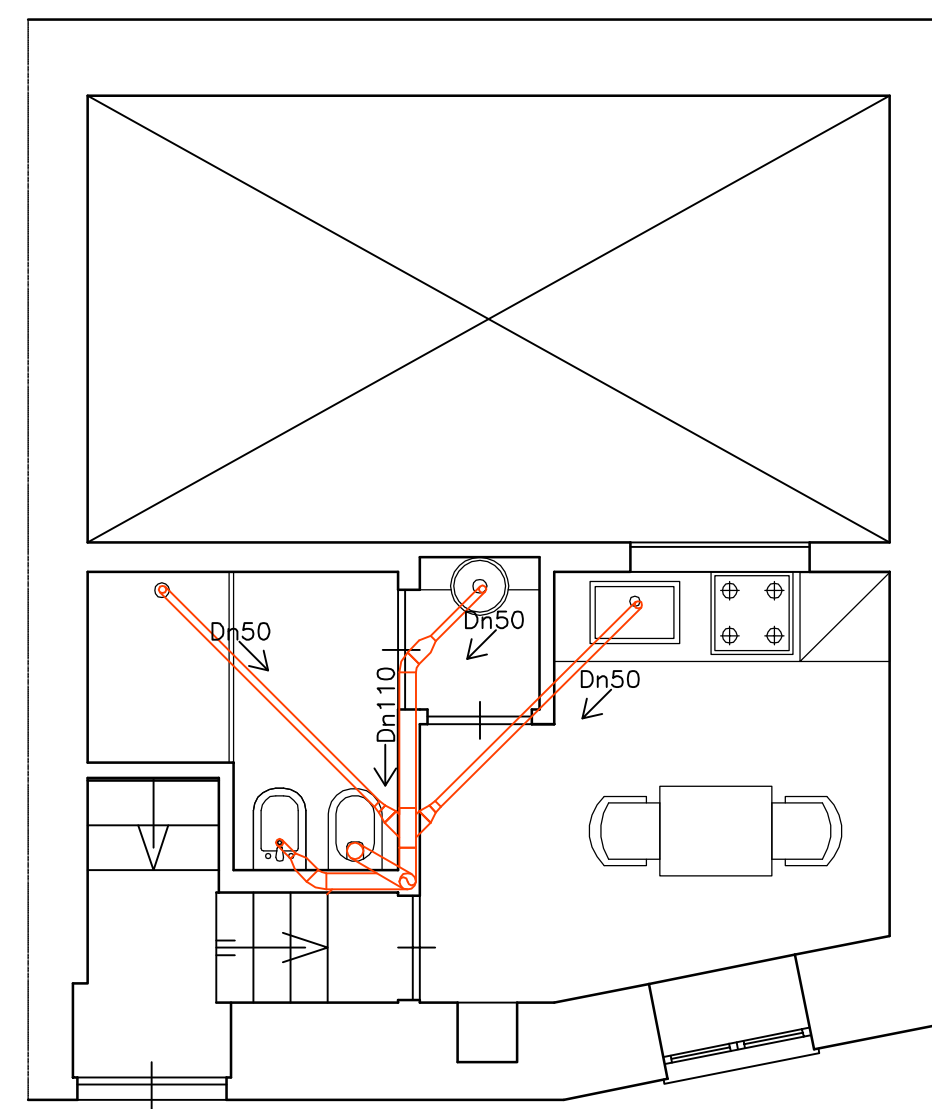

LEGENDA SIMBOLI

Simbolo	Descrizione
 →Dn 110	Rete scarico acque nere a gravita', tubazione in Polietilene, con giunzioni a saldare
 Dn110	Colonna di scarico del pezzo sanitario con sifone integrato
 Dn110	Colonna di scarico, variazione altimetrica

NOTA:
* Le tubazione della distribuzione principale e secondaria dovranno essere predisposte dentro tracce realizzate a pavimento

COMUNE DI RAGUSA

PROVINCIA DI RAGUSA

OGGETTO:

INTERVENTI DI RECUPERO ALLOGGI DI PROPRIETA' COMUNALE PER INCREMENTARE LA DISPONIBILITA' DI ALLOGGI SOCIALI.
3° LOTTO (ALLOGGI UBICATI A RAGUSA IBLA). IMPORTO € 531.861,00
Georeferenziazione: 36.925921, 14.738526

PROGETTO DEFINITIVO

UBICAZIONE :

Ragusa Ibla - Via Aquila Sveva, 36


PROGETTISTA

Dott. Ing. Fabrizio Leggio

Scala 1:50

TAV 34

ELABORATO
SCHEMA IMPIANTO IDRICO
RETE DI SCARICO

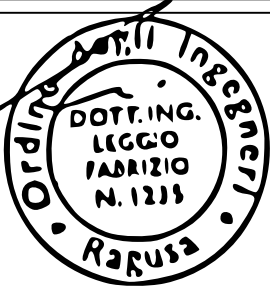

COMUNE DI RAGUSA

SETTORE IV

DIRIGENTE

Dott. Ing. Ignazio Alberghina

COMUNE DI RAGUSA

SETTORE IV

RUP

Dott. Ing. Vincenzo Bonomo

COMUNE DI RAGUSA

SETTORE IV

Progetto definitivo, dell'importo di € 531.861,00
verificato ai sensi e per gli effetti dell'art. 26 comma 6d
D.Lgs 50/ 2016

IL VERIFICATORE

Dott. Ing. Vincenzo Bonomo

COMUNE DI RAGUSA

SETTORE IV

Si approva in linea tecnica ai sensi dell'art. 5 comma3
della L.R. 12/2011 il progetto definitivo per l'importo
complessivo di € 531.861,00

IL RUP

Dott. Ing. Vincenzo Bonomo