



PIANTA PIANO TERRA

scala 1:50

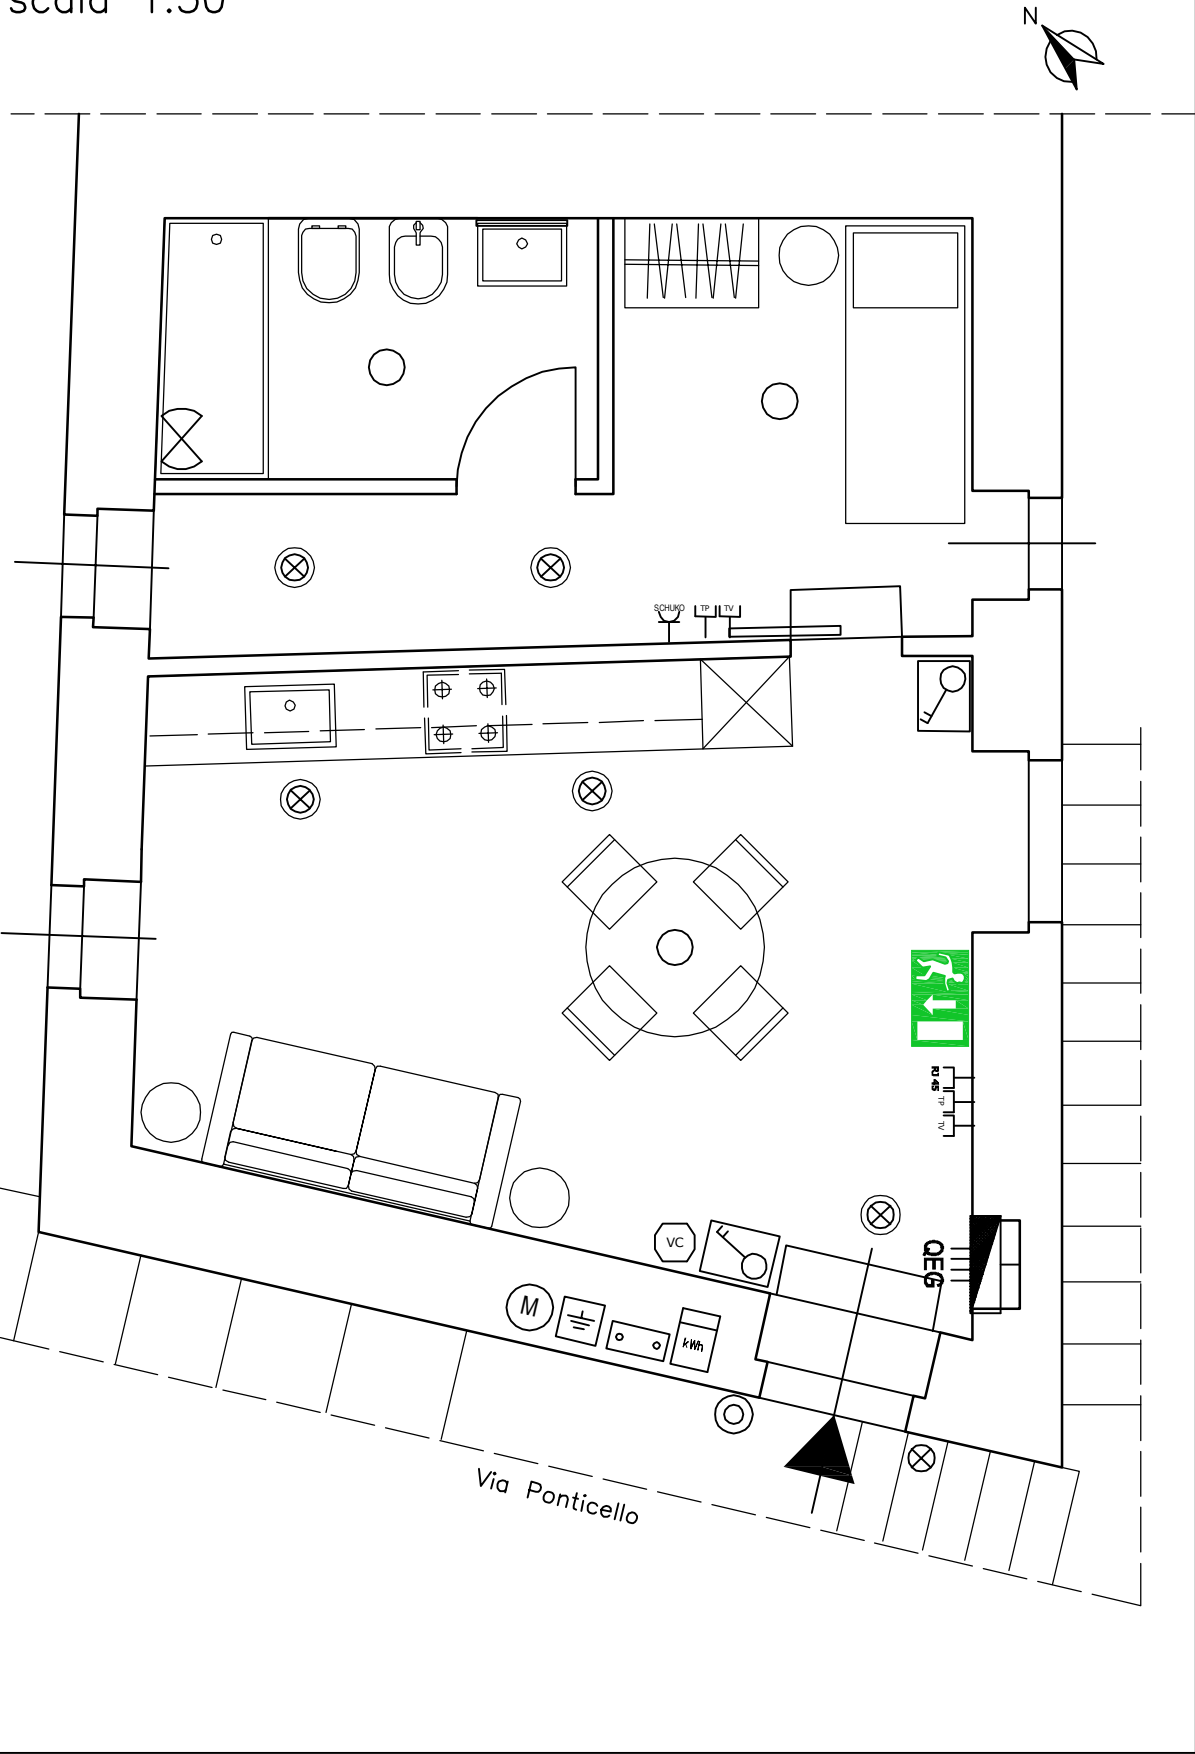

PIANTA PIANO SOTTOSTRADA

scala 1:50

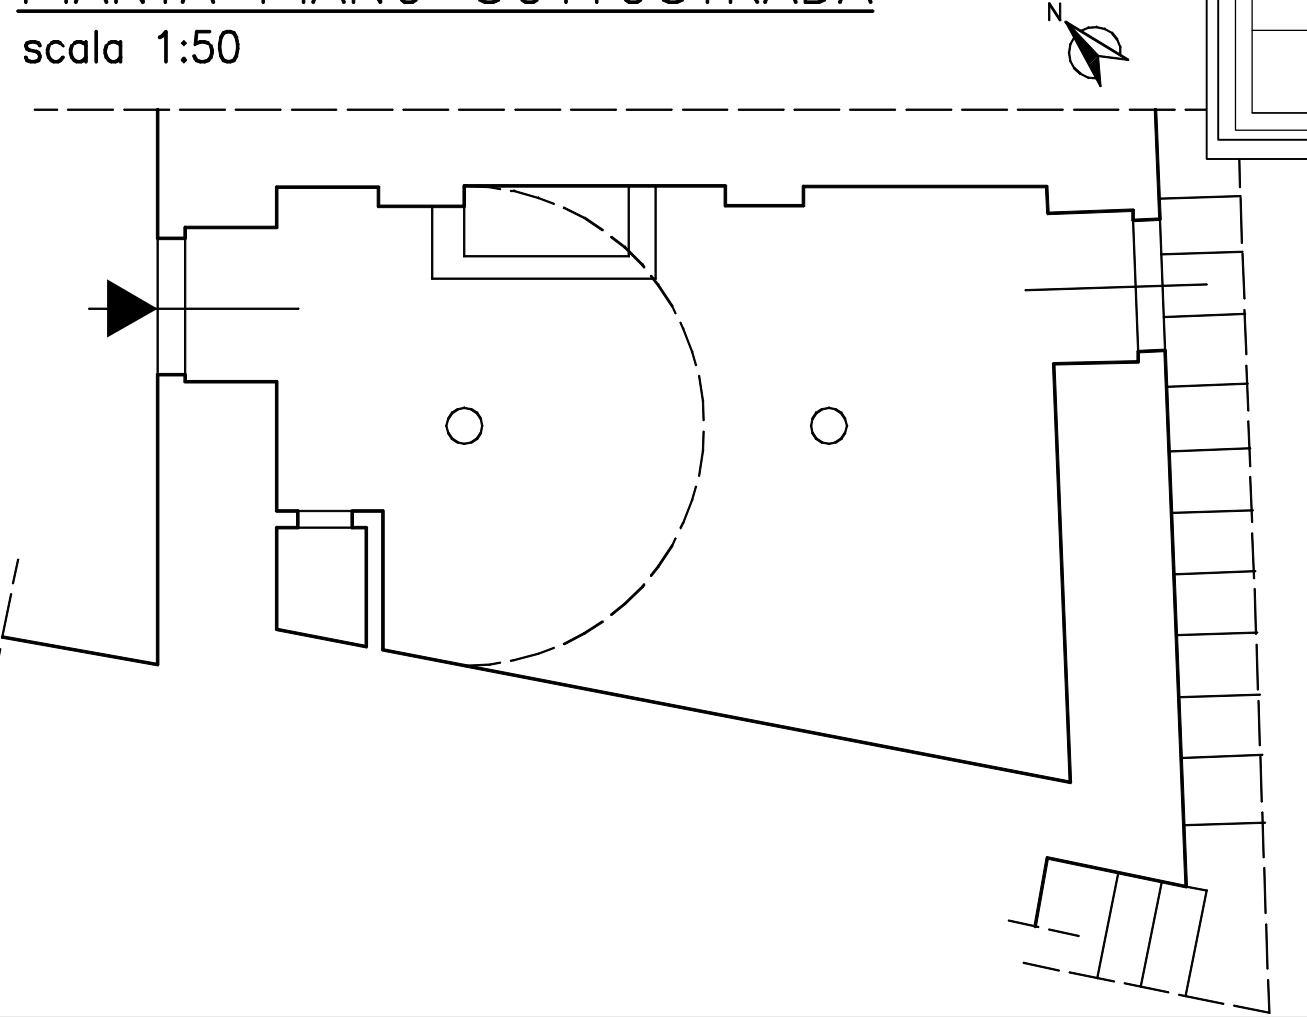

LEGENDA SIMBOLI

| Simbolo | Descrizione                                                                                              |
|---------|----------------------------------------------------------------------------------------------------------|
|         | Presa a ricettività multipla (bipasso) P17/11 con contatto per conduttore di protezione 10/16 A          |
|         | Presa a ricettività multipla (bipasso) P30 tipo Schuko con contatto per conduttore di protezione 10/16 A |
|         | Estrattore di superficie                                                                                 |
|         | Motore                                                                                                   |
|         | Presa RJ 45 per trasmissione dati                                                                        |
|         | Presa RJ 45 per telefonia                                                                                |
|         | Presa TV-RD-SAT                                                                                          |
|         | Videocitofono                                                                                            |
|         | Pulsante a tirante                                                                                       |
|         | Lampada a sospensione                                                                                    |
|         | Faretto esterno LED orientabile 36W                                                                      |
|         | Applique bagno, sopra lavabo e centrale                                                                  |
|         | Lampada emergenza                                                                                        |
|         | Interruttore automatico unipolare                                                                        |
|         | Interruttore automatico bipolare                                                                         |
|         | Faretto controsoffitto LED 6 W                                                                           |
|         | Contatore energia elettrica                                                                              |
|         | Quadro elettrico                                                                                         |
|         | Pozzetto ispezionabile 40x40cm con chiusino in ghisa sferoidale con picchetto a croce                    |
|         | Collettore di terra                                                                                      |
|         | Applique da interno                                                                                      |
|         | Pulsante campanello                                                                                      |

COMUNE DI RAGUSA

PROVINCIA DI RAGUSA

OGGETTO:

**INTERVENTI DI RECUPERO ALLOGGI DI PROPRIETA' COMUNALE PER INCREMENTARE LA DISPONIBILITA' DI ALLOGGI SOCIALI. 3° LOTTO (ALLOGGI UBICATI A RAGUSA IBLA). IMPORTO € 531.861,00 Georeferenziazione: 36.927345, 14.736489**

PROGETTO DEFINITIVO

UBICAZIONE :

Ragusa Ibla - Via Ponticello 21-23

PROGETTISTA

Dott. Ing. Fabrizio Leggio

Scala 1:50

TAV 43

ELABORATO

SCHEMI IMPIANTO ELETTRICO



COMUNE DI RAGUSA

SETTORE IV

DIRIGENTE

Dott. Ing. Ignazio Alberghina

COMUNE DI RAGUSA

SETTORE IV

RUP

Dott. Ing. Vincenzo Bonomo

COMUNE DI RAGUSA

SETTORE IV

Progetto definitivo, dell'importo di € 531.861,00 verificato ai sensi e per gli effetti dell'art. 26 comma 6d D.Lgs 50/ 2016

IL VERIFICATORE

Dott. Ing. Vincenzo Bonomo

COMUNE DI RAGUSA

SETTORE IV

Si approva in linea tecnica ai sensi dell'art. 5 comma3 della L.R. 12/2011 il progetto definitivo per l'importo complessivo di € 531.861,00

IL RUP

Dott. Ing. Vincenzo Bonomo