



PIANTA PIANO TERRA

scala 1:50

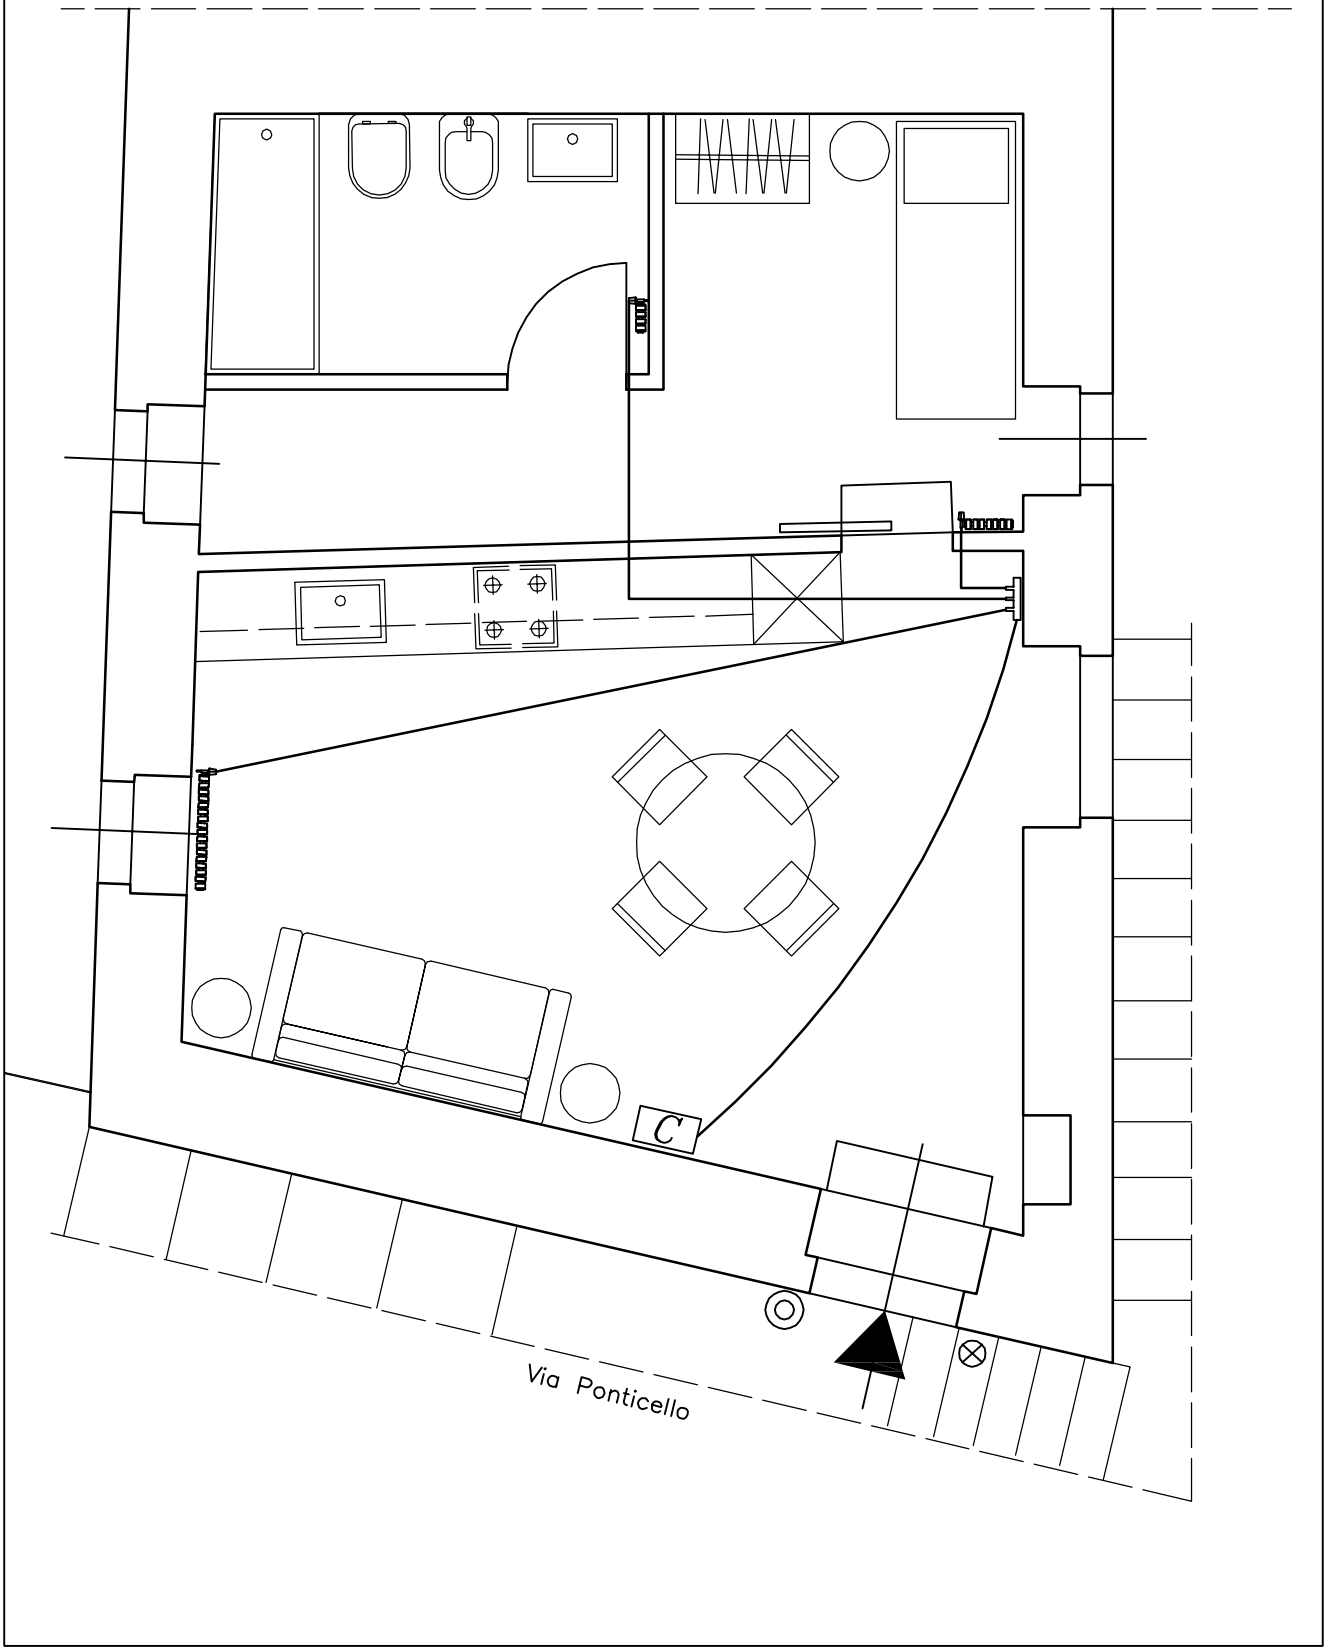

PIANTA PIANO SOTTOSTRADA

scala 1:50

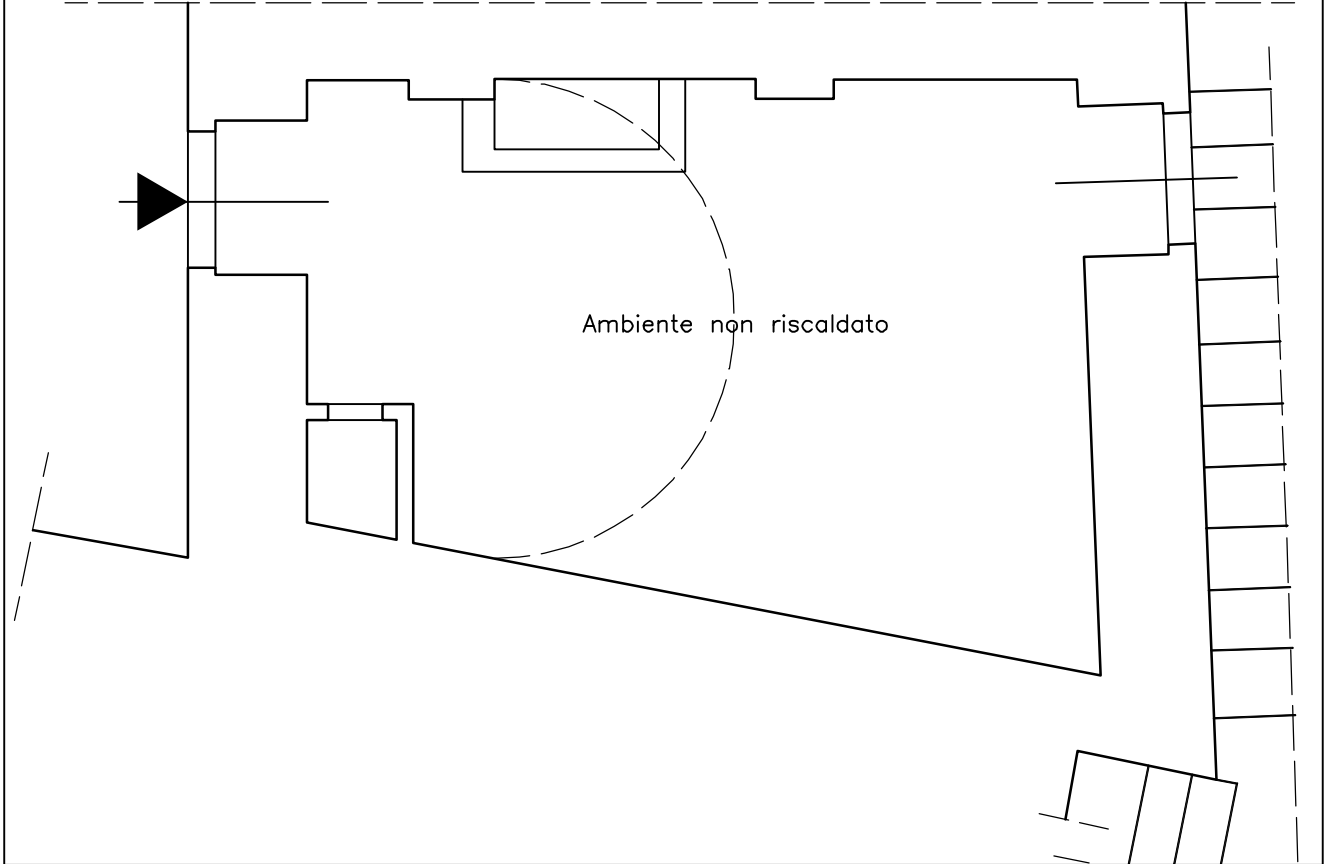

LEGENDA SIMBOLI

Simbolo	Descrizione
	Caldalaia a condensazione a metano
	Corpi scaldanti con tubi in lamiera d'acciaio
	Collettore complanare per imp. di riscaldamento
	Tubazioni in rame

COMUNE DI RAGUSA

PROVINCIA DI RAGUSA

OGGETTO:
INTERVENTI DI RECUPERO ALLOGGI DI PROPRIETA' COMUNALE PER INCREMENTARE LA DISPONIBILITA' DI ALLOGGI SOCIALI. 3° LOTTO (ALLOGGI UBICATI A RAGUSA IBLA). IMPORTO € 531.861,00
Georeferenziazione: 36.927345, 14.736489

PROGETTO DEFINITIVO

UBICAZIONE :

Ragusa Ibla - Via Ponticello 21-23

PROGETTISTA

Dott. Ing. Fabrizio Leggio

Scala 1:50

TAV 44

ELABORATO



SCHEMI IMPIANTO TERMICO

COMUNE DI RAGUSA

SETTORE IV

DIRIGENTE

Dott. Ing. Ignazio Alberghina

COMUNE DI RAGUSA

SETTORE IV

RUP

Dott. Ing. Vincenzo Bonomo

COMUNE DI RAGUSA

SETTORE IV

Progetto definitivo, dell'importo di € 531.861,00
verificato ai sensi e per gli effetti dell'art. 26 comma 6d
D.Lgs 50/ 2016

IL VERIFICATORE

Dott. Ing. Vincenzo Bonomo

COMUNE DI RAGUSA

SETTORE IV

Si approva in linea tecnica ai sensi dell'art. 5 comma3
della L.R. 12/2011 il progetto definitivo per l'importo
complessivo di € 531.861,00

IL RUP

Dott. Ing. Vincenzo Bonomo