
 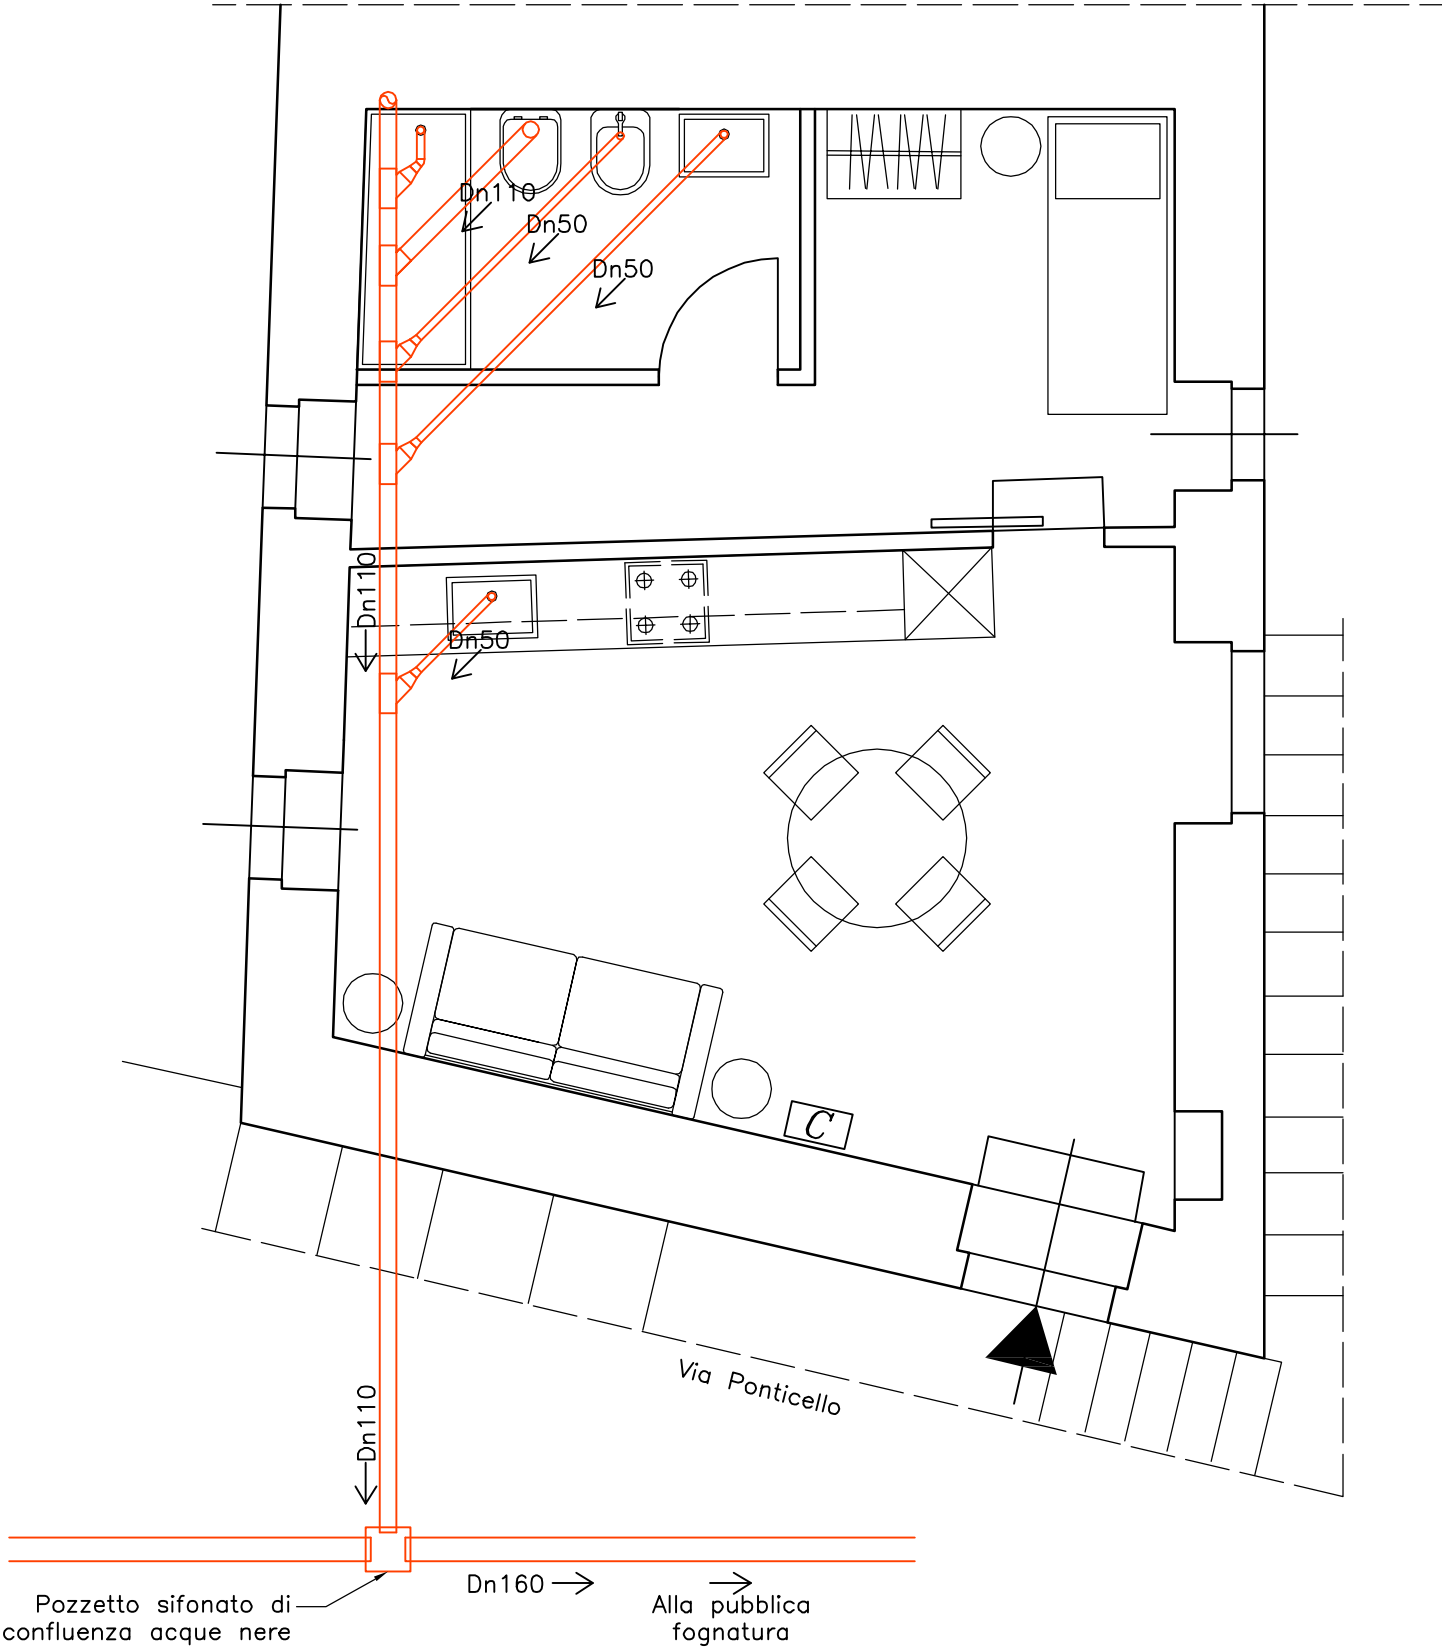


PIANTA PIANO TERRA

scala 1:50



LEGENDA SIMBOLI	
Simbolo	Descrizione
	Rete scarico acque nere a gravita', tubazione in Polietilene, con giunzioni a saldare
	Colonna di scarico del pezzo sanitario con sifone integrato
	Colonna di scarico, variazione altimetrica
NOTA: * Le tubazione della distribuzione principale e secondaria dovranno essere predisposte dentro tracce realizzate a pavimento	

COMUNE DI RAGUSA

PROVINCIA DI RAGUSA

OGGETTO:
INTERVENTI DI RECUPERO ALLOGGI DI PROPRIETA' COMUNALE PER INCREMENTARE LA DISPONIBILITA' DI ALLOGGI SOCIALI.
3° LOTTO (ALLOGGI UBICATI A RAGUSA IBLA). IMPORTO € 531.861,00
Georeferenziazione: 36.927345, 14.736489

PROGETTO DEFINITIVO

UBICAZIONE :

Ragusa Ibla - Via Ponticello 21-23

PROGETTISTA

Dott. Ing. Fabrizio Leggio

Scala 1:50

TAV 45

ELABORATO

SCHEMA IMPIANTO IDRICO
RETE DI SCARICO



COMUNE DI RAGUSA

SETTORE IV

DIRIGENTE

Dott. Ing. Ignazio Alberghina

COMUNE DI RAGUSA

SETTORE IV

RUP

Dott. Ing. Vincenzo Bonomo

COMUNE DI RAGUSA

SETTORE IV

Progetto definitivo, dell'importo di € 531.861,00
verificato ai sensi e per gli effetti dell'art. 26 comma 6d
D.Lgs 50/ 2016

IL VERIFICATORE

Dott. Ing. Vincenzo Bonomo

COMUNE DI RAGUSA

SETTORE IV

Si approva in linea tecnica ai sensi dell'art. 5 comma3
della L.R. 12/2011 il progetto definitivo per l'importo
complessivo di € 531.861,00

IL RUP

Dott. Ing. Vincenzo Bonomo

PIANTA PIANO SOTTOSTRADA

scala 1:50

