


PIANTA PIANO MEDIO
scala 1:100

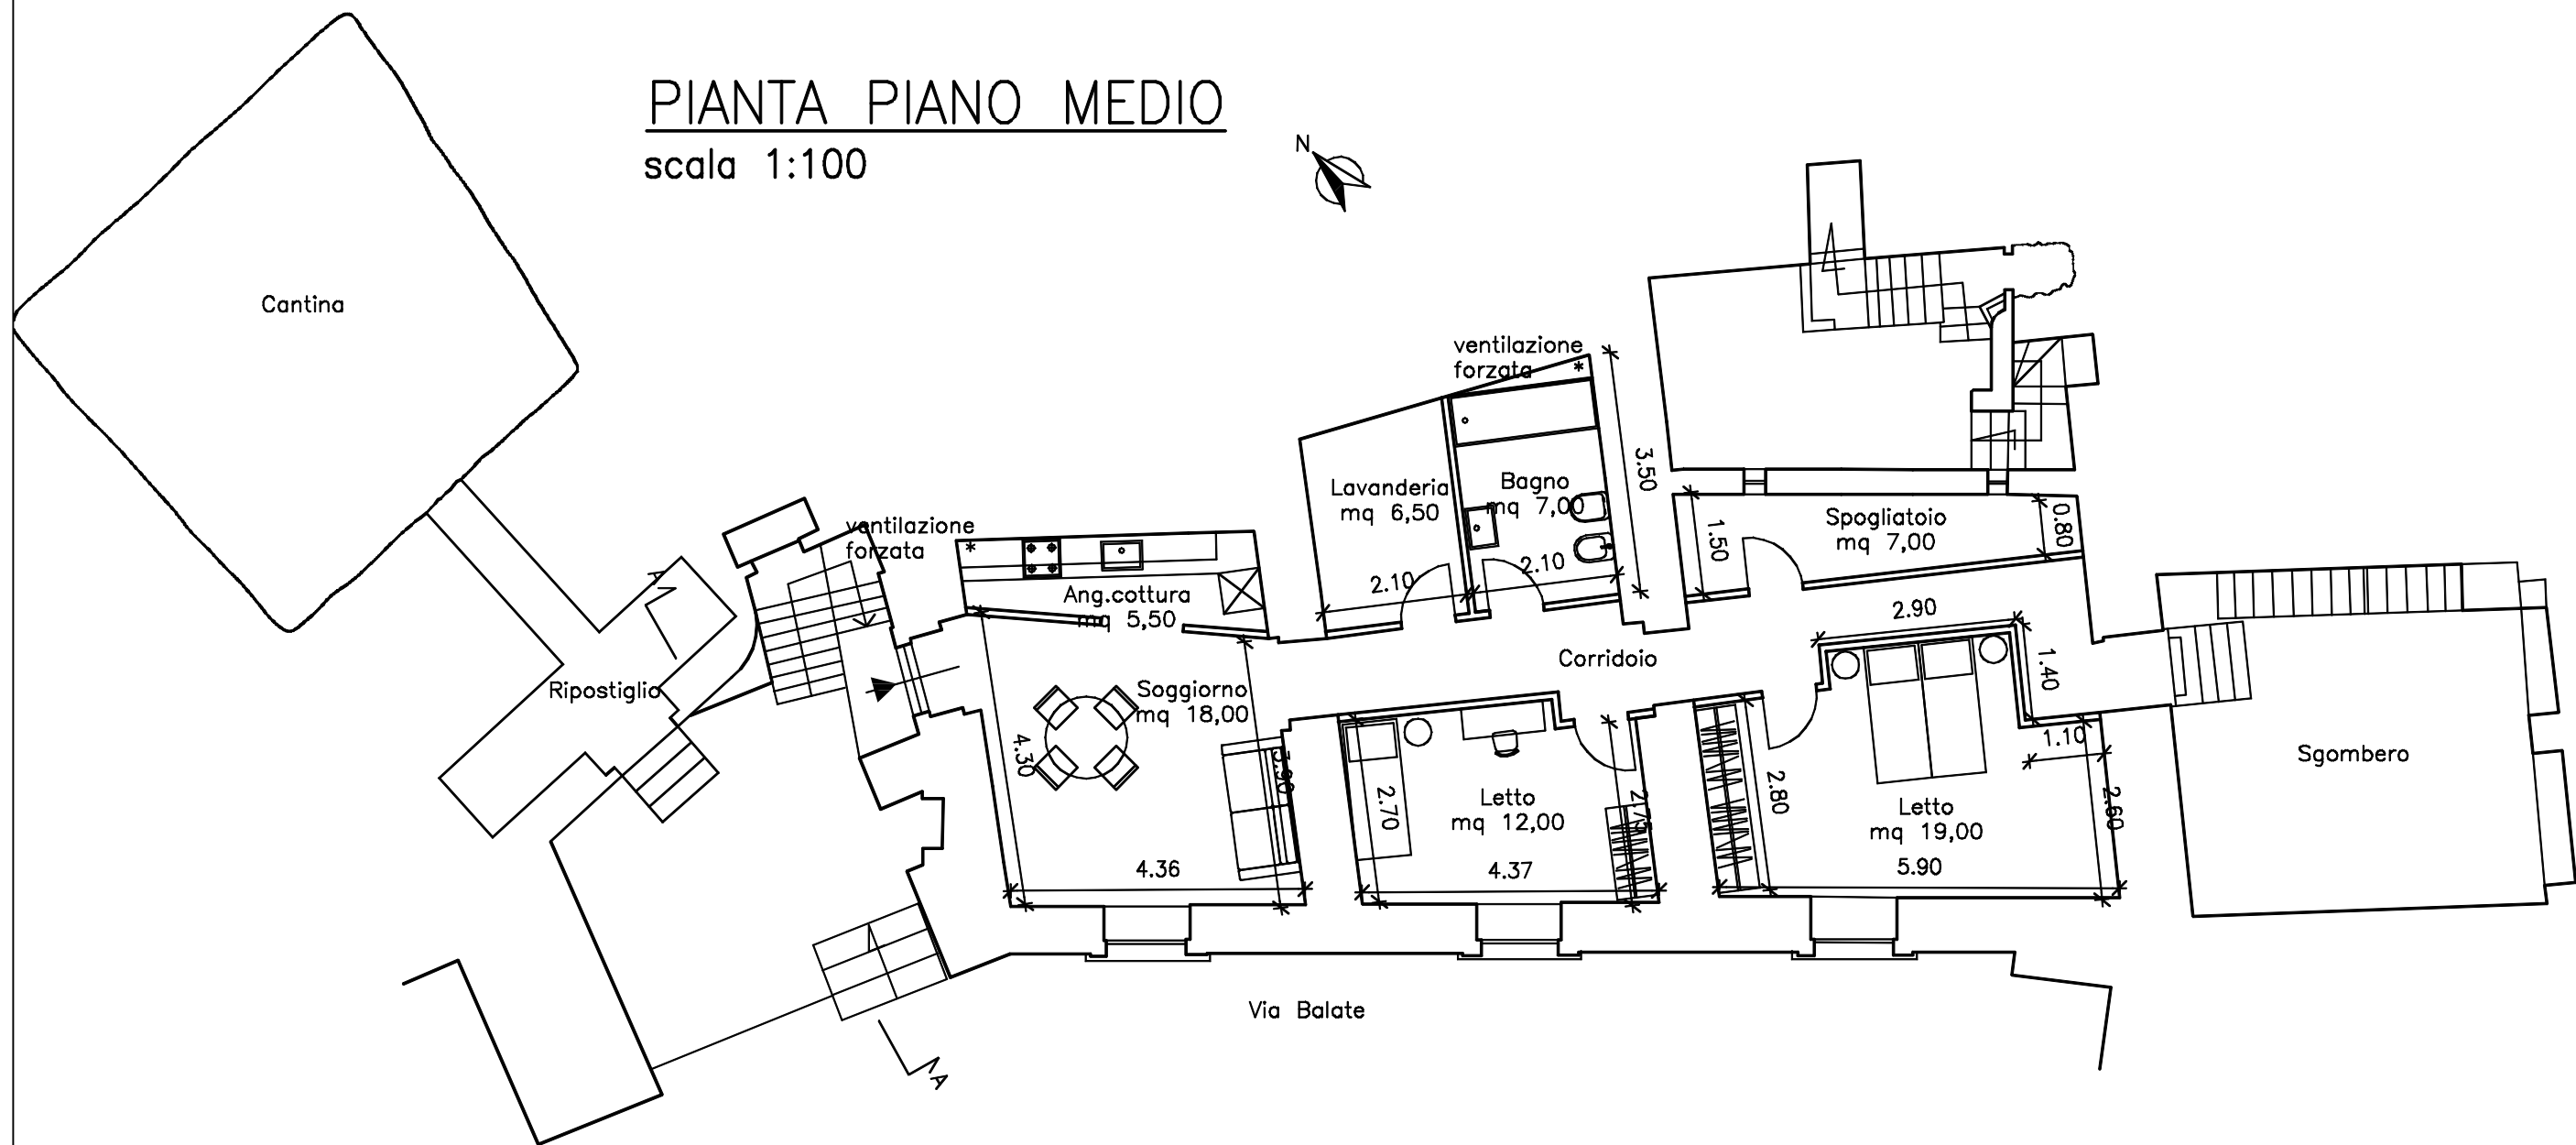

CALCOLO SUPERFICIE
DECRETO MINISTERIALE 5 LUGLIO 1975

Locale	Superficie
Soggiorno	18,00 mq
Ang.cottura	5,50 mq
Bagno	7,00 mq
Lavanderia	6,50 mq
Letto	12,00 mq
Spogliatoio	7,00 mq
Totale	75,00 mq > (3x14,00)=42,00 mq

* Per ogni abitante deve essere assicurata una superficie abitabile non inferiore a mq 14, per i primi 4 abitanti, ed a mq 10, per ciascuno dei successivi;
l'alloggio monostanza, per una persona, deve avere una superficie minima, comprensiva dei servizi, non inferiore a mq 28, e non inferiore a mq 38, se per due persone;

CALCOLO SUPERFICI AEROILLUMINANTI

Locale	N°	Larghezza	Altezza	Totale
Sogg.	1	1,15 m	2,10 m	2,42 mq

Sup. Soggiorno 18,00 mq di cui 1/8=2,25 mq
Totale sup. infissi=2,42 mq>2,25 mq

Locale	N°	Larghezza	Altezza	Totale
Letto singolo	1	1,15 m	2,10 m	2,42 mq

Sup.letto 12,00 mq di cui 1/8=1,50 mq
Totale sup. infissi=2,42 mq>1,50 mq

Locale	N°	Larghezza	Altezza	Totale
Letto doppio	1	1,15 m	2,10 m	2,42 mq

Sup.letto 19,00 mq di cui 1/8=2,38 mq
Totale sup. infissi=2,42 mq>2,38 mq

COMUNE DI RAGUSA
PROVINCIA DI RAGUSA

OGGETTO:
INTERVENTI DI RECUPERO ALLOGGI DI PROPRIETA' COMUNALE PER INCREMENTARE LA DISPONIBILITA' DI ALLOGGI SOCIALI.
3° LOTTO (ALLOGGI UBICATI A RAGUSA IBLA). IMPORTO € 531.861,00
Georeferenziazione: 36.925853, 14.739313

PROGETTO DEFINITIVO

UBICAZIONE :

Ragusa Ibla - Via Torrenuova, 154

PROGETTISTA

Dott. Ing. Fabrizio Leggio

Scala 1:100

TAV 53

ELABORATO
STATO DI PROGETTO
PIANTA

COMUNE DI RAGUSA

SETTORE IV

DIRIGENTE

Dott. Ing. Ignazio Alberghina

COMUNE DI RAGUSA

SETTORE IV

RUP

Dott. Ing. Vincenzo Bonomo

COMUNE DI RAGUSA

SETTORE IV

Progetto definitivo, dell'importo di € 531.861,00
verificato ai sensi e per gli effetti dell'art. 26 comma 6d
D.Lgs 50/ 2016

IL VERIFICATORE

Dott. Ing. Vincenzo Bonomo

COMUNE DI RAGUSA

SETTORE IV

Si approva in linea tecnica ai sensi dell'art. 5 comma3
della L.R. 12/2011 il progetto definitivo per l'importo
complessivo di € 531.861,00

IL RUP

Dott. Ing. Vincenzo Bonomo