


PIANTA PIANO MEDIO  
scala 1:50

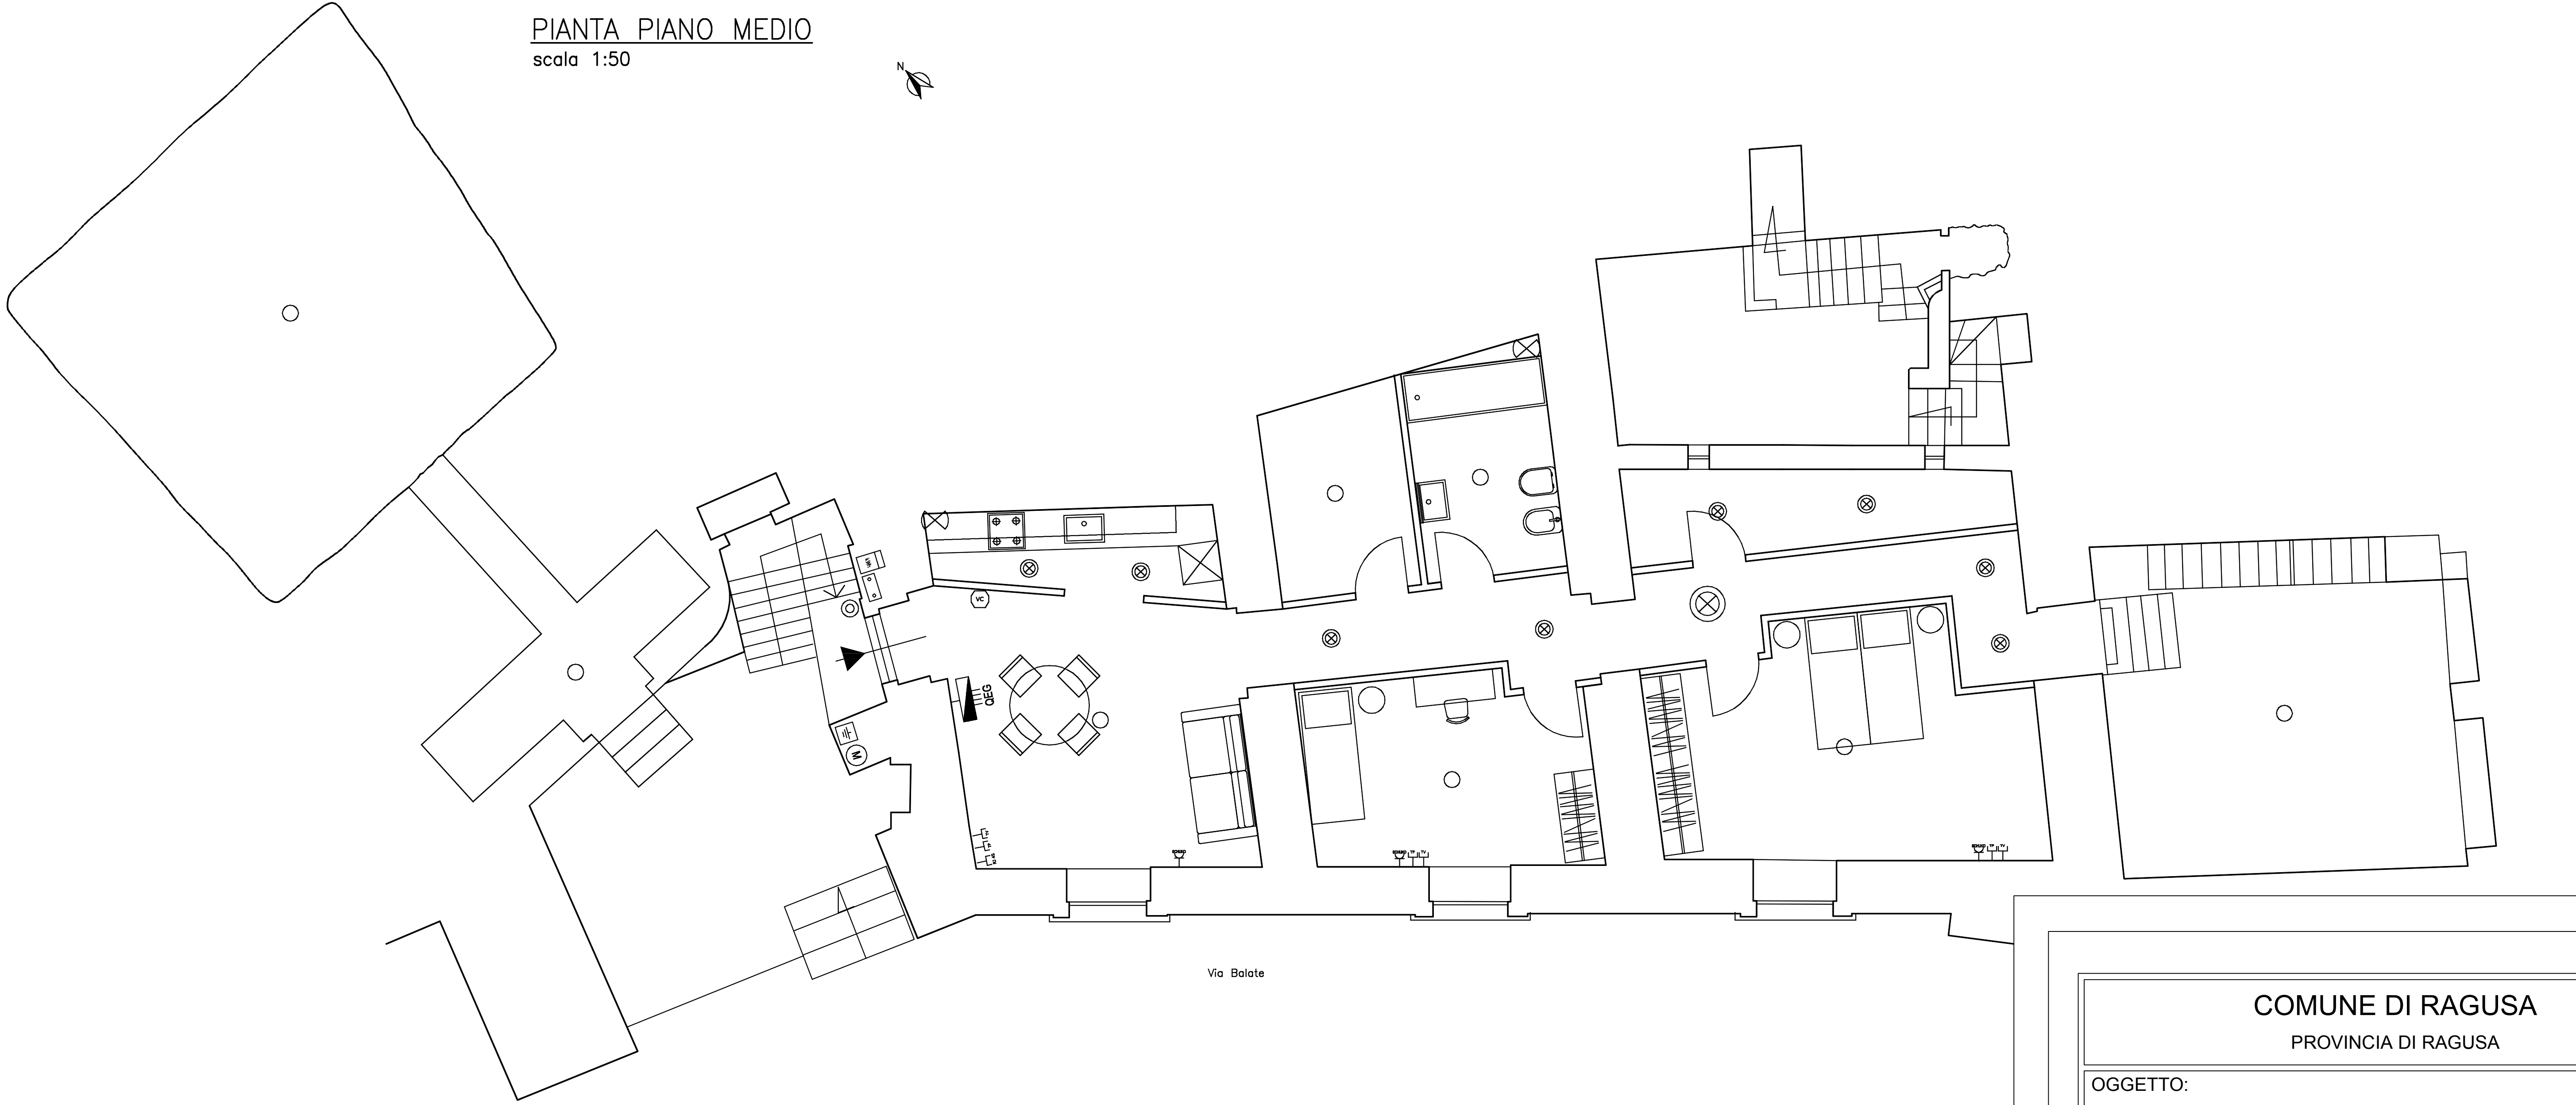

Via Balate

LEGENDA SIMBOLI

| Simbolo | Descrizione                                                                                           | Simbolo | Descrizione                                                                           |
|---------|-------------------------------------------------------------------------------------------------------|---------|---------------------------------------------------------------------------------------|
|         | Presa a ricettività multipla (bipasso) P17/11 con contatto per conduttore di protezione 16 A          |         | Applique bagno, sopra lavabo e centrale                                               |
|         | Presa a ricettività multipla (bipasso) P30 tipo Schuko con contatto per conduttore di protezione 16 A |         | Lampada emergenza                                                                     |
|         | Estrattore di superficie                                                                              |         | Interruttore automatico unipolare                                                     |
|         | Motore                                                                                                |         | Interruttore automatico bipolare                                                      |
|         | Presa RJ 45 per trasmissione dati                                                                     |         | Faretto controsoffitto LED 6 W                                                        |
|         | Presa RJ 45 per telefonia                                                                             |         | Contatore energia elettrica                                                           |
|         | Presa TV-RD-SAT                                                                                       |         | Quadro elettrico                                                                      |
|         | Videocitofono                                                                                         |         | Pozzetto ispezionabile 40x40cm con chiusino in ghisa sferoidale con picchetto a croce |
|         | Pulsante a tirante                                                                                    |         | Collettore di terra                                                                   |
|         | Lampada a sospensione                                                                                 |         | Applique da interno                                                                   |
|         | Faretto esterno LED orientabile 36W                                                                   |         | Pulsante campanello                                                                   |

COMUNE DI RAGUSA  
PROVINCIA DI RAGUSA

OGGETTO:  
**INTERVENTI DI RECUPERO ALLOGGI DI PROPRIETA' COMUNALE PER INCREMENTARE LA DISPONIBILITA' DI ALLOGGI SOCIALI. 3° LOTTO (ALLOGGI UBICATI A RAGUSA IBLA). IMPORTO Georeferenziazione: 36.925853, 14.739313**

PROGETTO DEFINITIVO

UBICAZIONE :

Ragusa Ibla - Via Torrenuova, 154

PROGETTISTA  
Dott. Ing. Fabrizio Leggio

Scala 1:50

TAV 55



ELABORATO  
SCHEMI IMPIANTO ELETTRICO

COMUNE DI RAGUSA  
SETTORE IV  
DIRIGENTE  
Dott. Ing. Ignazio Alberghina

COMUNE DI RAGUSA  
SETTORE IV  
RUP  
Dott. Ing. Vincenzo Bonomo

COMUNE DI RAGUSA  
SETTORE IV  
Progetto definitivo, dell'importo di € .....  
verificato ai sensi e per gli effetti dell'art. 26 comma 6d  
D.Lgs 50/ 2016  
Ragusa li \_\_\_\_/\_\_\_\_/\_\_\_\_  
IL VERIFICATORE  
Dott. Ing. Vincenzo Bonomo

COMUNE DI RAGUSA  
SETTORE IV  
Si approva in linea tecnica ai sensi dell'art. 5 comma3  
della L.R. 12/2011 il progetto definitivo per l'importo  
complessivo di € .....  
Ragusa li \_\_\_\_/\_\_\_\_/\_\_\_\_  
IL RUP  
Dott. Ing. Vincenzo Bonomo