


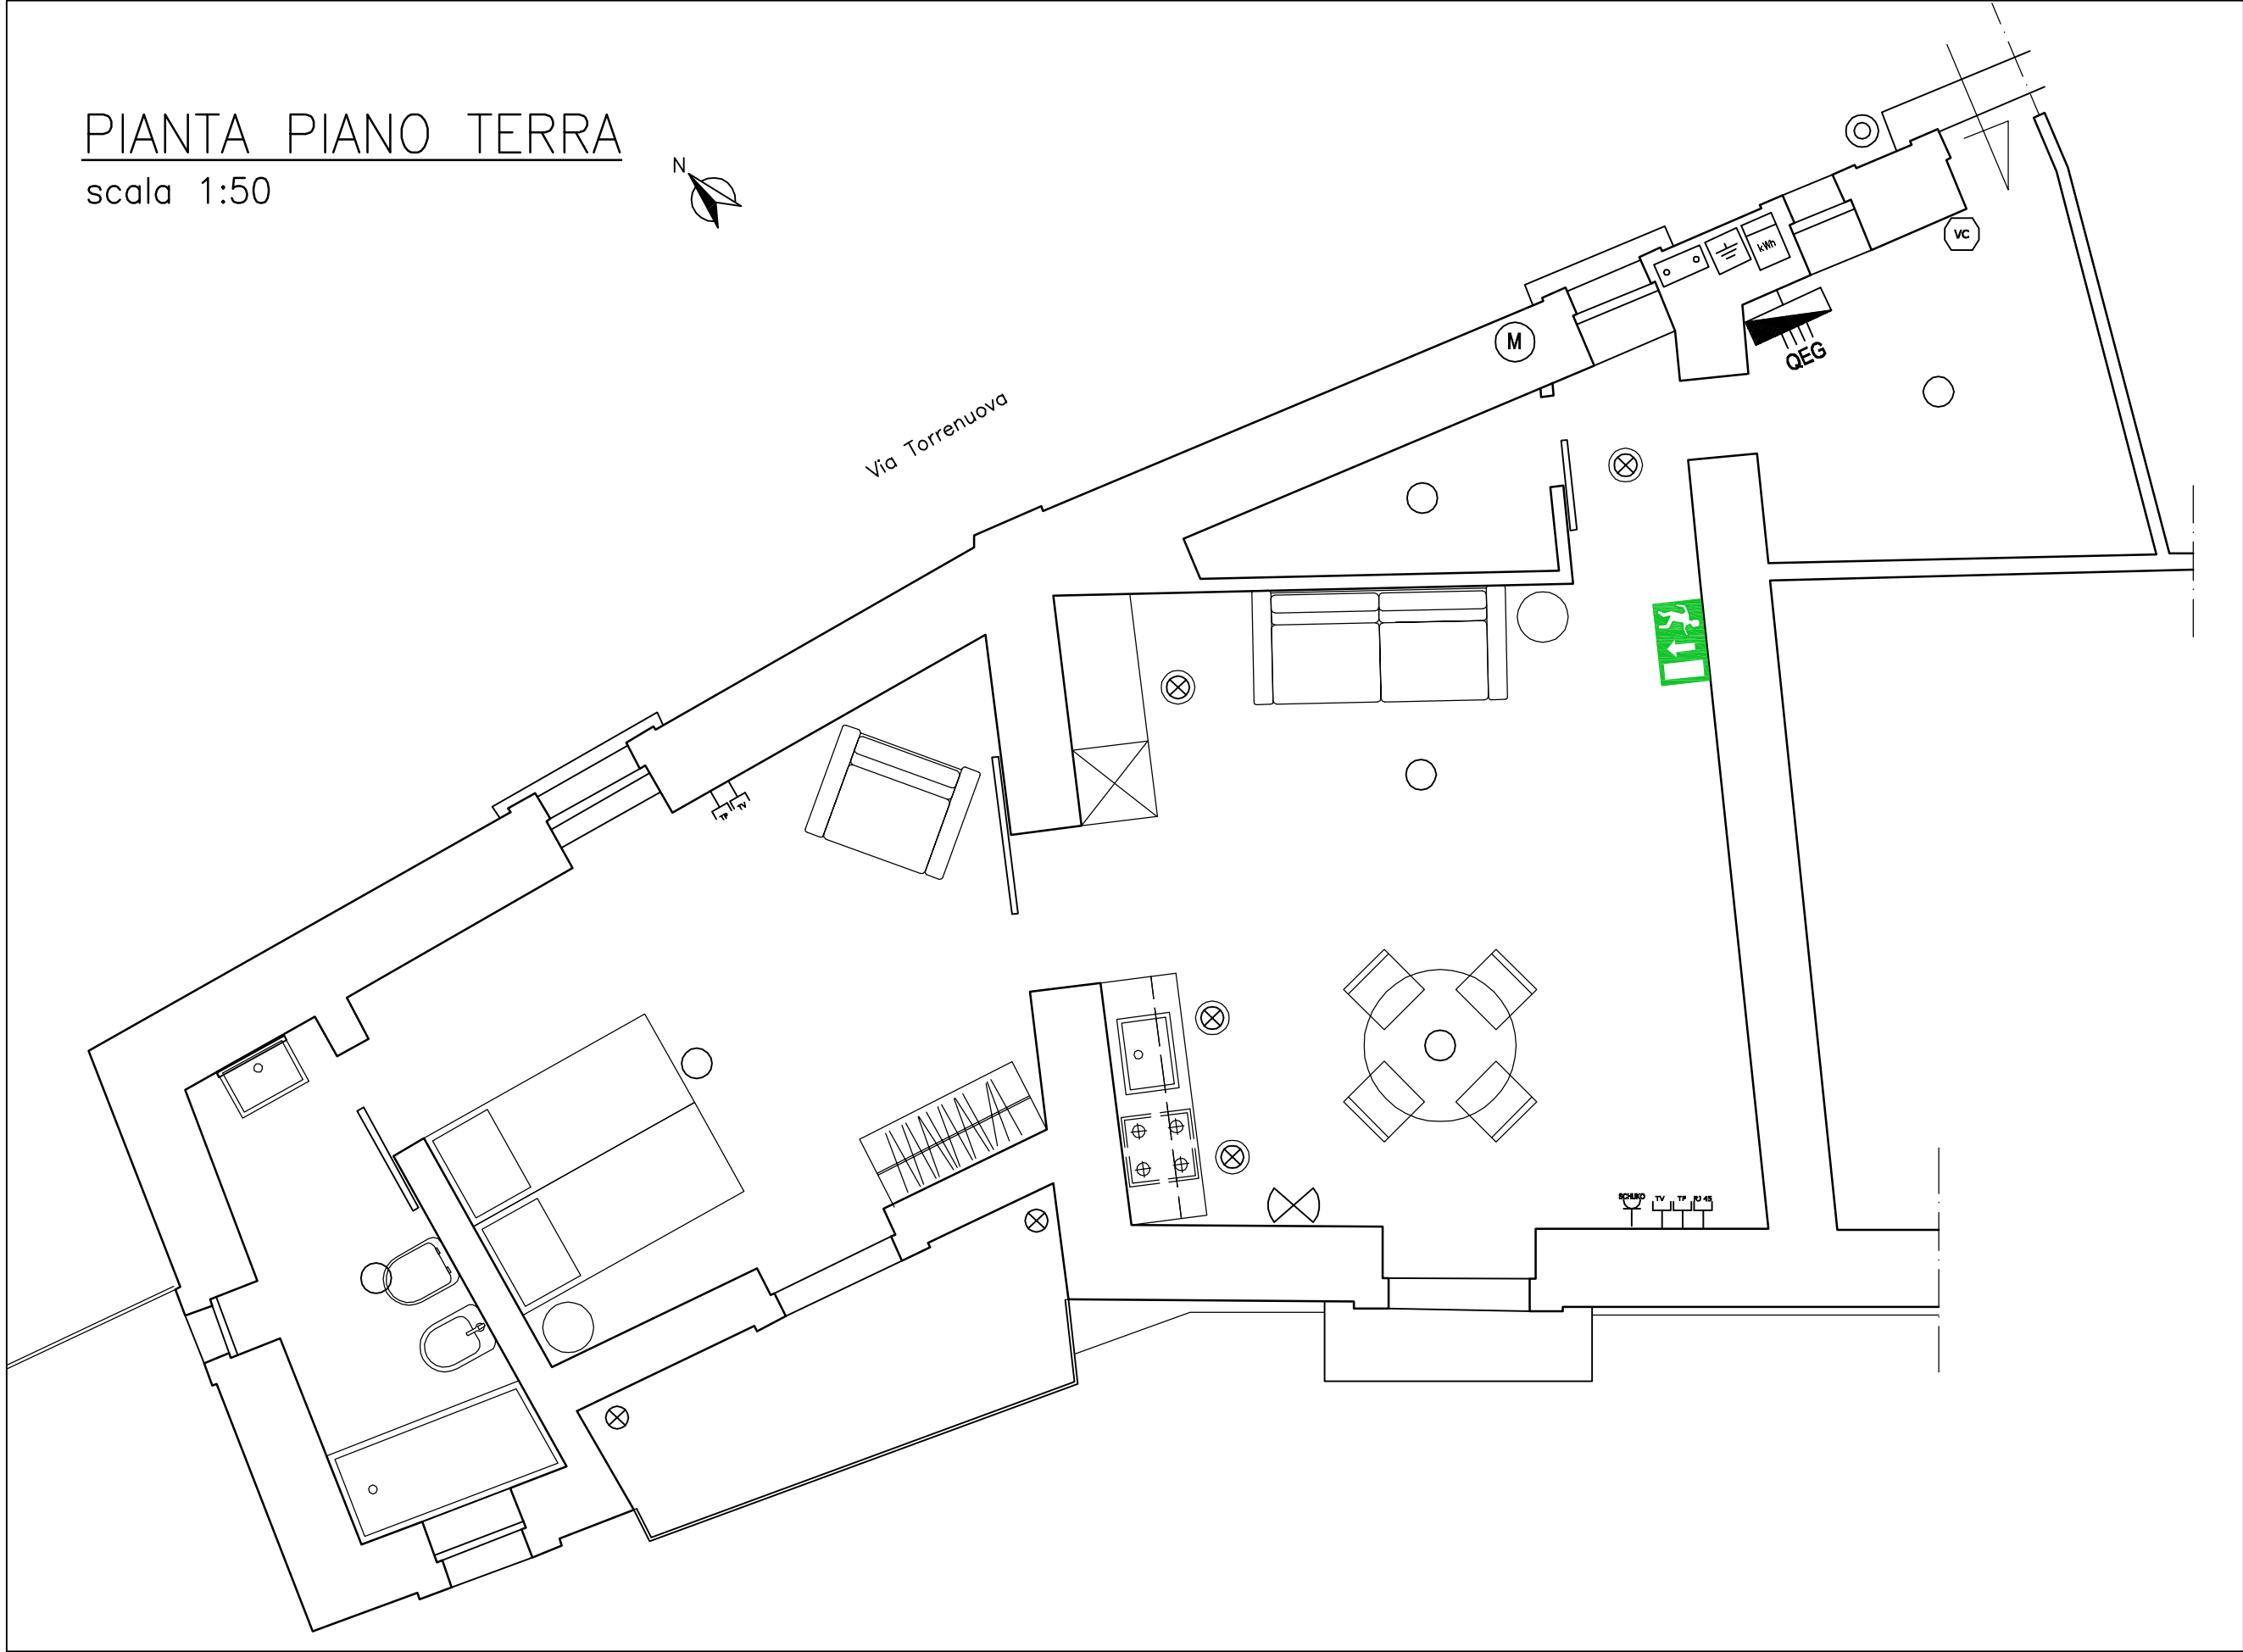

LEGENDA SIMBOLI	
Simbolo	Descrizione
	Presa a ricettività multipla (bipasso) P17/11 con contatto per conduttore di protezione 16 A
	Presa a ricettività multipla (bipasso) P30 tipo Schuko con contatto per conduttore di protezione 16 A
	Estrattore di superficie
	Motore
	Presa RJ 45 per trasmissione dati
	Presa RJ 45 per telefonia
	Presa TV-RD-SAT
	Videocitofono
	Pulsante a tirante
	Lampada a sospensione
	Faretto esterno LED orientabile 36W
	Applique bagno, sopra lavabo e centrale
	Lampada emergenza
	Interruttore automatico unipolare
	Interruttore automatico bipolare
	Faretto controsoffitto LED 6 W
	Contatore energia elettrica
	Quadro elettrico
	Pozzetto ispezionabile 40x40cm con chiusino in ghisa sferoidale con picchetto a croce
	Collettore di terra
	Applique da interno
	Pulsante campanello

COMUNE DI RAGUSA
PROVINCIA DI RAGUSA

OGGETTO:
INTERVENTI DI RECUPERO ALLOGGI DI PROPRIETA' COMUNALE PER INCREMENTARE LA DISPONIBILITA' DI ALLOGGI SOCIALI. 3° LOTTO (ALLOGGI UBICATI A RAGUSA IBLA). IMPORTO € 531.861,00
Georeferenziazione: 36.925853, 14.739313

PROGETTO DEFINITIVO

UBICAZIONE :
Ragusa Ibla - Via Torrenuova, 154

PROGETTISTA
Dott. Ing. Fabrizio Leggio

Scala 1:50

TAV 69

ELABORATO

SCHEMA IMPIANTO ELETTRICO

COMUNE DI RAGUSA
SETTORE IV
DIRIGENTE
Dott. Ing. Ignazio Alberghina

COMUNE DI RAGUSA
SETTORE IV
RUP
Dott. Ing. Vincenzo Bonomo

COMUNE DI RAGUSA
SETTORE IV
Progetto definitivo, dell'importo di € 531.861,00
verificato ai sensi e per gli effetti dell'art. 26 comma 6d
D.Lgs 50/2016
IL VERIFICATORE
Dott. Ing. Vincenzo Bonomo

COMUNE DI RAGUSA
SETTORE IV
Si approva in linea tecnica ai sensi dell'art. 5 comma3
della L.R. 12/2011 il progetto definitivo per l'importo
complessivo di € 531.861,00
IL RUP
Dott. Ing. Vincenzo Bonomo