



PIANTA PIANO TERRA
scala 1:50

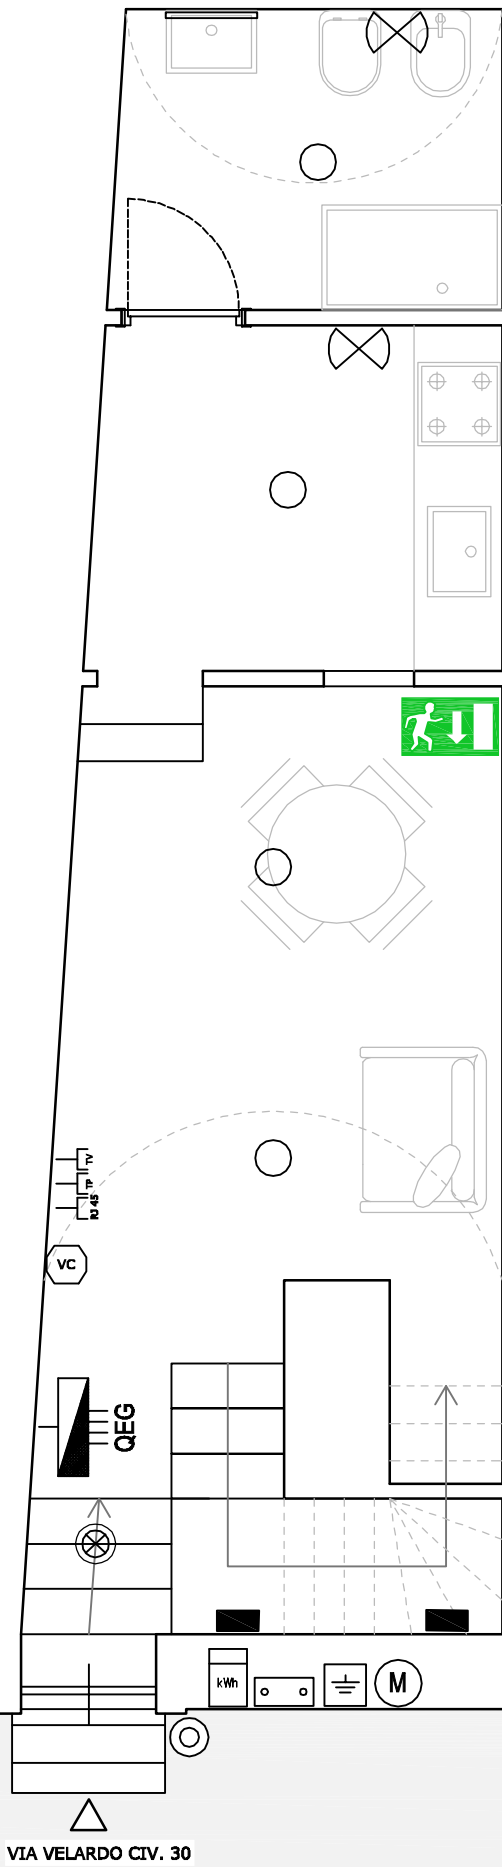


VIA VELARDO

PIANTA PIANO PRIMO
scala 1:50

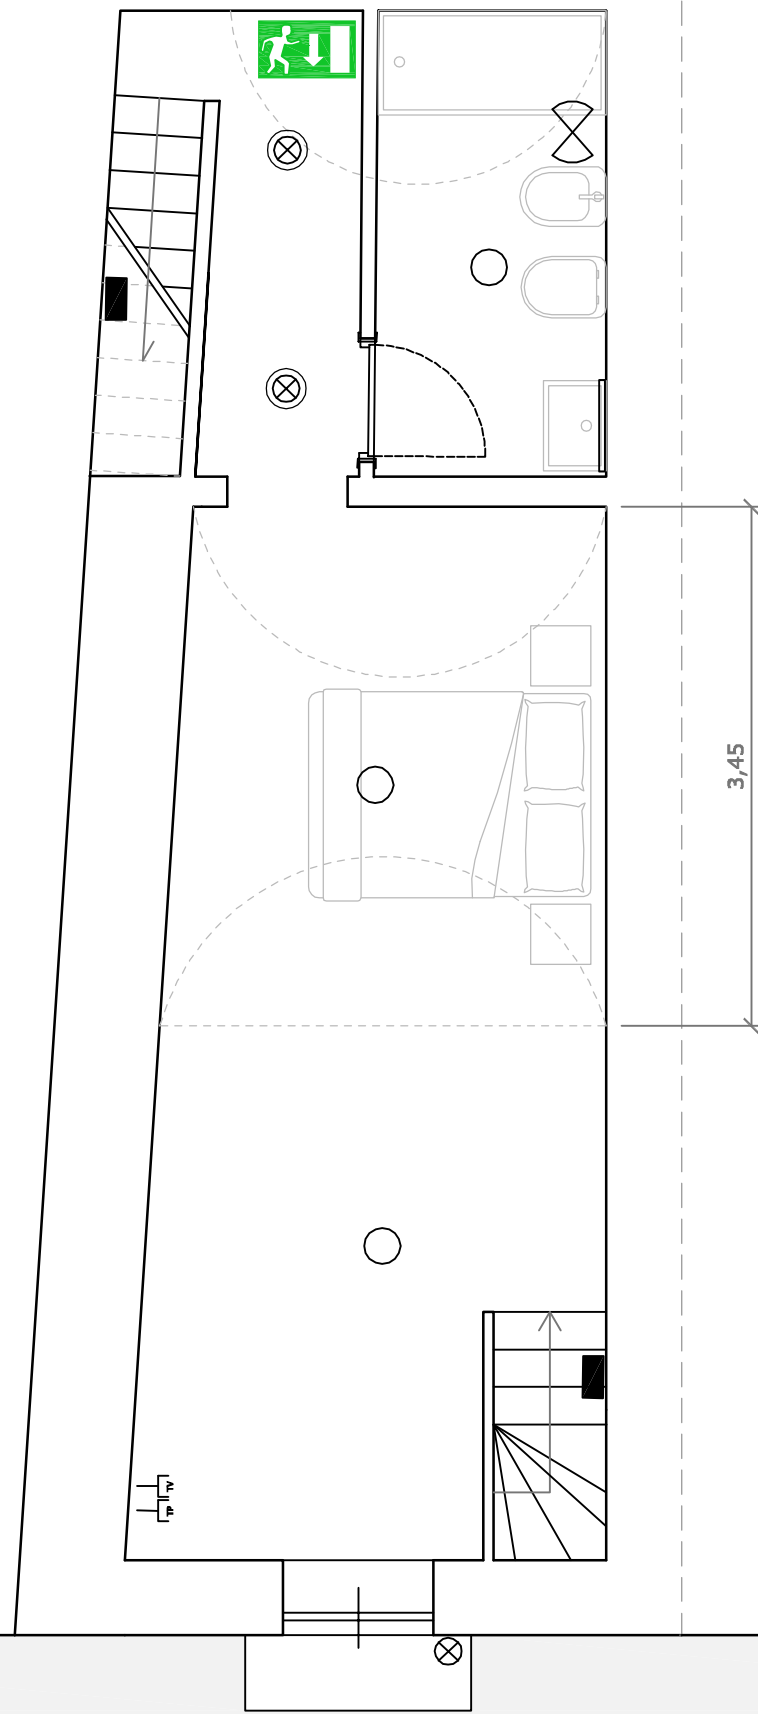

VIA VELARDO

PIANTA PIANO SECONDO
scala 1:50

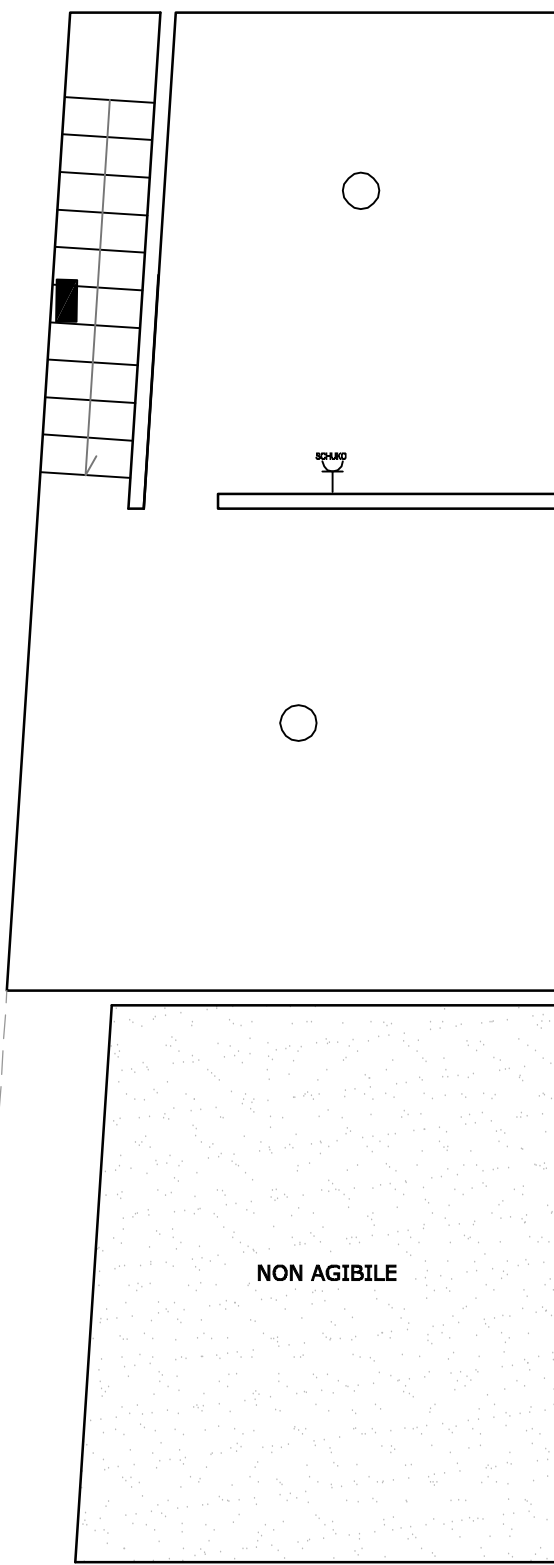

VIA VELARDO

COMUNE DI RAGUSA

PROVINCIA DI RAGUSA

OGGETTO:

INTERVENTI DI RECUPERO ALLOGGI DI PROPRIETA' COMUNALE PER INCREMENTARE LA DISPONIBILITA' DI ALLOGGI SOCIALI. 3° LOTTO (ALLOGGI UBICATI A RAGUSA IBLA). IMPORTO € 531.861,00 Georeferenzazione: 36.926054, 14.735959

PROGETTO DEFINITIVO

UBICAZIONE :

Ragusa Ibla - Via Velardo, 10

PROGETTISTA

Dott. Ing. Fabrizio Leggio

Scala Indicata

TAV 98

ELABORATO

Schema funzionale impianto elettrico

COMUNE DI RAGUSA

SETTORE IV

DIRIGENTE

Dott. Ing. Ignazio Alberghina

COMUNE DI RAGUSA

SETTORE IV

RUP

Dott. Ing. Vincenzo Bonomo

COMUNE DI RAGUSA

SETTORE IV

Progetto definitivo, dell'importo di € € 531.861,00 verificato ai sensi e per gli effetti dell'art. 26 comma 6d D.Lgs 50/ 2016

IL VERIFICATORE

Dott. Ing. Vincenzo Bonomo

COMUNE DI RAGUSA

SETTORE IV

Si approva in linea tecnica ai sensi dell'art. 5 comma3 della L.R. 12/2011 il progetto definitivo per l'importo complessivo di € 531.861,00

IL RUP

Dott. Ing. Vincenzo Bonomo

LEGENDA SIMBOLI

Simbolo	Descrizione
	Pres a ricettività multipla (bipasso) P17/11 con contatto per conduttore di protezione 10 A
	Pres a ricettività multipla (bipasso) P30 tipo Schuko con contatto per conduttore di protezione 10 A
	Estrattore di superficie
	Motore
	Pres a RJ 45 per trasmissione dati
	Pres a RJ 45 per telefonia
	Pres a TV-RD-SAT
	Videocitofono
	Pulsante a tirante
	Lampada a sospensione
	Faretto esterno LED orientabile 36W
	Applique bagno, sopra lavabo e centrale
	Lampada emergenza
	Interruttore automatico unipolare
	Interruttore automatico bipolare
	Faretto controsoffitto LED 6 W
	Contatore energia elettrica
	Quadro elettrico
	Pozzetto ispezionabile 40x40cm con chiusino in ghisa sferoidale con picchetto a croce
	Collettore di terra
	Applique da interno
	Pulsante campanello