




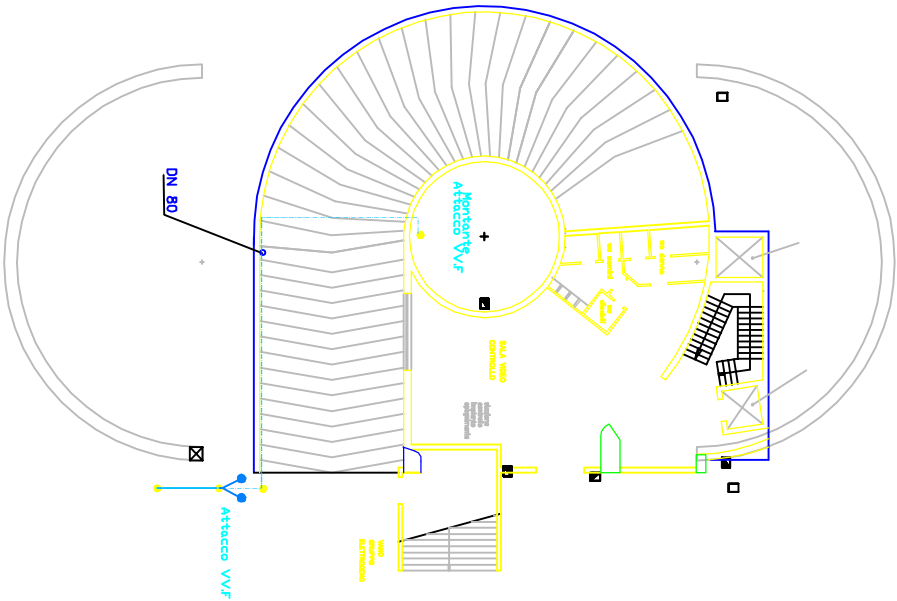

PIANTA PIANO SERVIZI
PLANIMETRIA IMPIANTO SPRINKLER

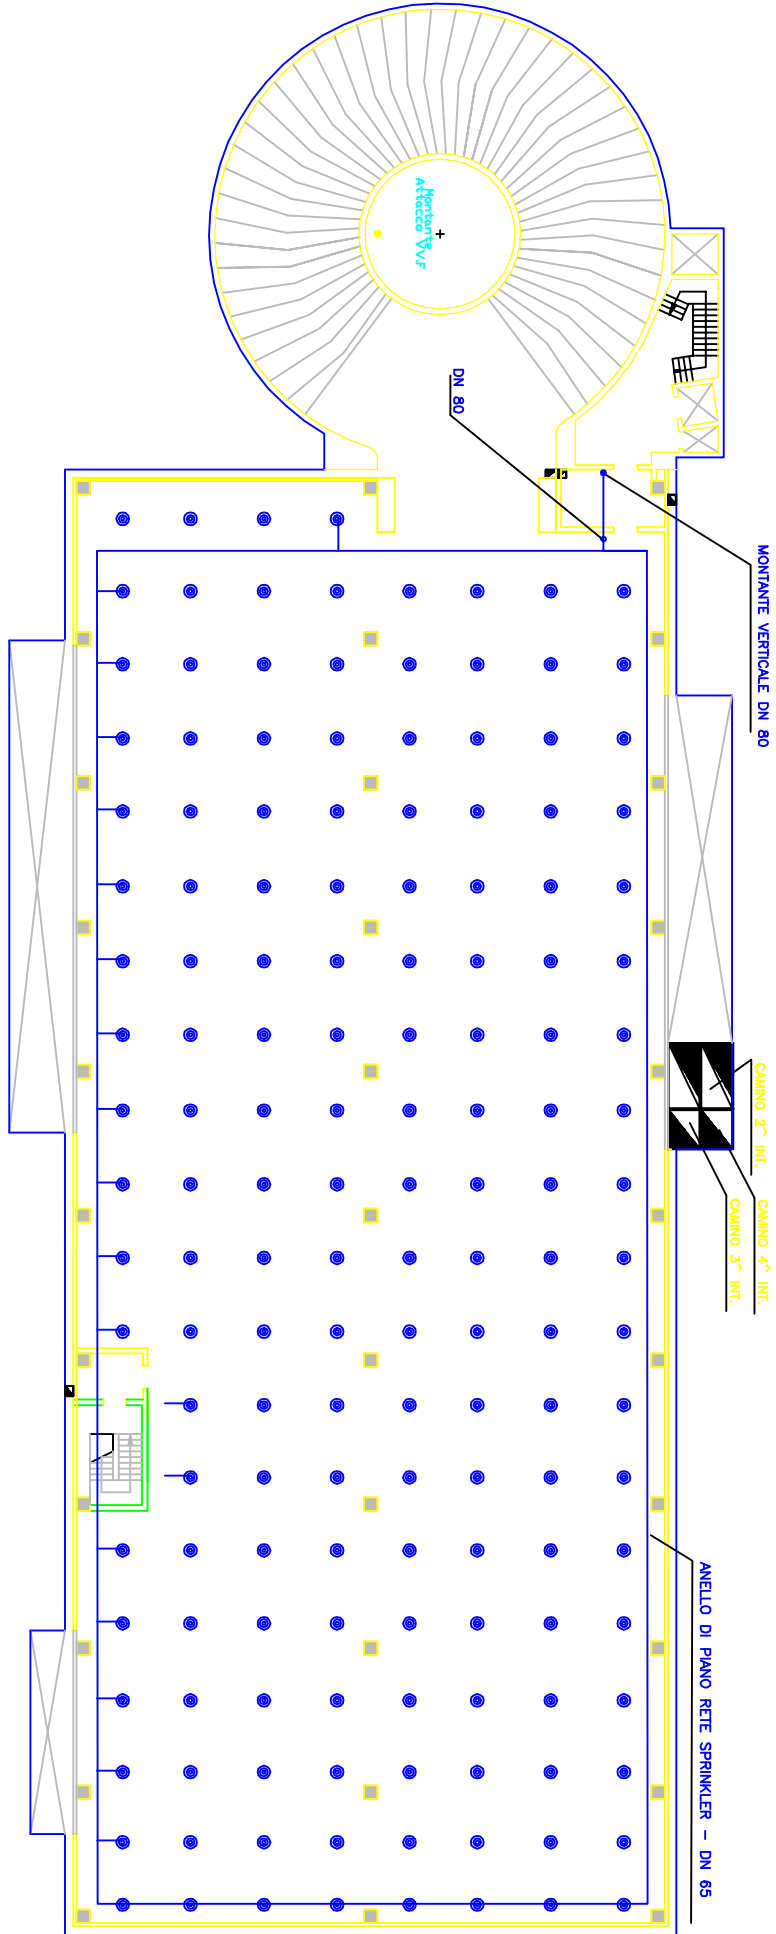

PIANTA PRIMO INTERRATO
PIANTA SECONDO INTERRATO
PLANIMETRIA IMPIANTO SPRINKLER

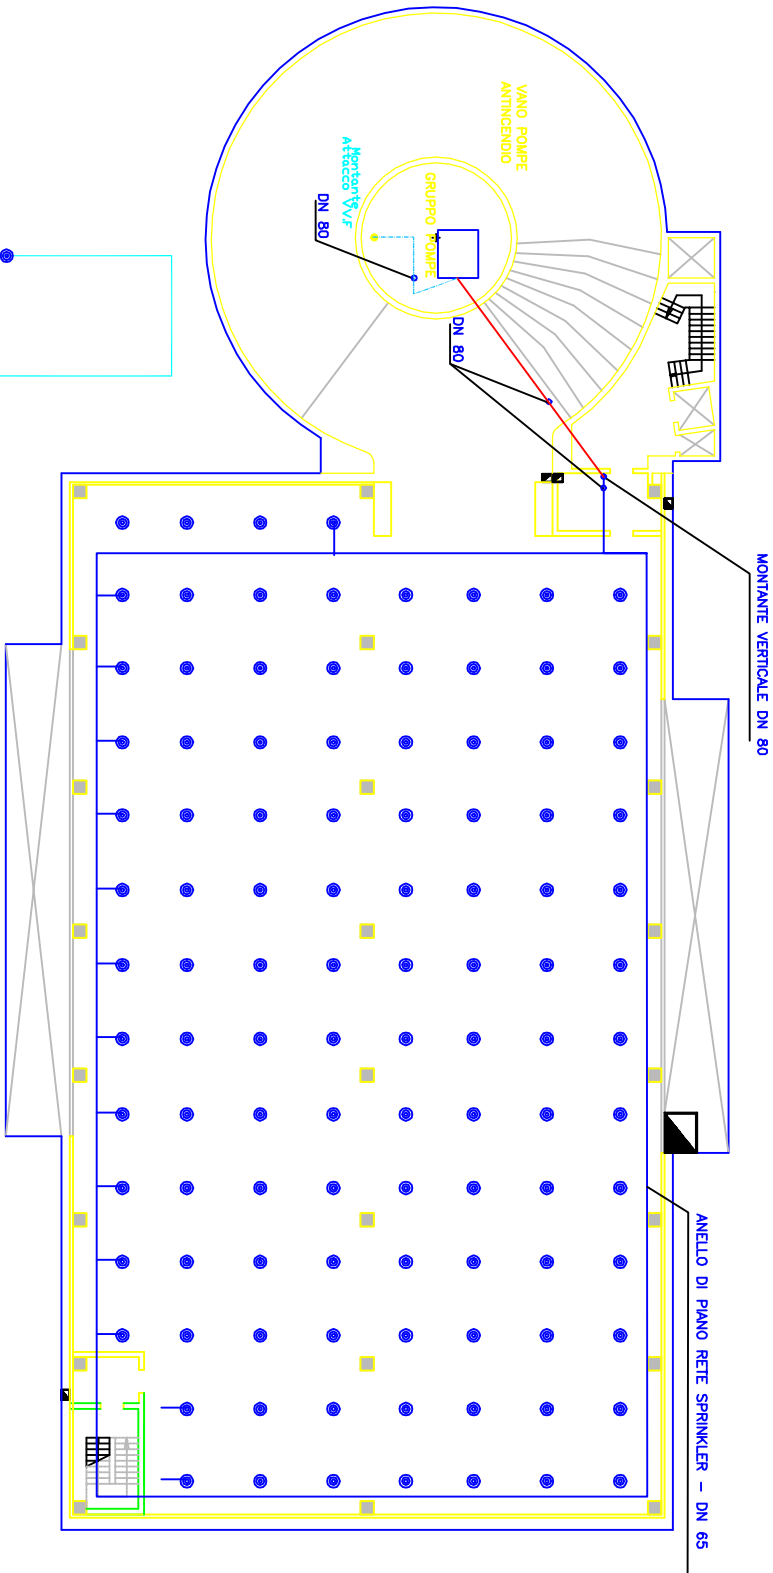

PIANTA TERZO INTERRATO
PIANTA QUARTO INTERRATO
PLANIMETRIA IMPIANTO SPRINKLER

TRONCHI DI ALIMENTAZIONE TESTINE EROGATRICI
TUTTE DI DIAMETRO DN 40

PASSO MAGLIATURA 3,80 x3,80 MT

COMUNE DI RAGUSA

UFFICIO TECNICO – SETTORE 9°

OCCETTO:

COMPLETAMENTO PARCHEGGIO INTERRATO IN
PIAZZA STAZIONE – PIAZZA DEL POPOLO

ELENCO DEGLI ELABORATI

- PLANIMETRIA IMPIANTO SPEGNIMENTO
AUTOMATICO SPRINKLER

TAV.

CP15

SCALA 1:100

I PROGETTISTI
Ing. Carmelo LICITRA
Geom. Franco PAPAFAZZO