
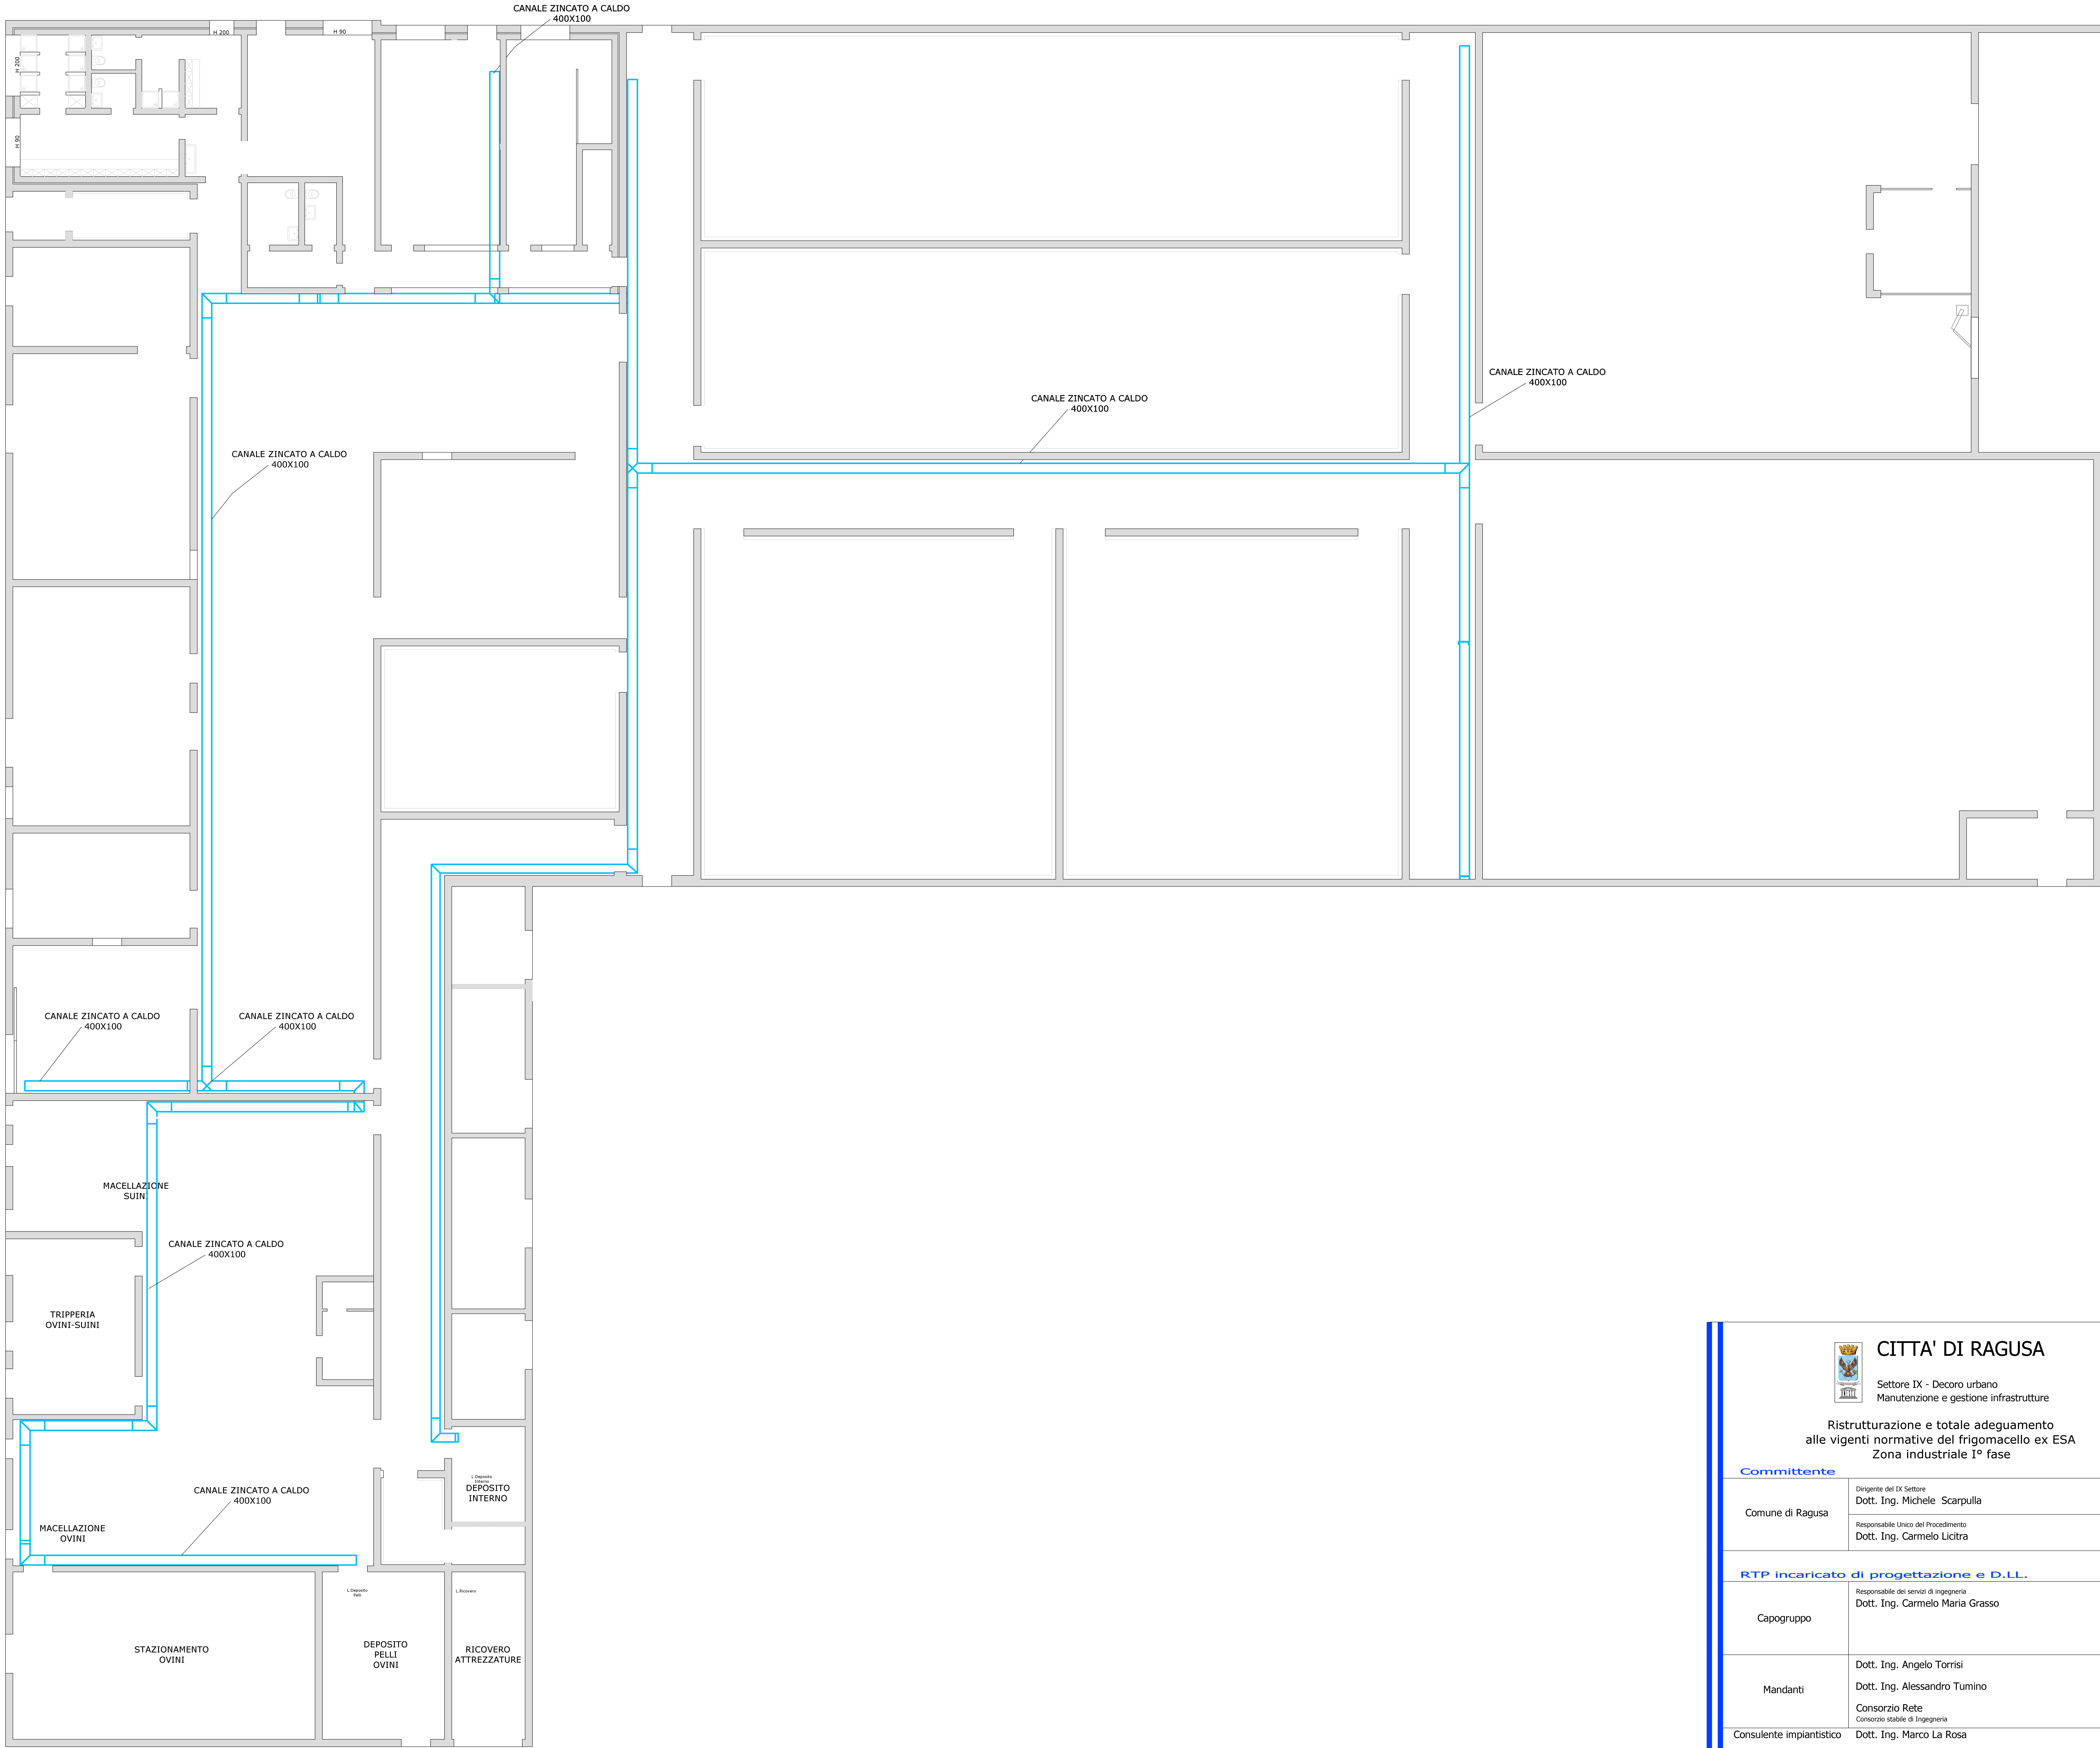


ing. suini  
e ovini

10

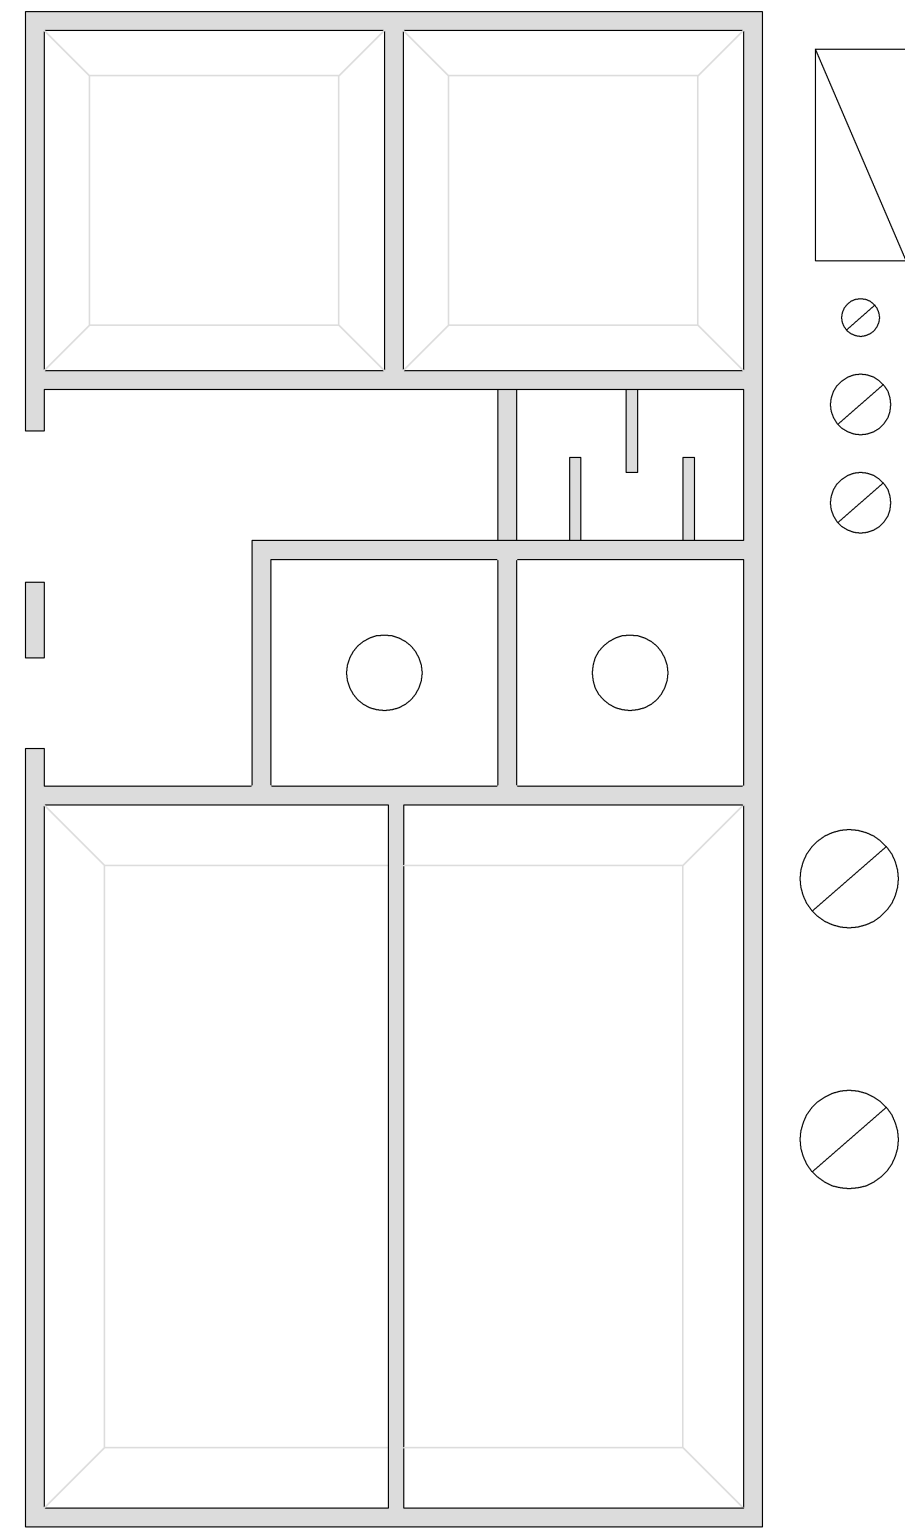

**IMPIANTO ELETTRICO**  
**SVILUPPO CANALE METALLICO**  
**SCALA 1:100**

		<b>CITTA' DI RAGUSA</b>	
Settore IX - Decoro urbano Manutenzione e gestione infrastrutture		Ristrutturazione e totale adeguamento alle vigenti normative del friggimacello ex ESA Zona industriale 1ª fase	
<b>Committente</b>		Dirigente del IX Settore Dott. Ing. Michele Scarpulla	
Comune di Ragusa		Responsabile Unico del Procedimento Dott. Ing. Carmelo Licita	
<b>RTP incaricato di progettazione e D.LL.</b>			
Capogruppo		Responsabile dei servizi di ingegneria Dott. Ing. Carmelo Maria Grasso	
Mandanti		Dott. Ing. Angelo Torrisi Dott. Ing. Alessandro Tumino Consorzio Rete Consorzio stabile di ingegneria	
Consulente impiantistico		Dott. Ing. Marco La Rosa	
<b><u>Elaborato</u></b>			
PROGETTO ESECUTIVO			
<b>EL</b>	<b>2</b>	Impianto elettrico Sviluppo canali metallici	
COMMESSA		REVISIONI	
PU11008	ESEC-EL-2-B	A 09-05-2009	B 13-11-2009