

COMUNE DI RAGUSA

SETTORE VII - Assetto e uso del territorio

PROGRAMMA OPERATIVO NAZIONALE FESR

"SICUREZZA PER LO SVILUPPO"

OBIETTIVO CONVERGENZA 2007-2013

Ristrutturazione del compendio edilizio ex C.P.T.A. di via Napoleone Colajanni in Ragusa , da adibire a Centro Polifunzionale per l'inserimento sociale e lavorativo degli immigrati regolari.

VIA NAPOLEONE COLAJANNI - 97100 RAGUSA

ELABORATO

EL.03

IMPIANTO ELETTRICO

SCALA 1:100

PROGETTO ESECUTIVO

redatto ai sensi del D.P.R. 554/99 e ss.mm.ii.

Distribuzione prese elettriche ed impianti speciali

IL PROGETTISTA

Alessandra Tundo


INGEGNERE

IL R.U.P.


Geom. Giuseppe Occhipinti

VEDI PER SPAZI APPROXIMATIVI


LOGLIO REL.	PIANTA INGRESSO	DEL ALBERGAMENTO TIPOLOGO	LAVORI/OPERE/OPPORTUNITA'
DATA	OGGETTO	VERIFICATO	ESPRIMENDO

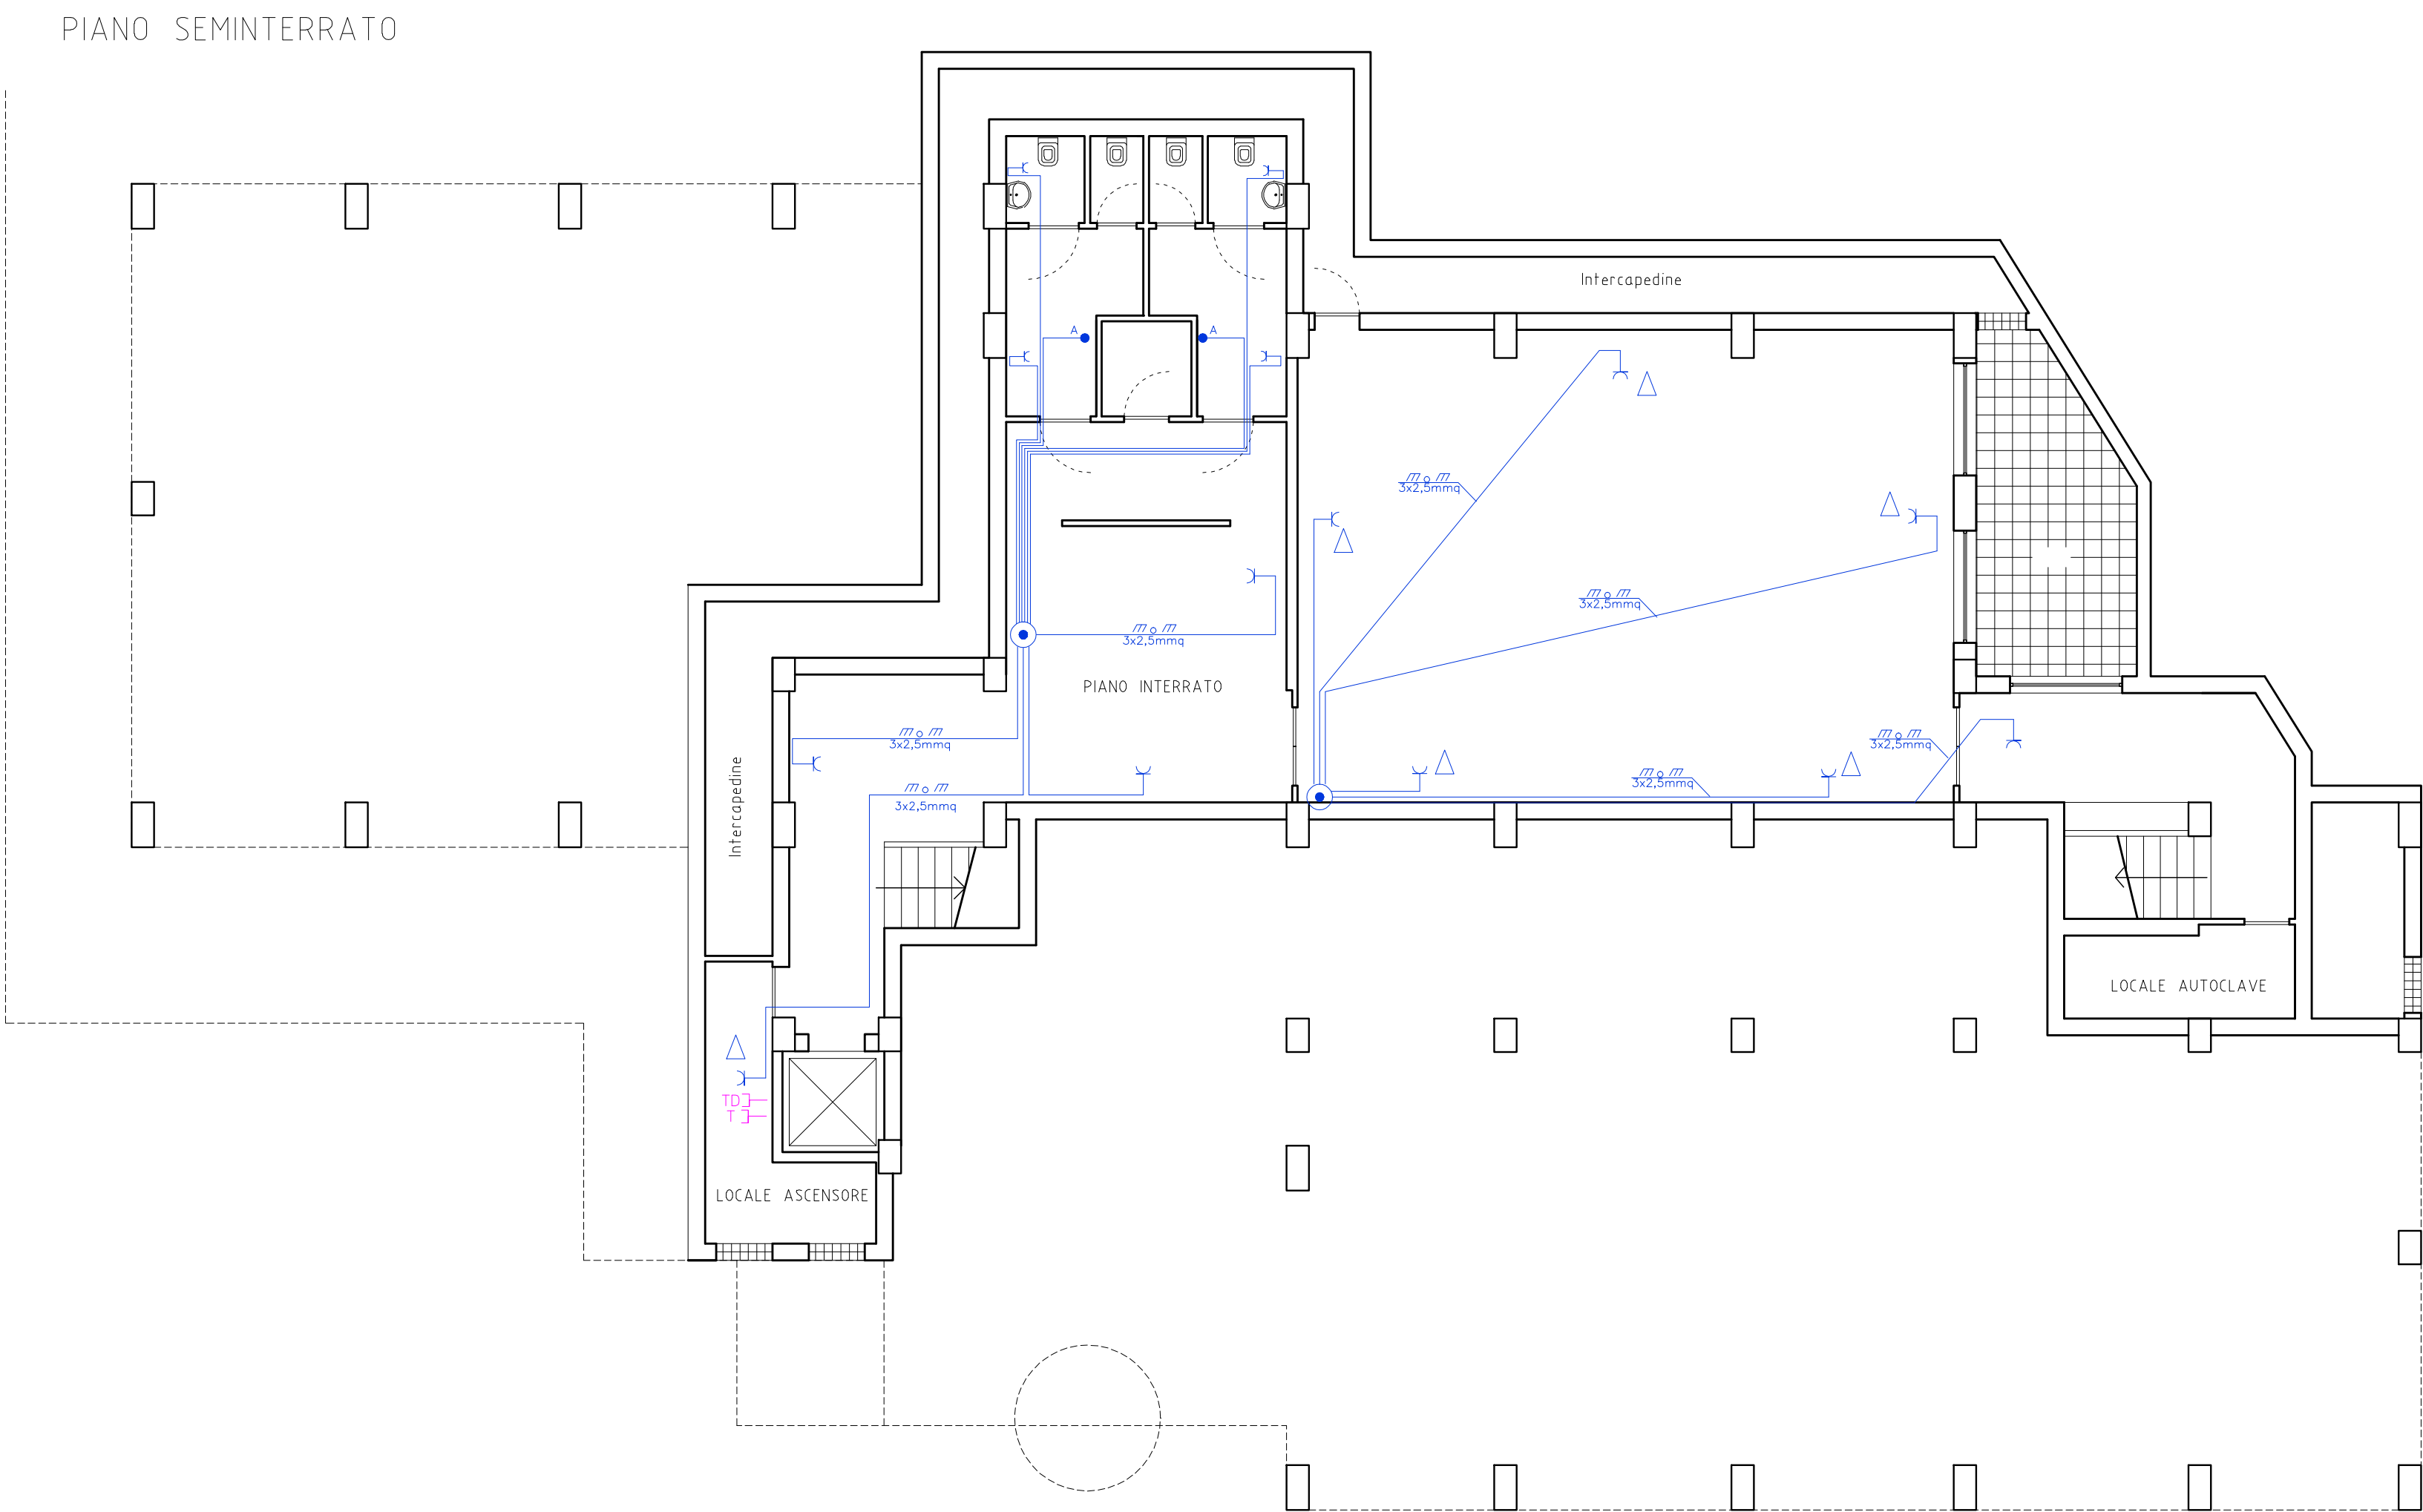

PIANO PRIMO

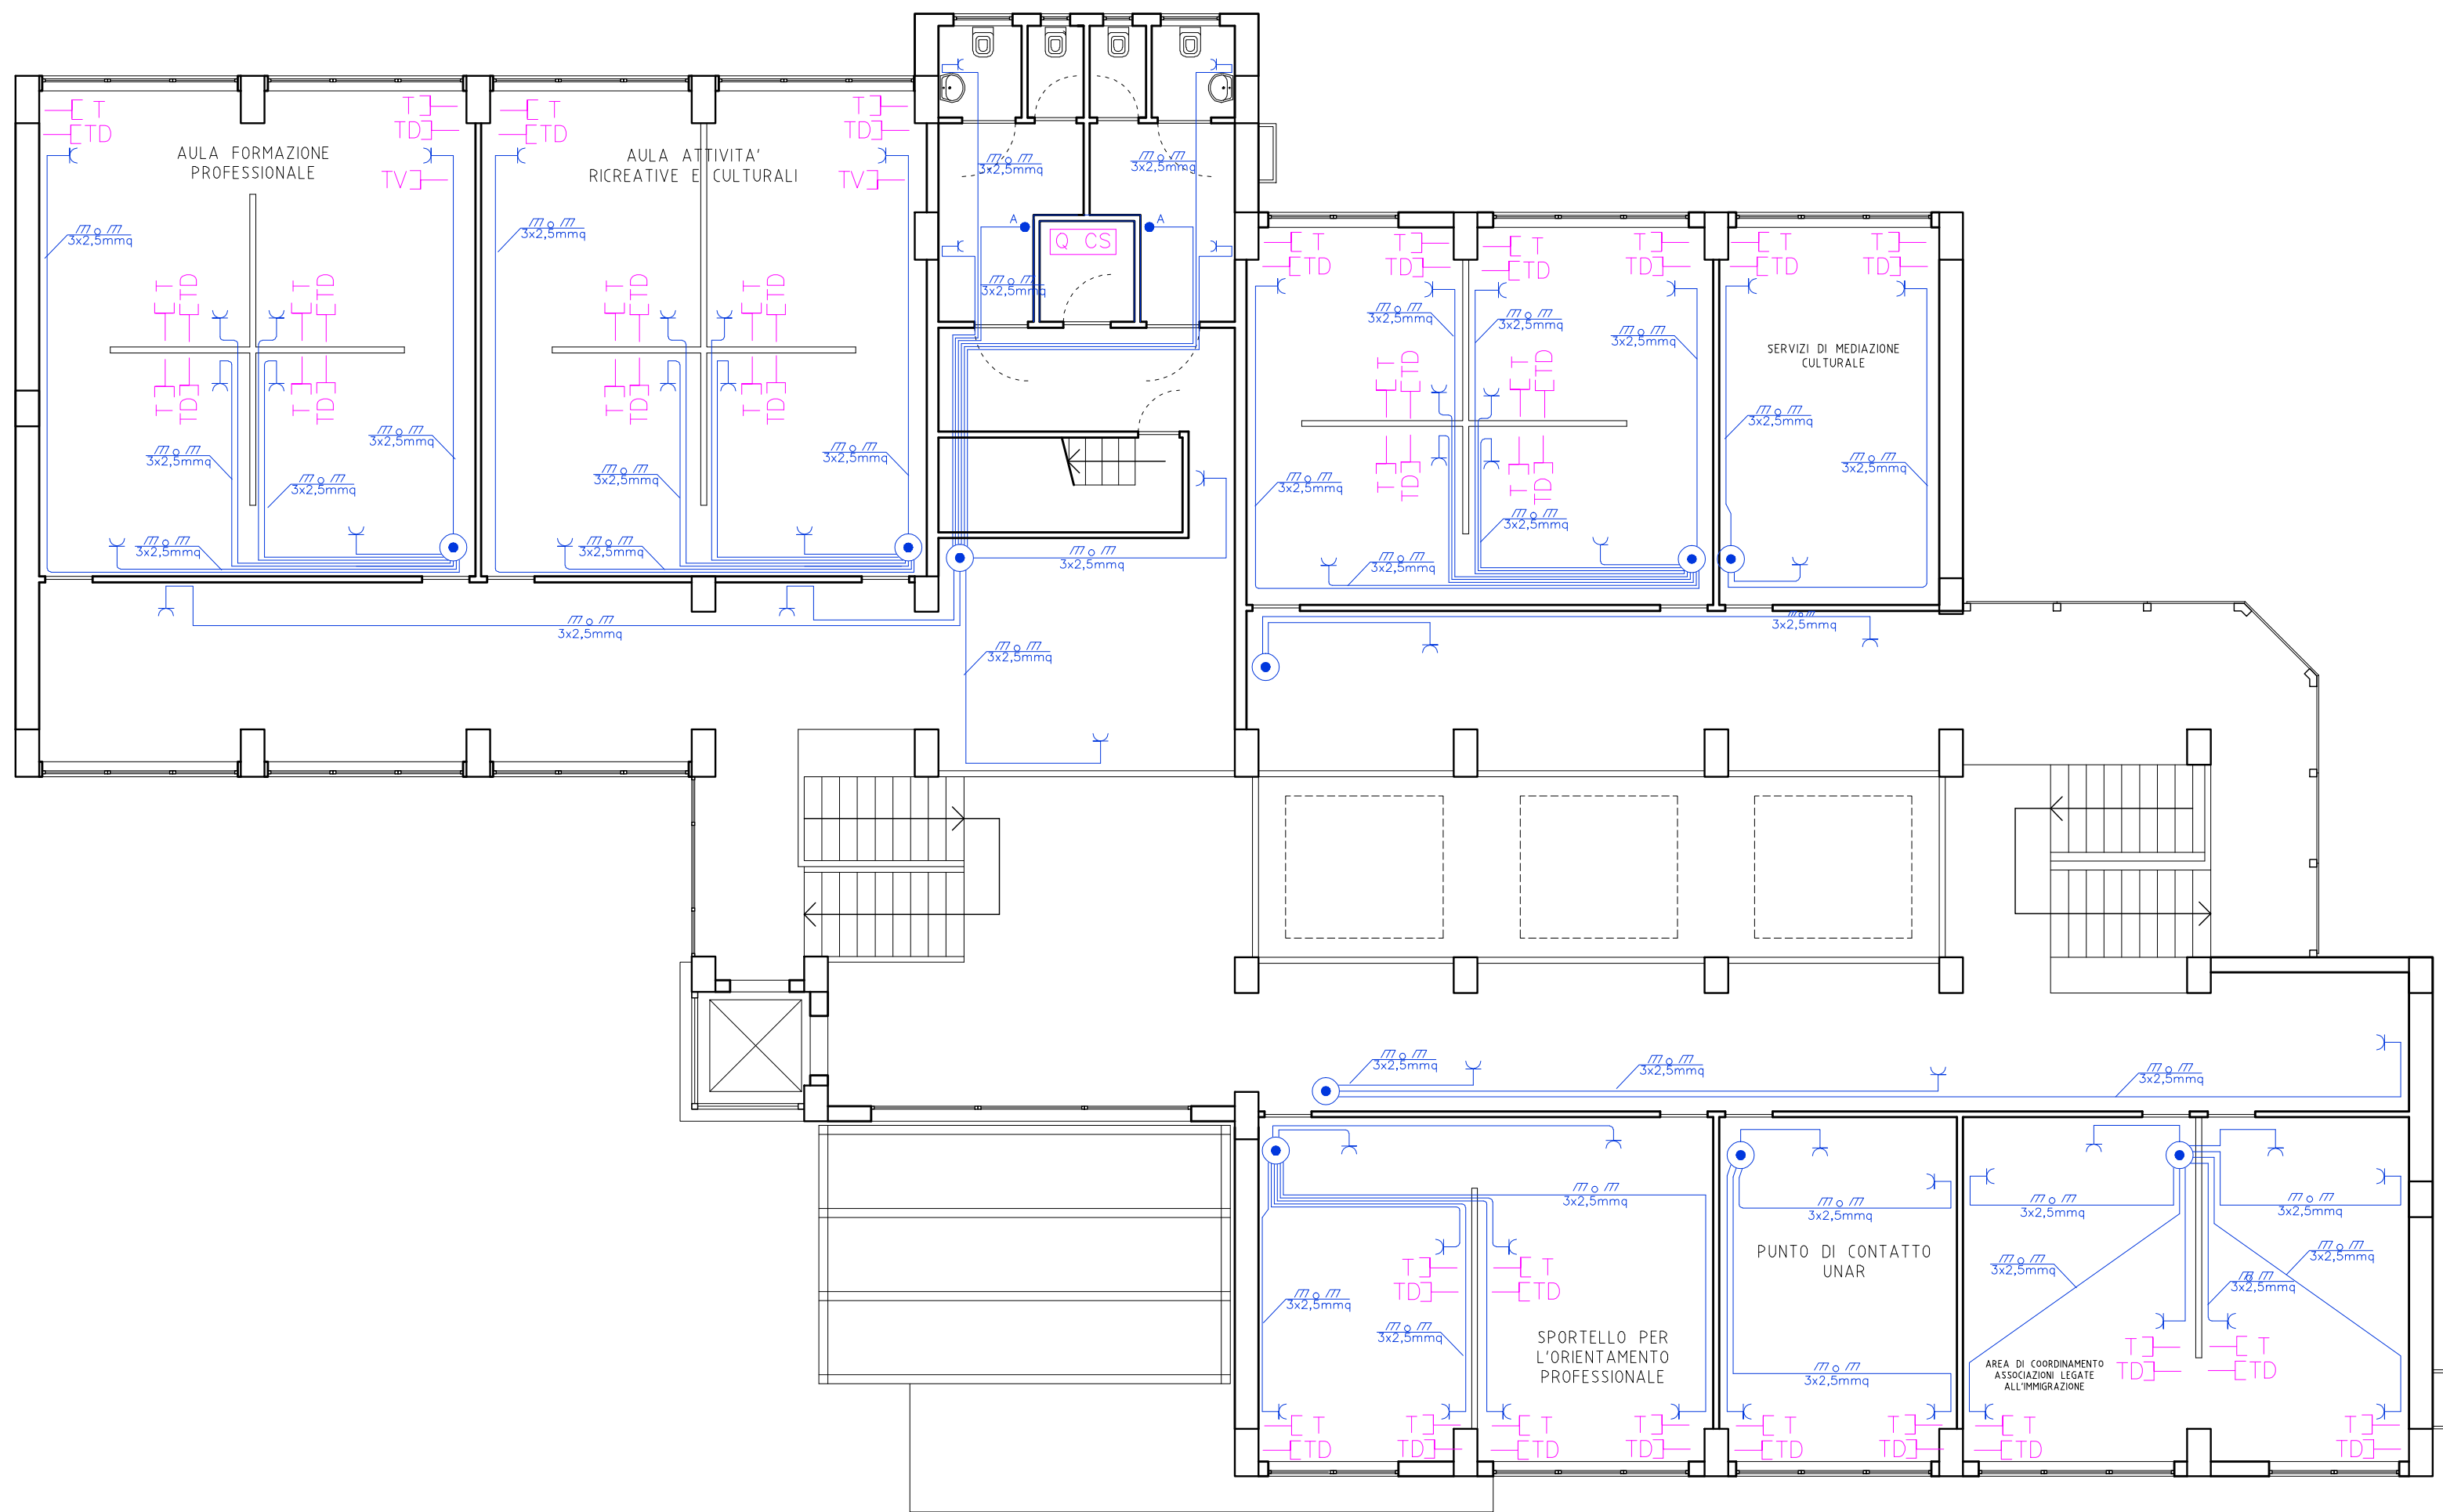

PIANO TERRA

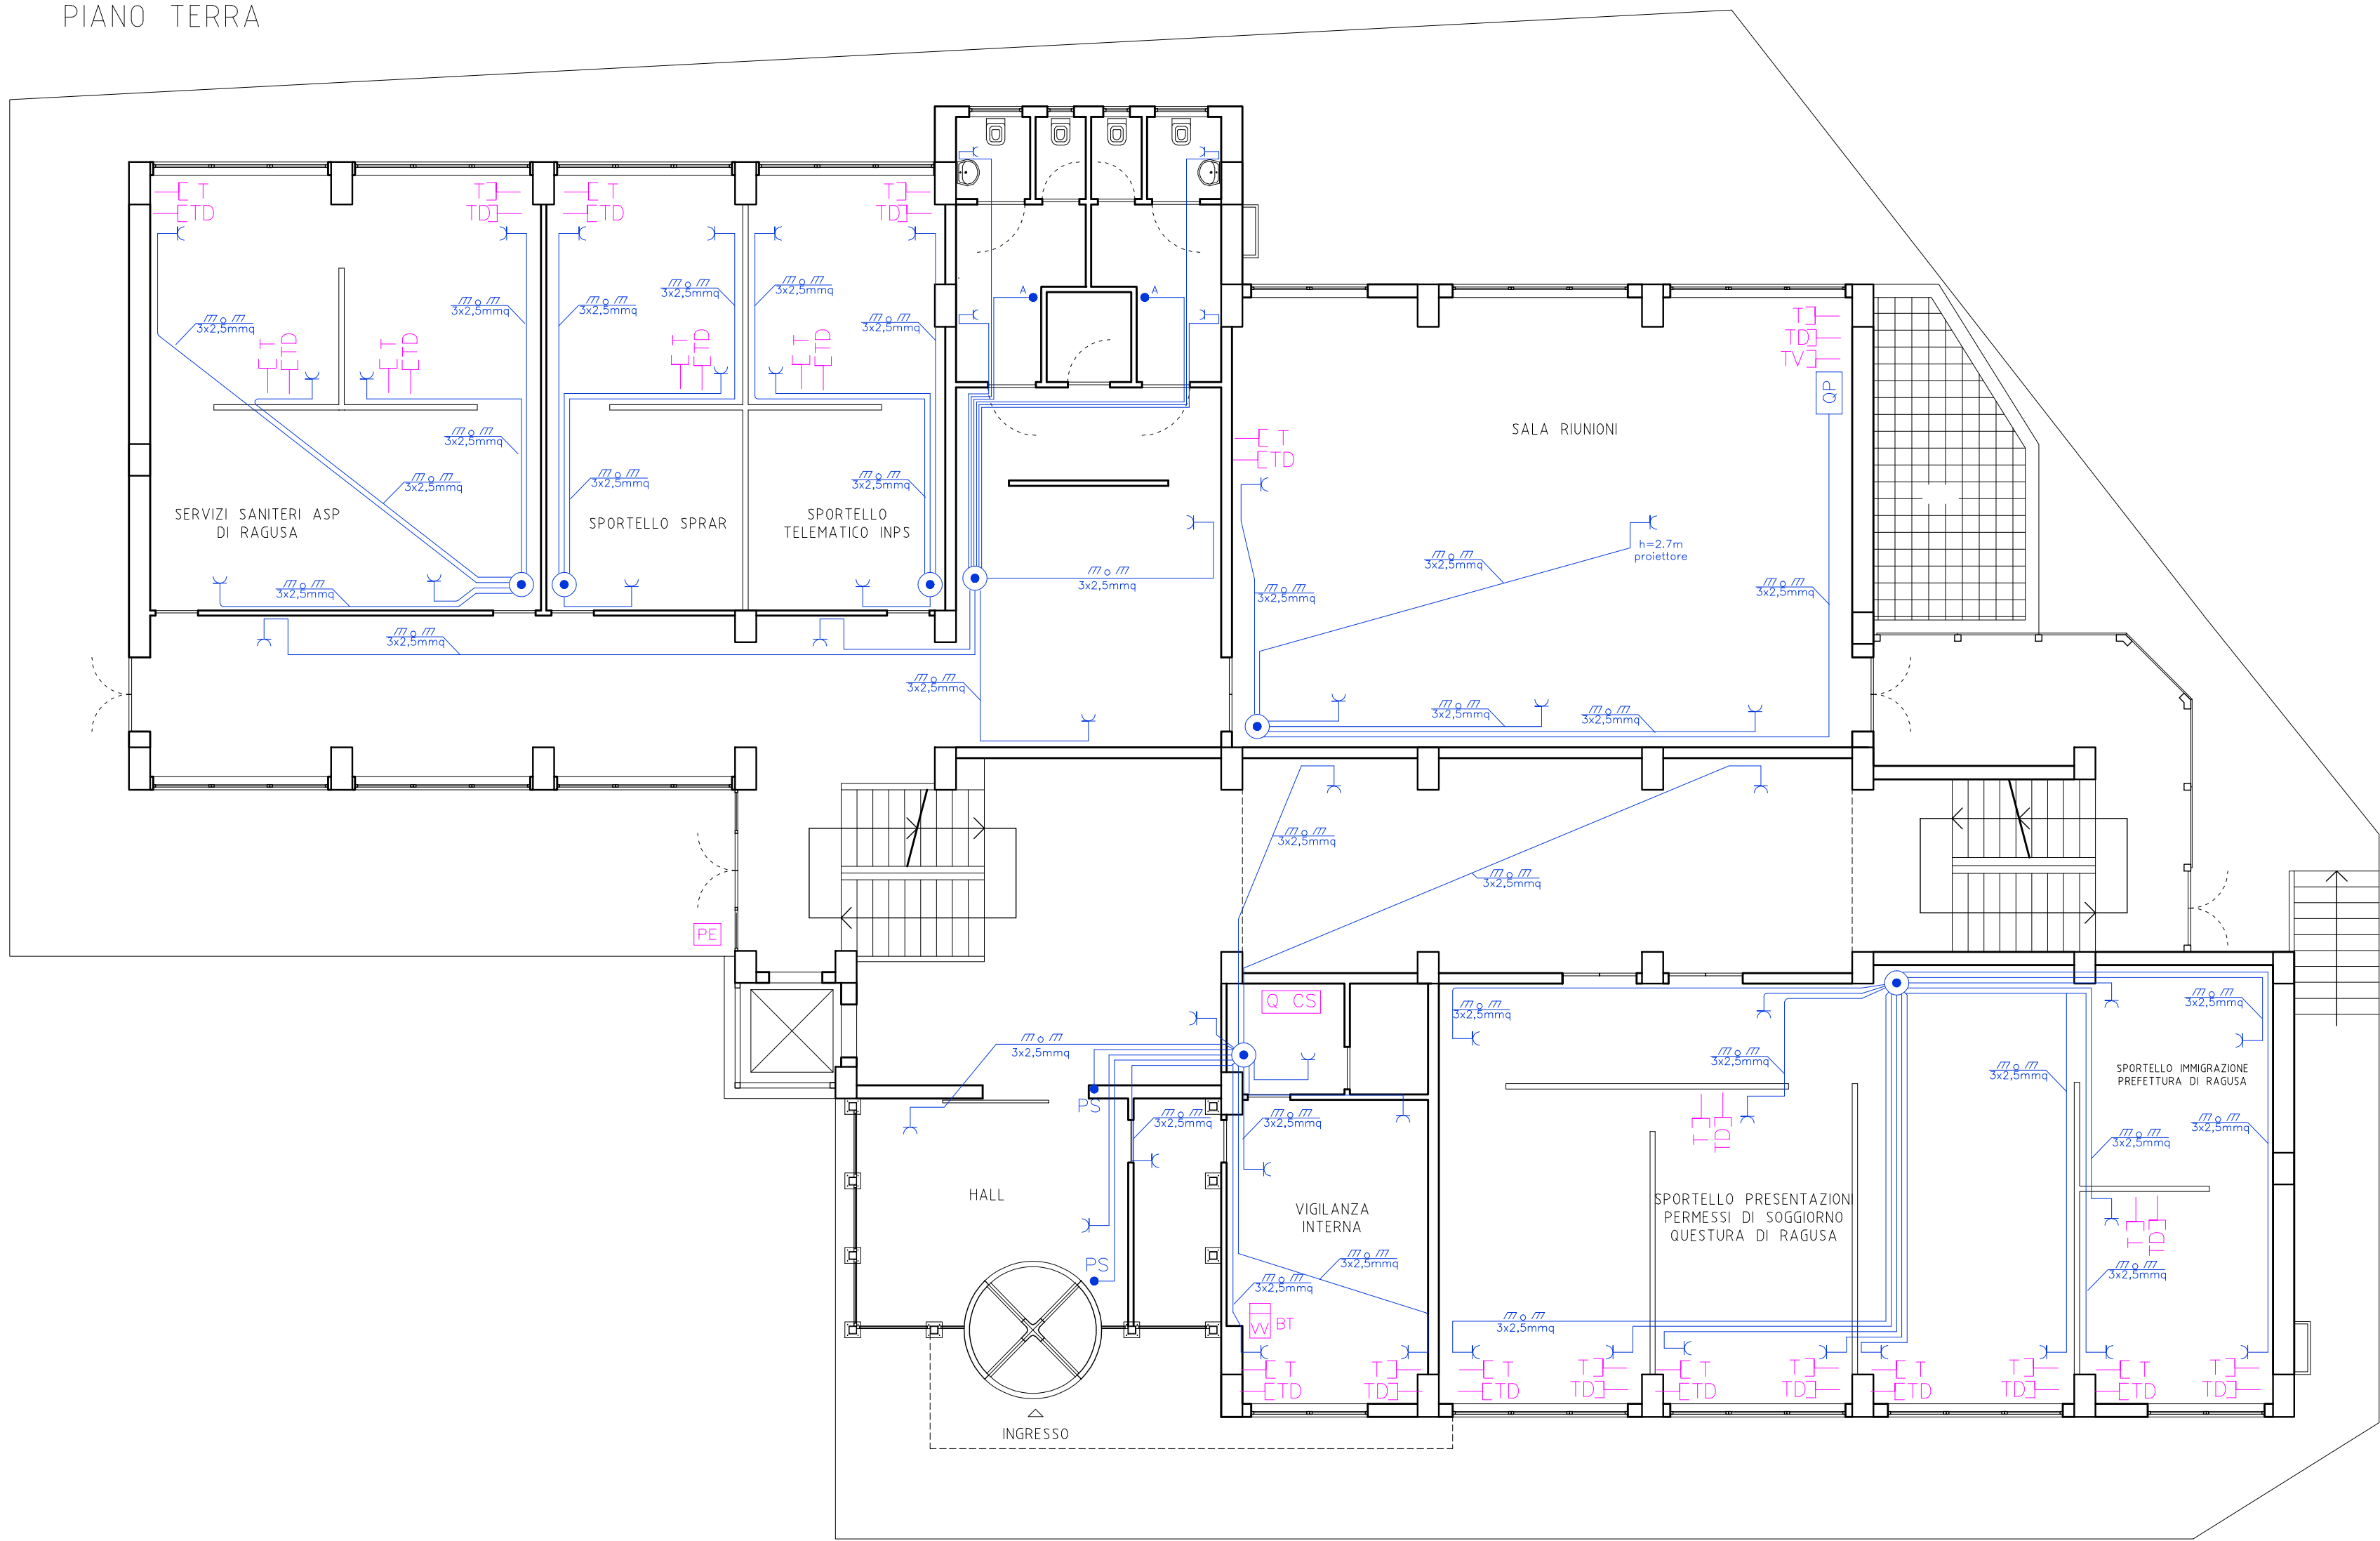

LEGENDA SEGNI GRAFICI	
	PRESA BIVALENTE - 10-16A - SU SCATOLA 503E
	0. PRESE - 24 MODULI - 2 FILE - TIPO F105P-24D FILA 1: 10 MODULI - 5P-16A-10A-10A - 2 PRESE FILA 2: 10 MODULI - 5P-16A-10A-10A - 2 PRESE
	ALIMENTAZIONE PORTA SCORREVOLE
	SCATOLA DI DERIVAZIONE
	ASCIUGAMANI ELETTRICO
	PRESA TELEFONICA RJ 45 - CAVO UTP 6E
	PRESA TRASMISSIONE DATI RJ 45 - CAVO UTP 6E
	ARMADIO CABLAGGIO STRUTTURATO 600x800x2100 PREDISPOSTO PER 42 UNITA' RACK
	PRESA TV
	POSTO ESTERNO CON MODULO AUDIO
	POSTO INTERNO BASE TAVOLO