



## COMUNE DI RAGUSA

UFFICIO TECNICO  
INTERVENTO DI MIGLIORAMENTO SISMICO DELL'EDIFICIO COMUNALE DI  
VIA M. SPADOLA ADIBITO A SEDE DELLA PROTEZIONE CIVILE E DELLA  
POLIZIA COMUNALE - IMPORTO € 493.386,80

### PROGETTO ESECUTIVO

#### I PROGETTISTI

Ing. Giuseppe Corallo

Geom. Franco Civello

#### SCALA

1:100

#### TAVOLA

9

#### ELABORATO: PLANIMETRIA INTERFERENZE - STATO DI FATTO

COMUNE DI RAGUSA  
SETTORE V  
Progetto esecutivo verificato ai sensi degli  
art. 52 e 53 D.P.R. 207/2010.  
Ragusa

Il responsabile della verifica  
(geom. Giorgio Iacono)

Il R.U.P.  
ing. Michele Scarpulla

COMUNE DI RAGUSA  
SETTORE V  
Progetto esecutivo validato ai sensi e per  
gli effetti dell'art. 55 del D.P.R. 207/2010  
per l'importo complessivo di € 493.386,80  
Ragusa

Il responsabile della verifica  
(geom. Giorgio Iacono)

Il R.U.P.  
ing. Michele Scarpulla

FOGNATURA ACQUE BIANCHE

FOGNATURA ACQUE NERE


RETE GAS

IMPIANTO ANTINCENDIO

FIBRA OTTICA

RETE ELETTRICA

## CORTILE

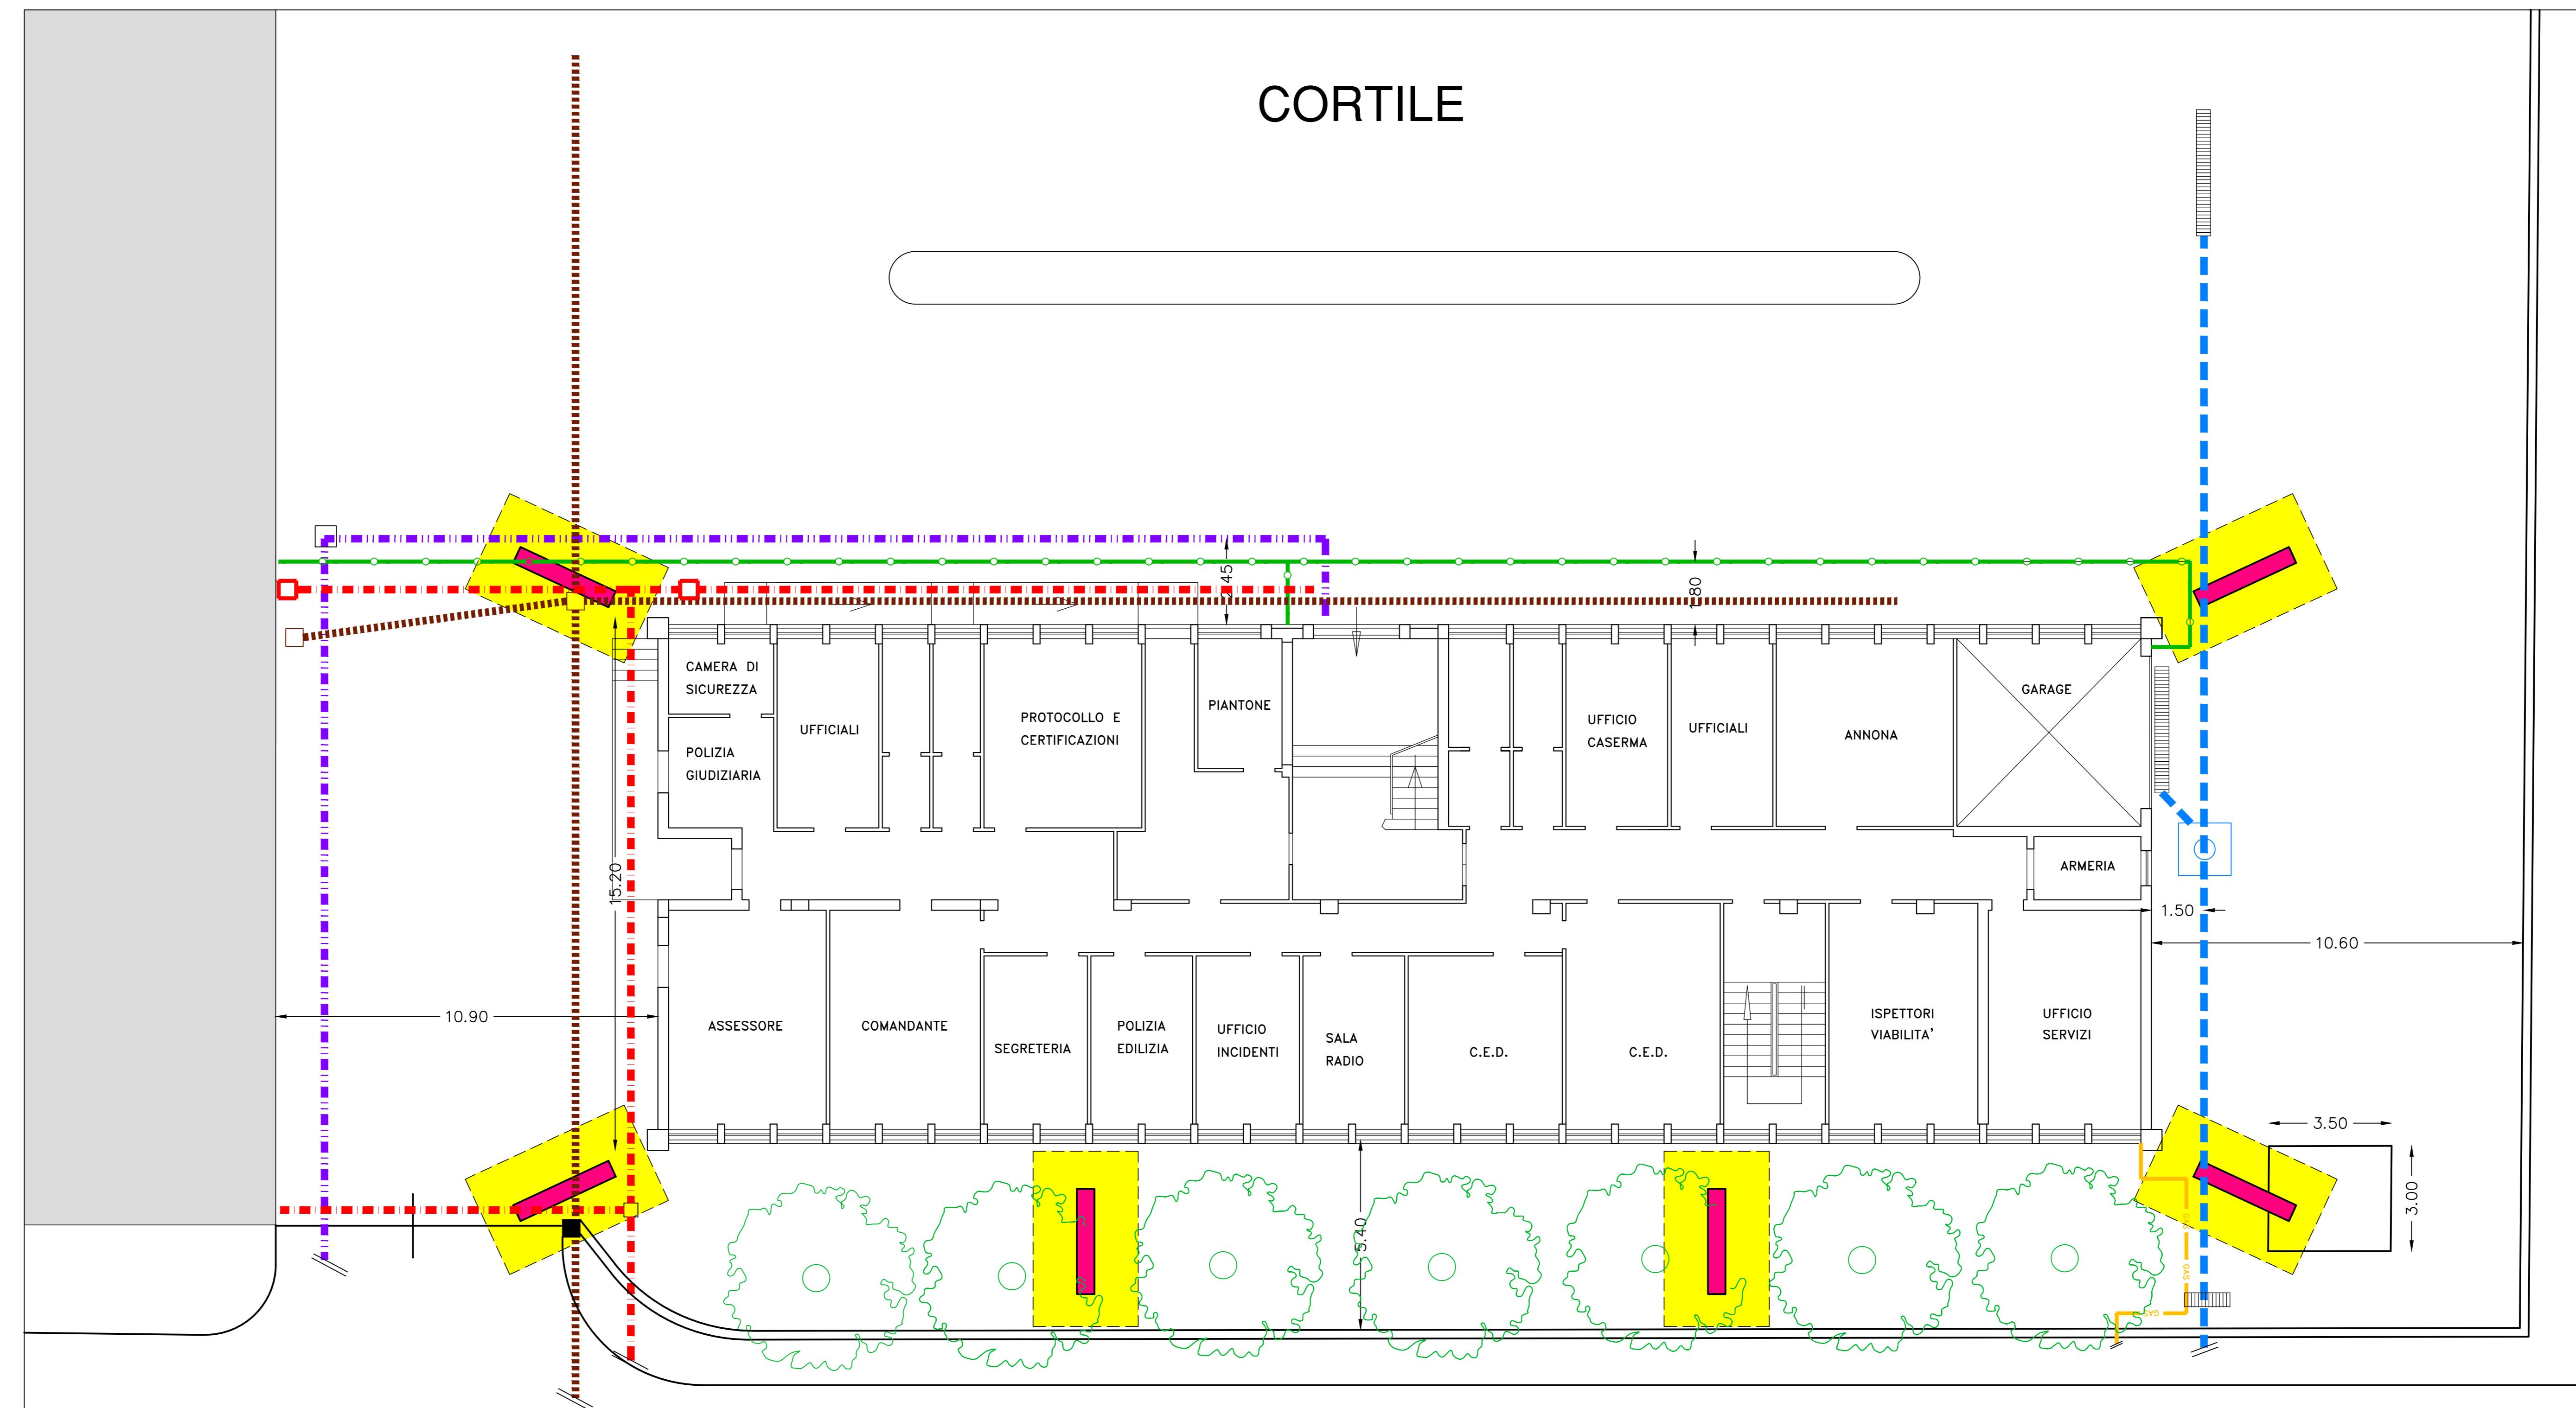

VIA M. SPADOLA